



非消防图例表						
序号	符号	设备名称	型号规格	单位	数量	安装方式
1		配电箱	非 标	台	8	见系统图；落地安装时间0H时槽钢防腐100mm
2		照明配电箱	非 标	台	7	挂墙明装 距地1.5m
3		LED灯	2X28W	盏		吊顶嵌入式安装
4		冷库专用LED灯	2X28W	盏		吊顶嵌入式安装
5		安全型安装3孔插座	250V,10A	个	179	安装距地0.3m
6		暗装单极开关	<~250V 10A	个	142	暗装 距地1.3m
7		暗装双极开关	<~250V 10A	个	20	暗装 距地1.3m
8		换气扇	详见图纸	个	5	详见图纸
9		换气扇（自带开关）	详见图纸	个	8	详见图纸
10		断路器	详见系统图标注	个	35	安装距地1.5m
11		带开关安全型3孔插座	250V,10A	个	2	安装距地2.2m
12		电控箱	设备自带	个	3	安装距地新风风机机组附近壁装m
13						
14						
15						
16						
17						
18						






消防图例表						
序号	符号	设备名称	型号规格	单位	数量	安装方式
1		配电箱	非 标	台	3	见系统图；落地安装时间0H时槽钢防腐100mm
2		照明配电箱	非 标	台	217	挂墙明装 距地1.5m
3		诱导灯	36V,1W,防护等级IP31，中照	盏	127	壁装 距地0.5m
4		安全出口灯	36V,1W,防护等级IP31，中照	盏	42	门上方10cm壁装
5		应急灯	36V,5W,防护等级IP31，中照	盏	247	吸顶安装
6		诱导灯（双面）	36V,1W，中照，防护等级IP31	盏	51	吊装距地2.4m
7		暗装单极开关	<~250V 10A	个	142	暗装 距地1.3m
8		诱导灯（向前）	36V,1W，中照，防护等级IP31	盏	4	吊装距地2.4m
9		LED灯	2X28W	盏		吊顶嵌入式安装
10		总等电位端子箱	加工制造	个	20	明装 距地0.5m
11		消防电话	GST-LD-8309	个	28	距地2.0m挂墙明装
12		总线短路隔离器	GST-LD-8321	个	100	设于消防接线端子箱或控制柜内，每个最多安装32个点
13		火灾显示盘（显示器）	ZF-500	个	56	挂墙明装，距地1.3m
14		输入模块	见系统图	个	100	被控设备附近距顶0.3m明装或吸顶安装
15		输出模块	见系统图	个	100	被控设备附近距顶0.3m明装或吸顶安装
16		输入输出模块	见系统图	个	100	被控设备附近距顶0.3m明装或吸顶安装
17		模块箱	见系统图	个	30	被控设备附近距顶0.3m明装或吸顶安装
18		脚踏探测器	JTY-GD-G3	个	8543	吸顶安装
19		手动报警按钮（带电话插孔）	J-SAP-8402	个	112	明装 距地1.3m
20		消防栓起泵按钮	GST-LD-8404	个	156	消防箱内安装
21		声光报警器	HX-M8501/2	个	224	明装 距地2.5m
22		消防专用电话	GST-TS-100A	个	15	明装 距地1.4m
23		应急灯	36V,5W,防护等级IP67，中照	盏	118	壁装距地2.5m
24		A型应急照明集中电源	详见系统图	台	2	详见系统图
25		A型安全出口标志灯	1W,36V，中照，防护等级IP31	盏	155	门框上方明装 H+0.2m
26						
27						
28						
29						
30						
31						
32						
33						
34						
35						
36						
37						
38						

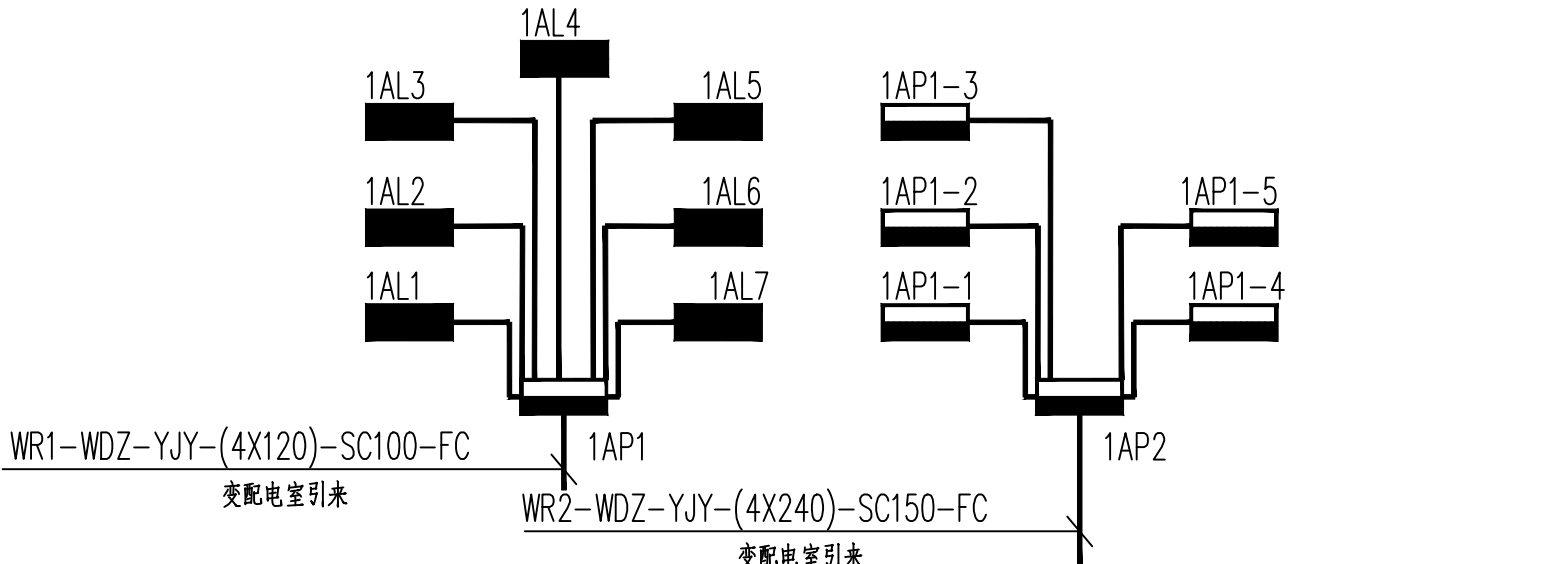

非消防电气竖向系统图

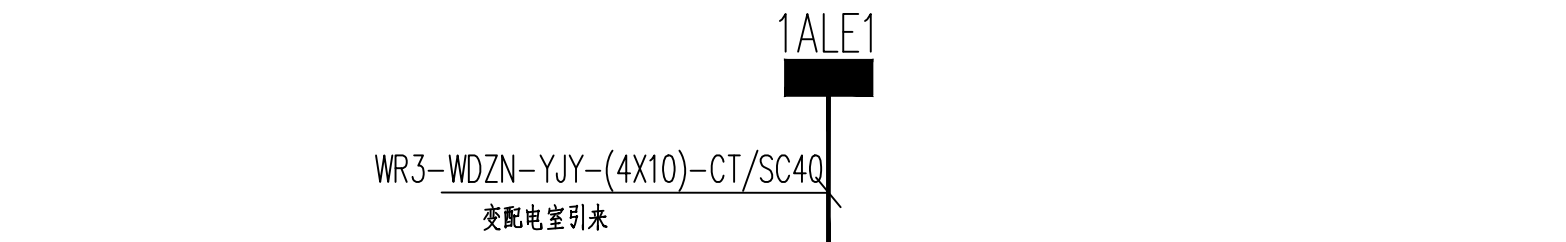

消防电气竖向系统图

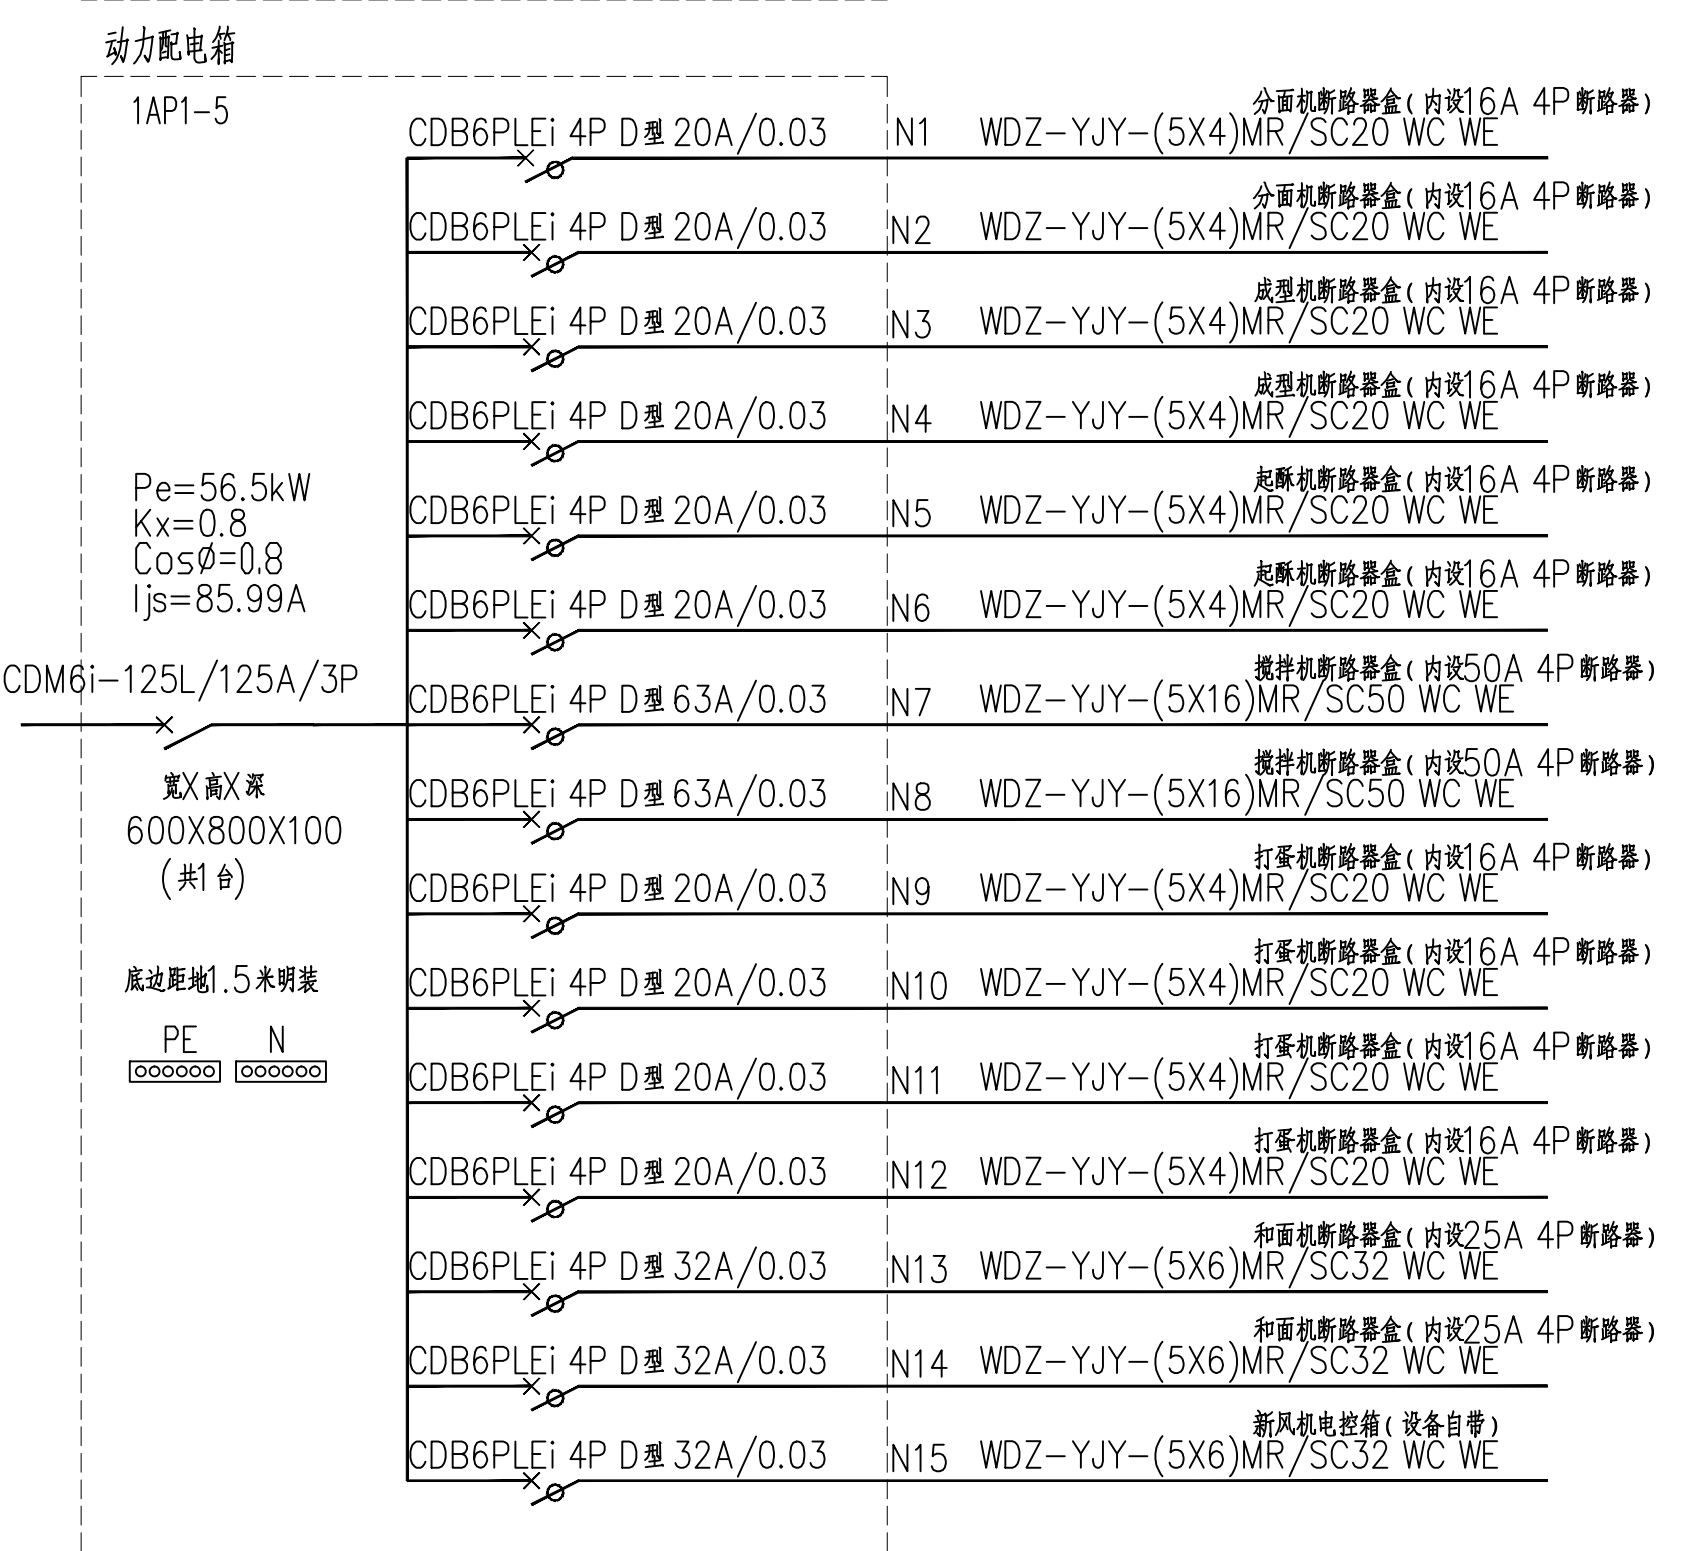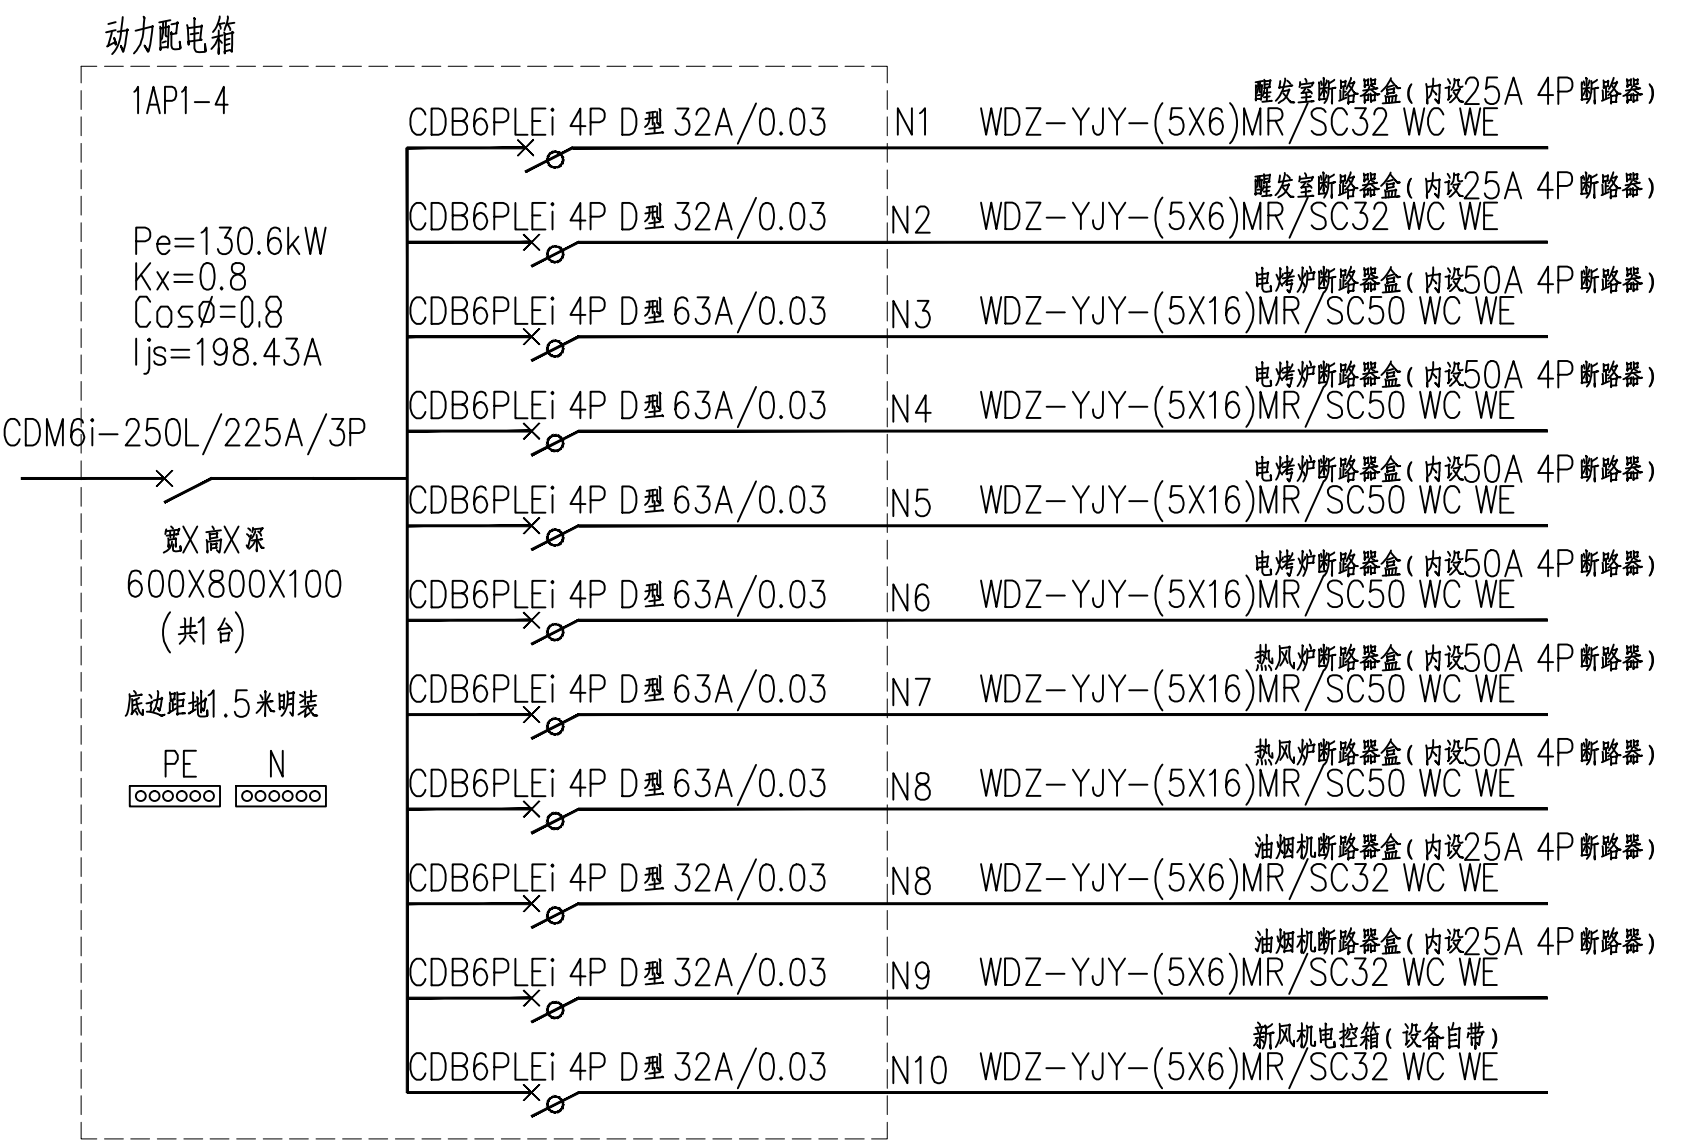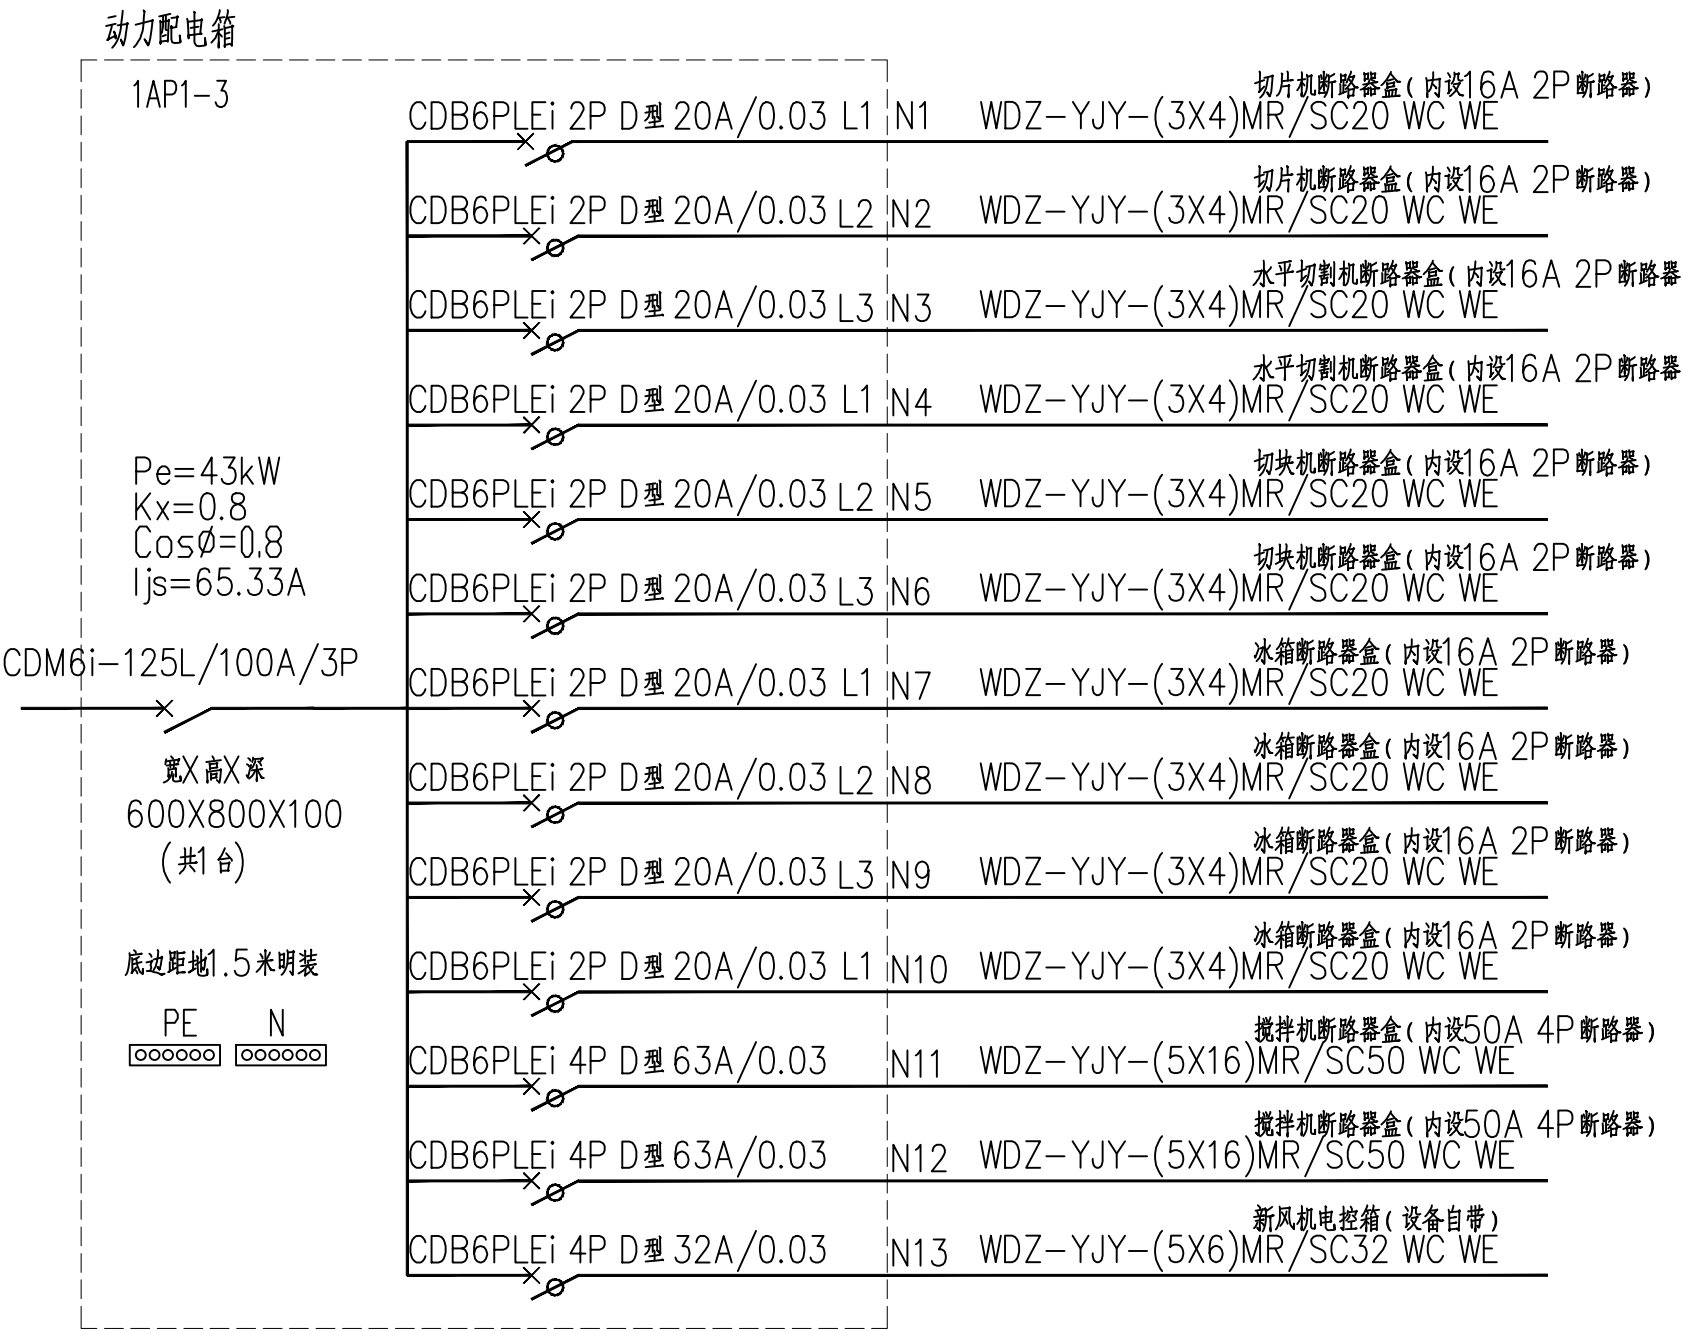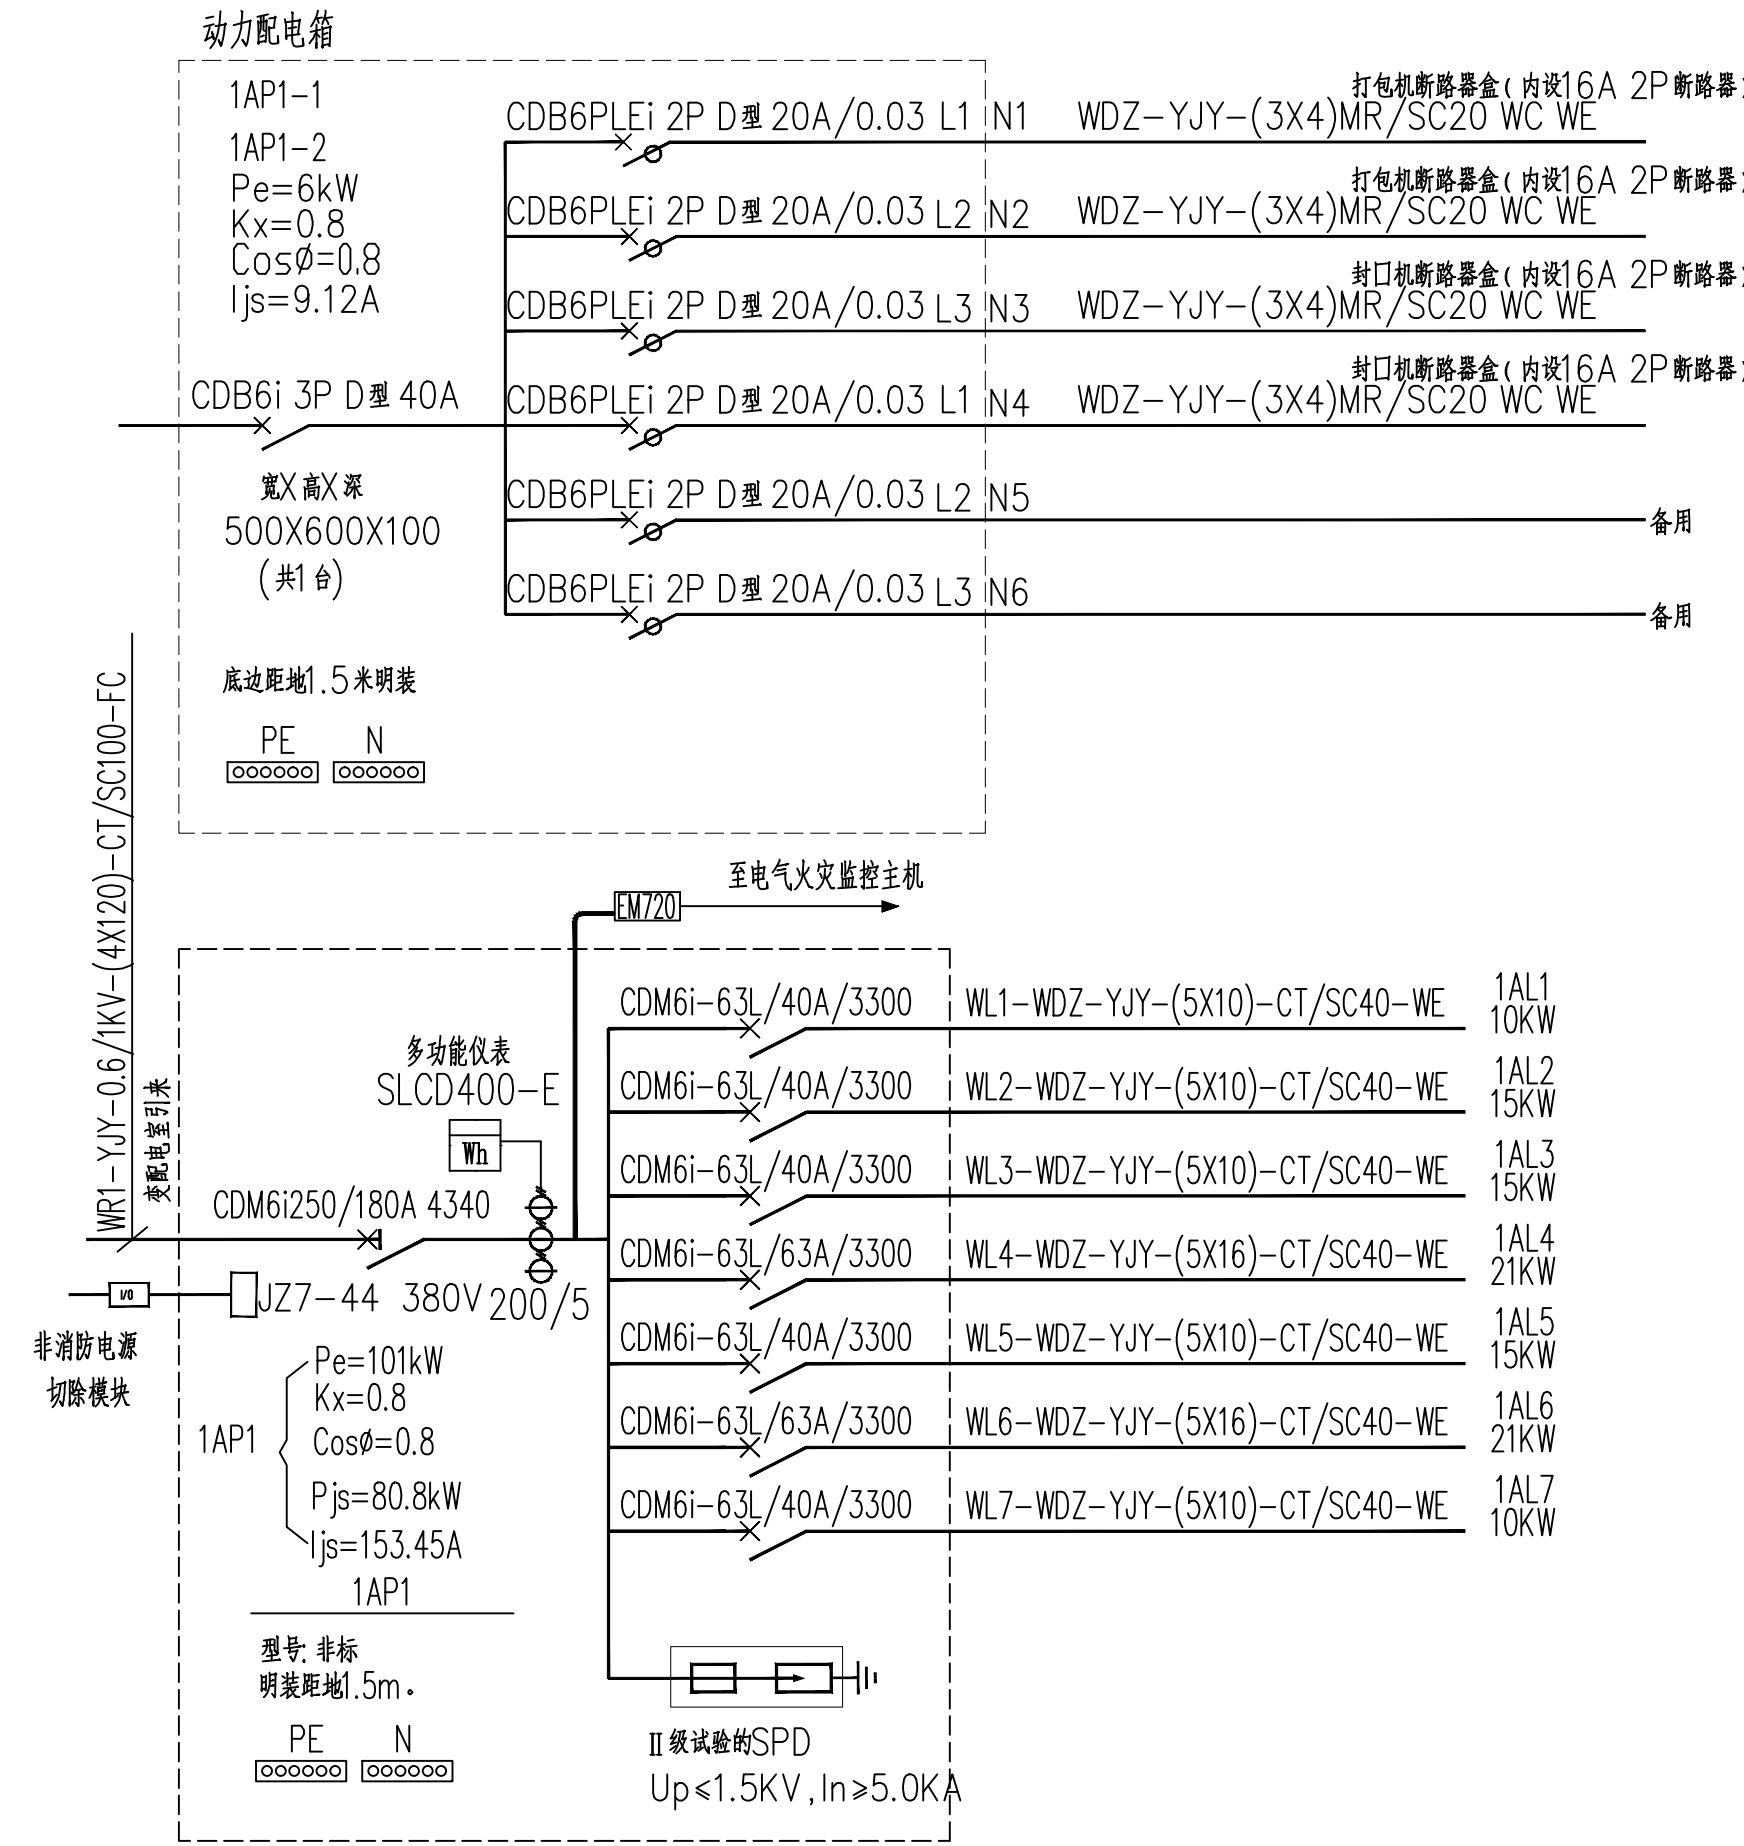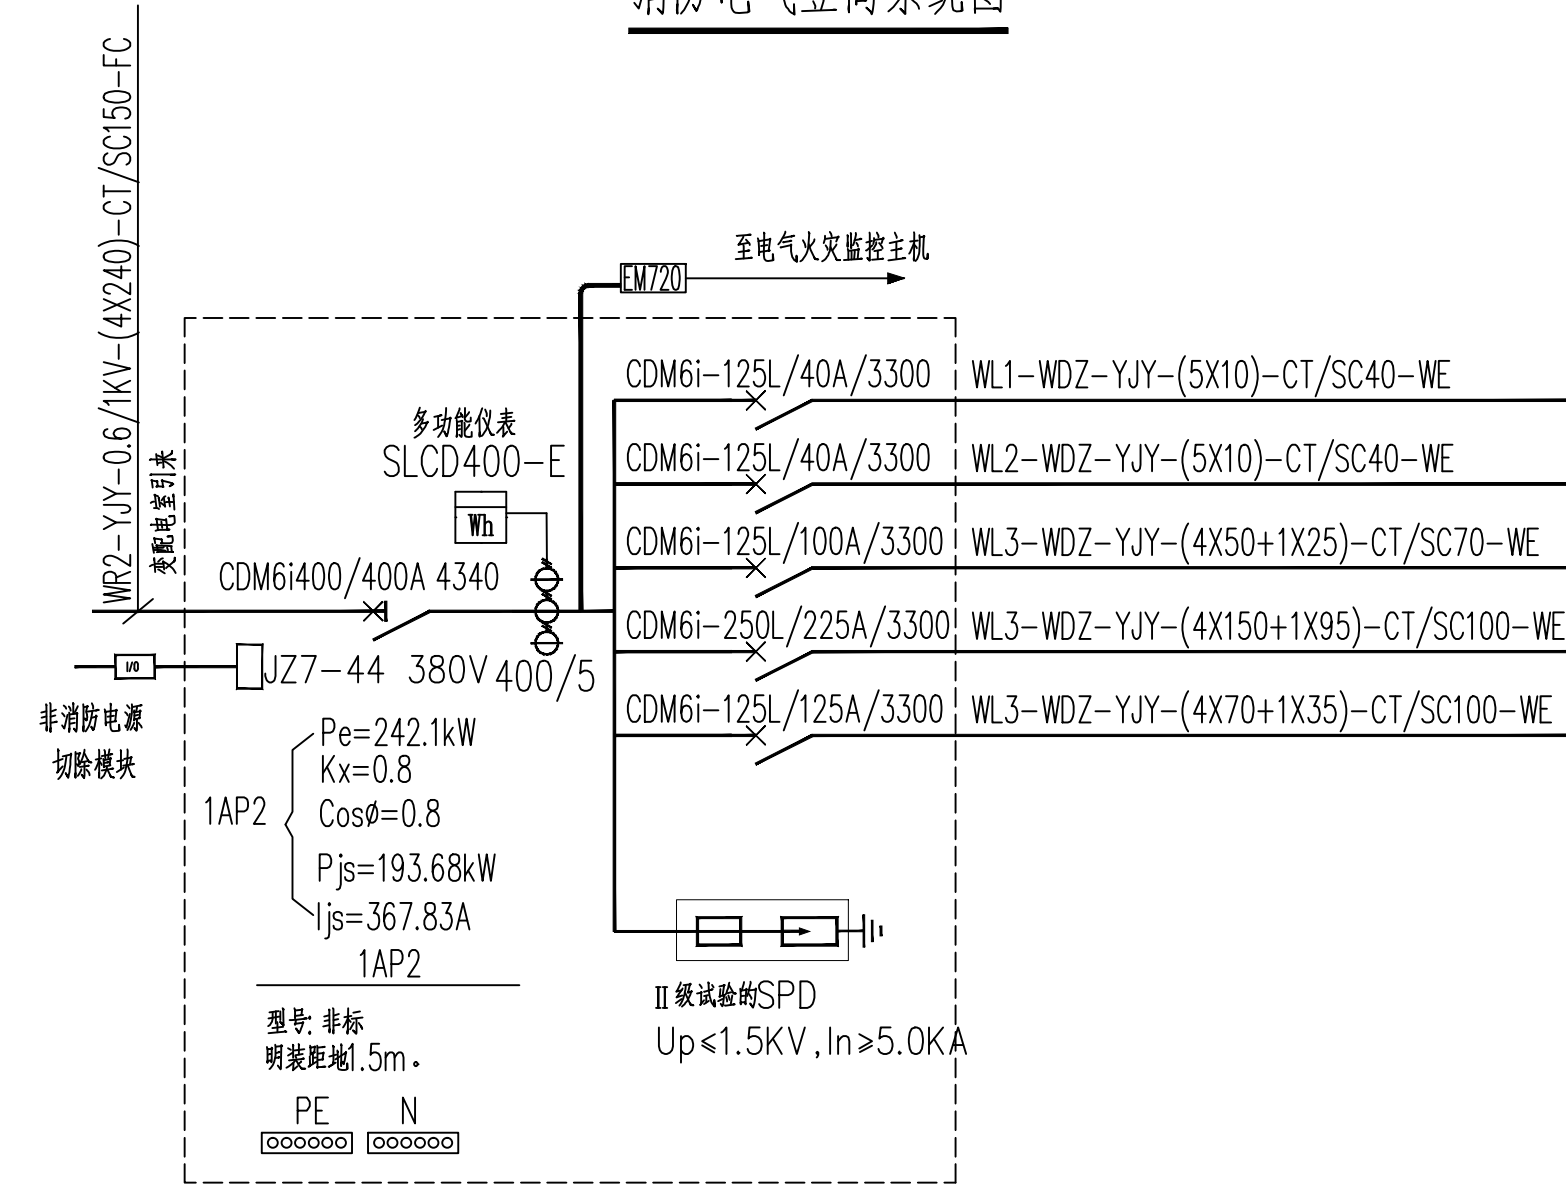

CCPM 建筑设计
CCPM Engineering Consulting Co., Ltd.
证书编号: A241005571

版权所有 THIS DRAWING IS COPYRIGHT
CONTRACTORS SHALL WORK FROM FIGURED DIMENSIONS ONLY
施工时须以标注尺寸为准
CONTRACTORS MUST CHECK ALL DIMENSIONS ON SITE
如有不符须立即通知设计单位
DISCREPANCIES MUST BE REPORTED IMMEDIATELY TO ARCHITECTS
特别声明:
本图未加盖我公司正式出图专用章时图纸无效,不得用于施工。
本图未经当地施工图审查机构审查通过,不得用于施工。

备注/NOTES

印鉴栏/SEAL

建设单位/CLIENT
项目/PROJECT
2024年淇县西岗镇迁民村食品加工厂项目
项目编号/PROJECT NO.
CCPM/YZ-E13-JZ2024-0017
子项名称/ITEM
生产车间

审定 APPROVER	黄春晓	
审核 VERIFIER	苏济归	
项目负责人 PROJECT DIRECTOR	石占峰	
专业负责人 DISCIPLINE HEAD	苏济归	
校对 PROOFREADER	钱育东	
设计 DESIGNER	胡有振	
制图 DRAWER	胡有振	

图名/DRAWING TITLE
图例：电气系统图一

设计阶段 STAGE	施工图	图号 SHEET NO.	14
专业 DISCIPLINE	电气	比例 SCALE	1:100
日期 DATE	2024.05	版次 VERSION	A版