

版权所有 THIS DRAWING IS COPYRIGHT
施工时须以标注尺寸为准
CONTRACTORS SHALL WORK FROM FIGURED DIMENSIONS ONLY
施工单位须现场校核尺寸
CONTRACTORS MUST CHECK ALL DIMENSIONS ON SITE
如有不符须立即通知设计单位
DISCREPANCIES MUST BE REPORTED IMMEDIATELY TO ARCHITECTS
特别声明:
本图未加盖我公司正式出图专用章时图纸无效,不得用于施工。
本图未经当地施工图审查机构审查通过,不得用于施工。
备注/NOTES

印鉴栏/SEAL

建设单位/CLIENT

淇县西岗镇人民政府

项目名称/PROJECT

2024年淇县西岗镇迁民村食品加工厂项目

项目编号/PROJECT NO.

CCPM/YZ-E13-JZ2024-0017

子项名称/ITEM

生产车间

审定

黄春晓

审核

苏济归

项目负责人

石占锋

专业负责人

苏济归

校对

钱育东

设计

胡有振

制图

胡有振

图名/DRAWING TITLE

室外消防弱电管线布置总平面图

设计阶段

施工图

图号

24

专业

电气

比例



1:200

日期

2024.05

版次

A版

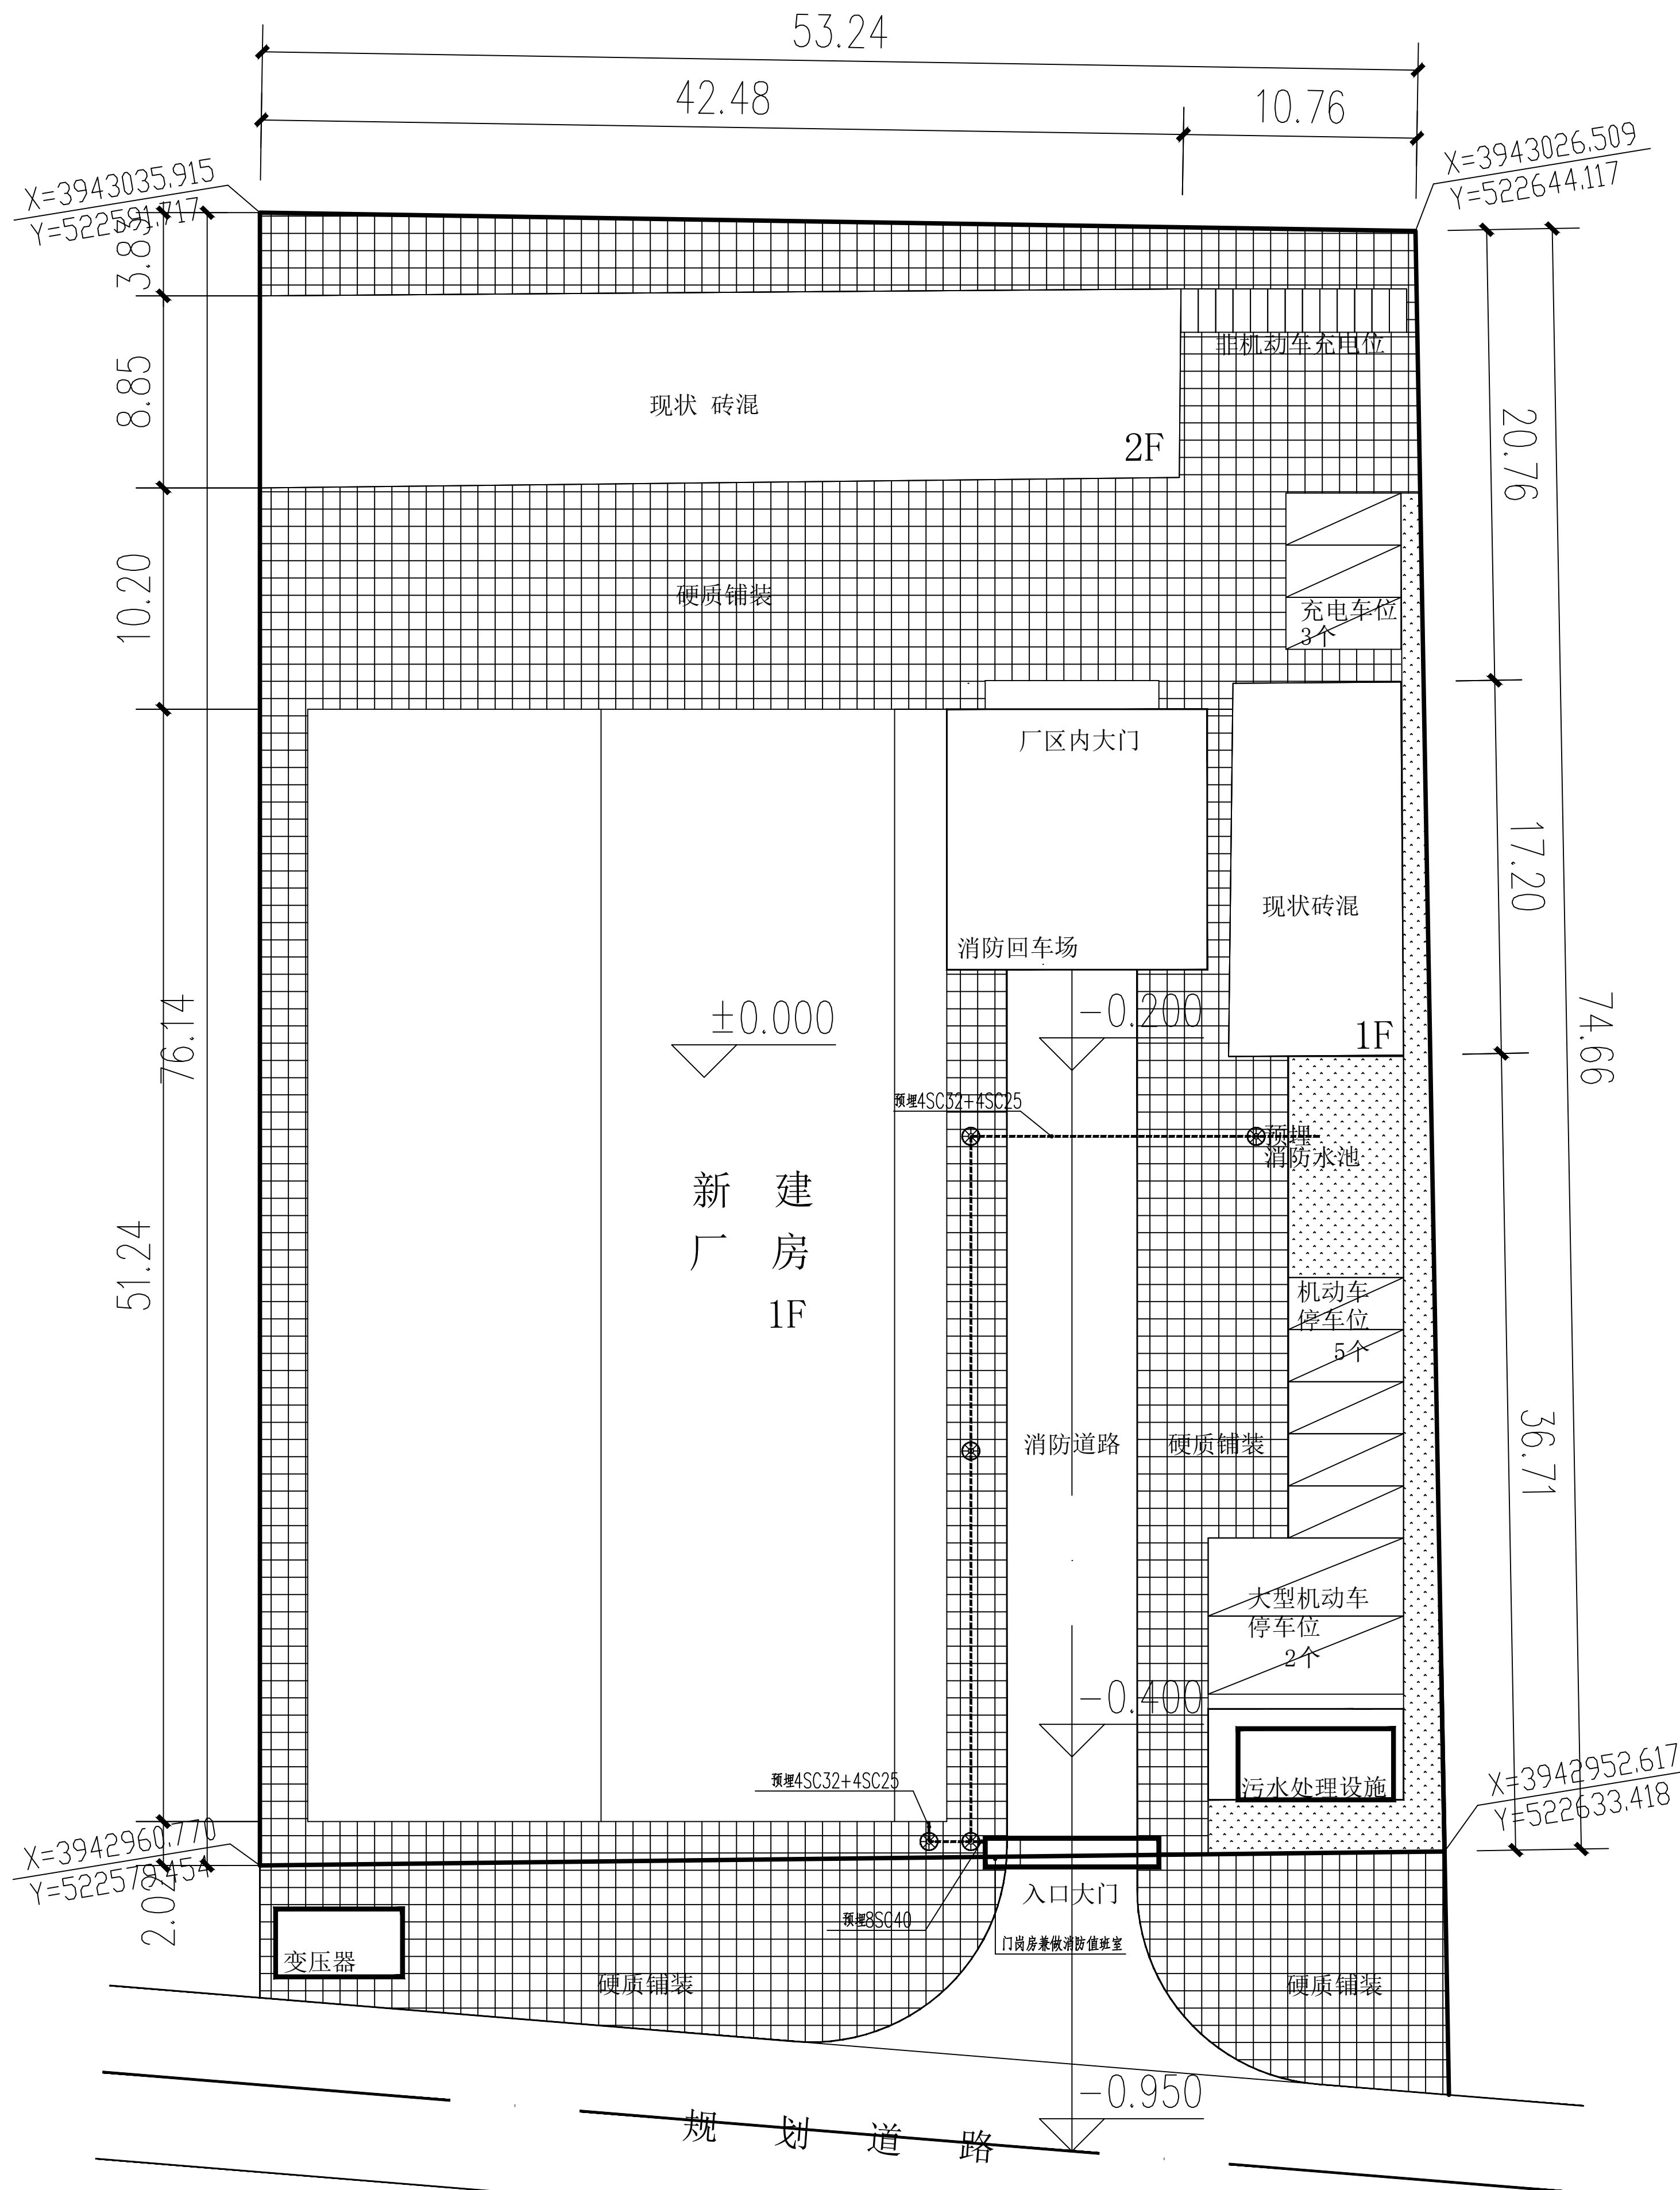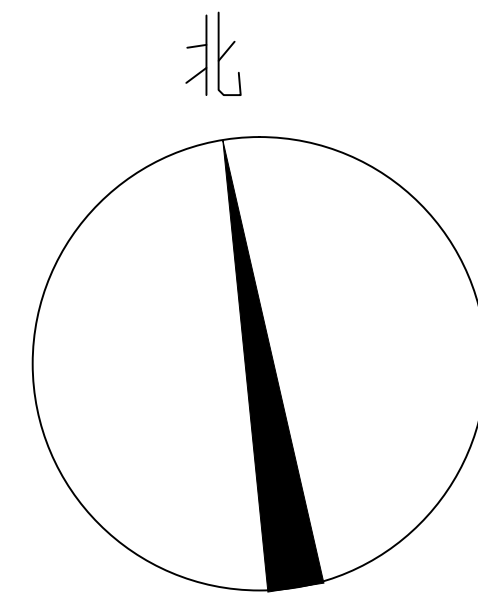

室外消防弱电管线布置总平面图 1:500

⊙800x800x1100mm 砖砌线缆手孔井 (盖板可过车), 做法参照08D800-7第59~61页, 余同