
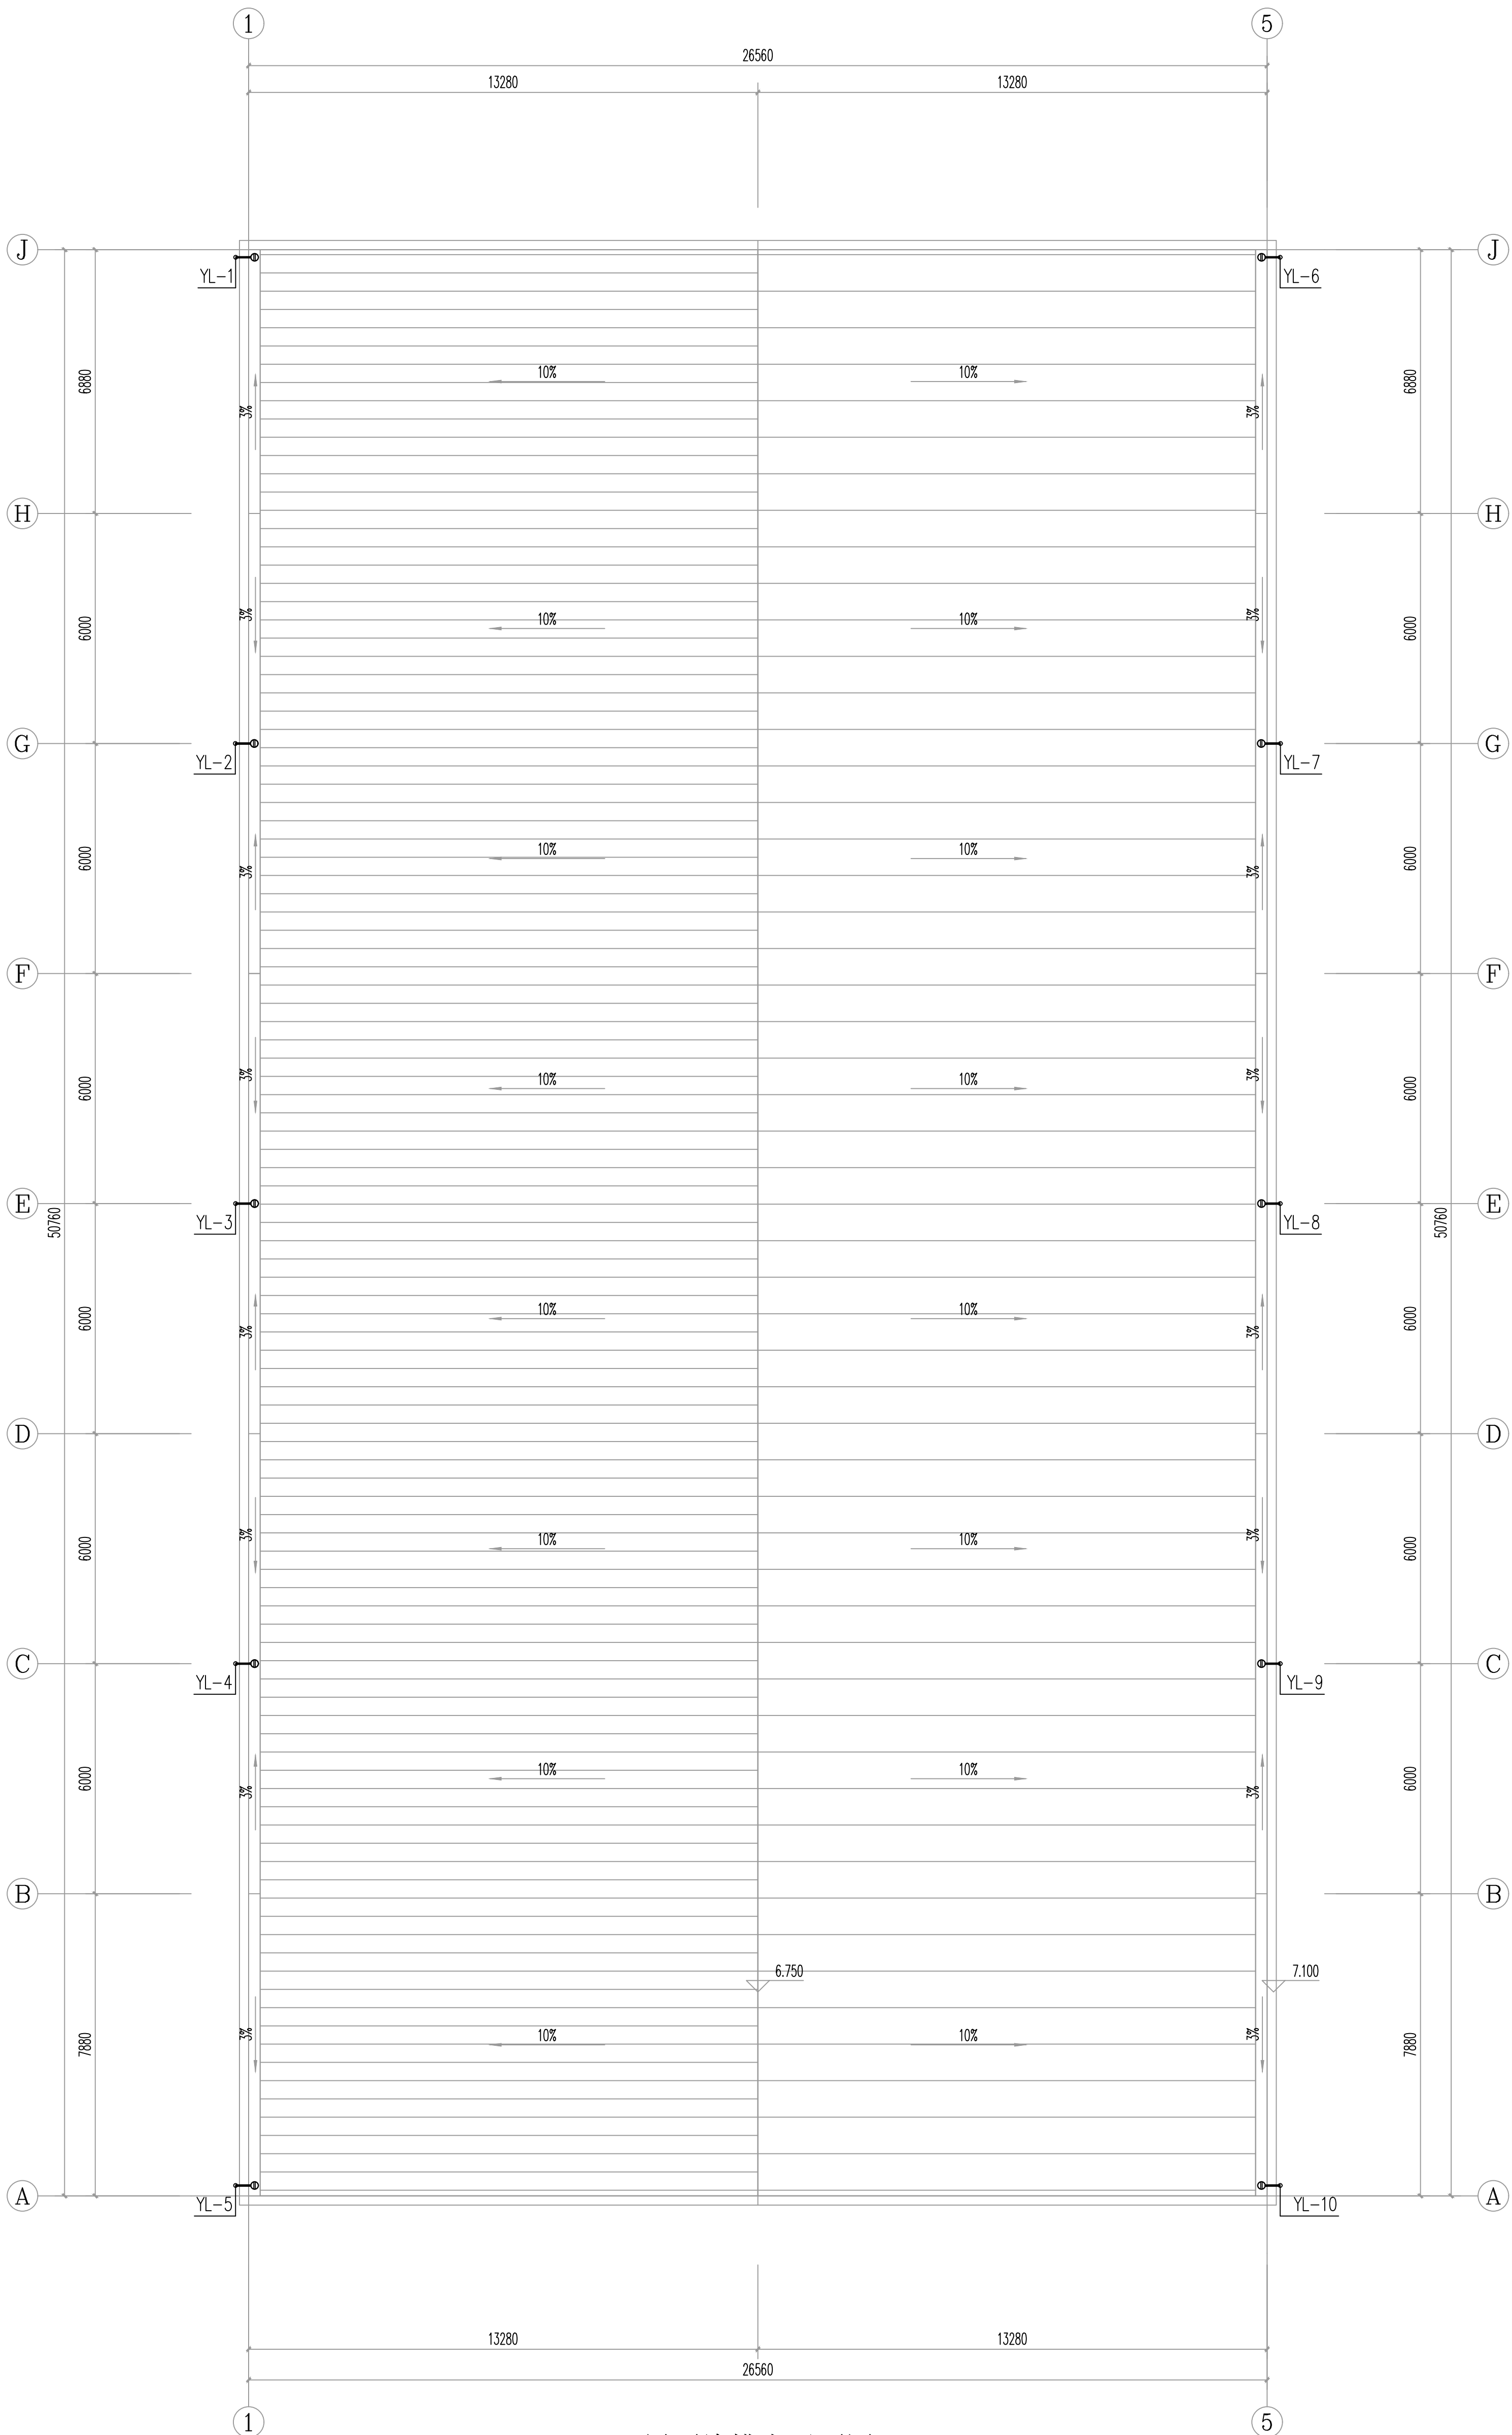


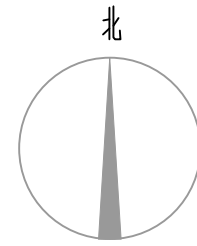

屋面给排水平面图 1:100

建设单位/CLIENT		涪陵西郊镇人民政府	
项目名称/PROJECT		2024年涪陵西郊镇江村食品加工厂项目	
项目编号/PROJECT NO.		024WJ-EJ-3-JZ024-0017	
子项名称/ITEM		生产车间	
审批	审批人	审批人	审批人
审核	审核人	审核人	审核人
设计	设计人	设计人	设计人
校对	校对	校对	校对
制图	制图	制图	制图
审核	审核	审核	审核
专业负责人	专业负责人	专业负责人	专业负责人
设计	设计	设计	设计
审核	审核	审核	审核
校对	校对	校对	校对
制图	制图	制图	制图

设计阶段	施工图	图号	06
专业	给排水	比例	1:100
日期	2024.05	版次	A版
审核		审核	