



版权所有 THIS DRAWING IS COPYRIGHT
施工时须以标注尺寸为准
CONTRACTORS SHALL WORK FROM FIGURED DIMENSIONS ONLY
施工单位须严格按图施工
DISCREPANCIES MUST BE REPORTED IMMEDIATELY TO ARCHITECTS
如有不符须立即通知设计单位
特别声明:
本图未经我公司正式盖章时, 不得用于施工。
本图未经当地施工图审查机构审查通过, 不得用于施工。
备注/NOTES

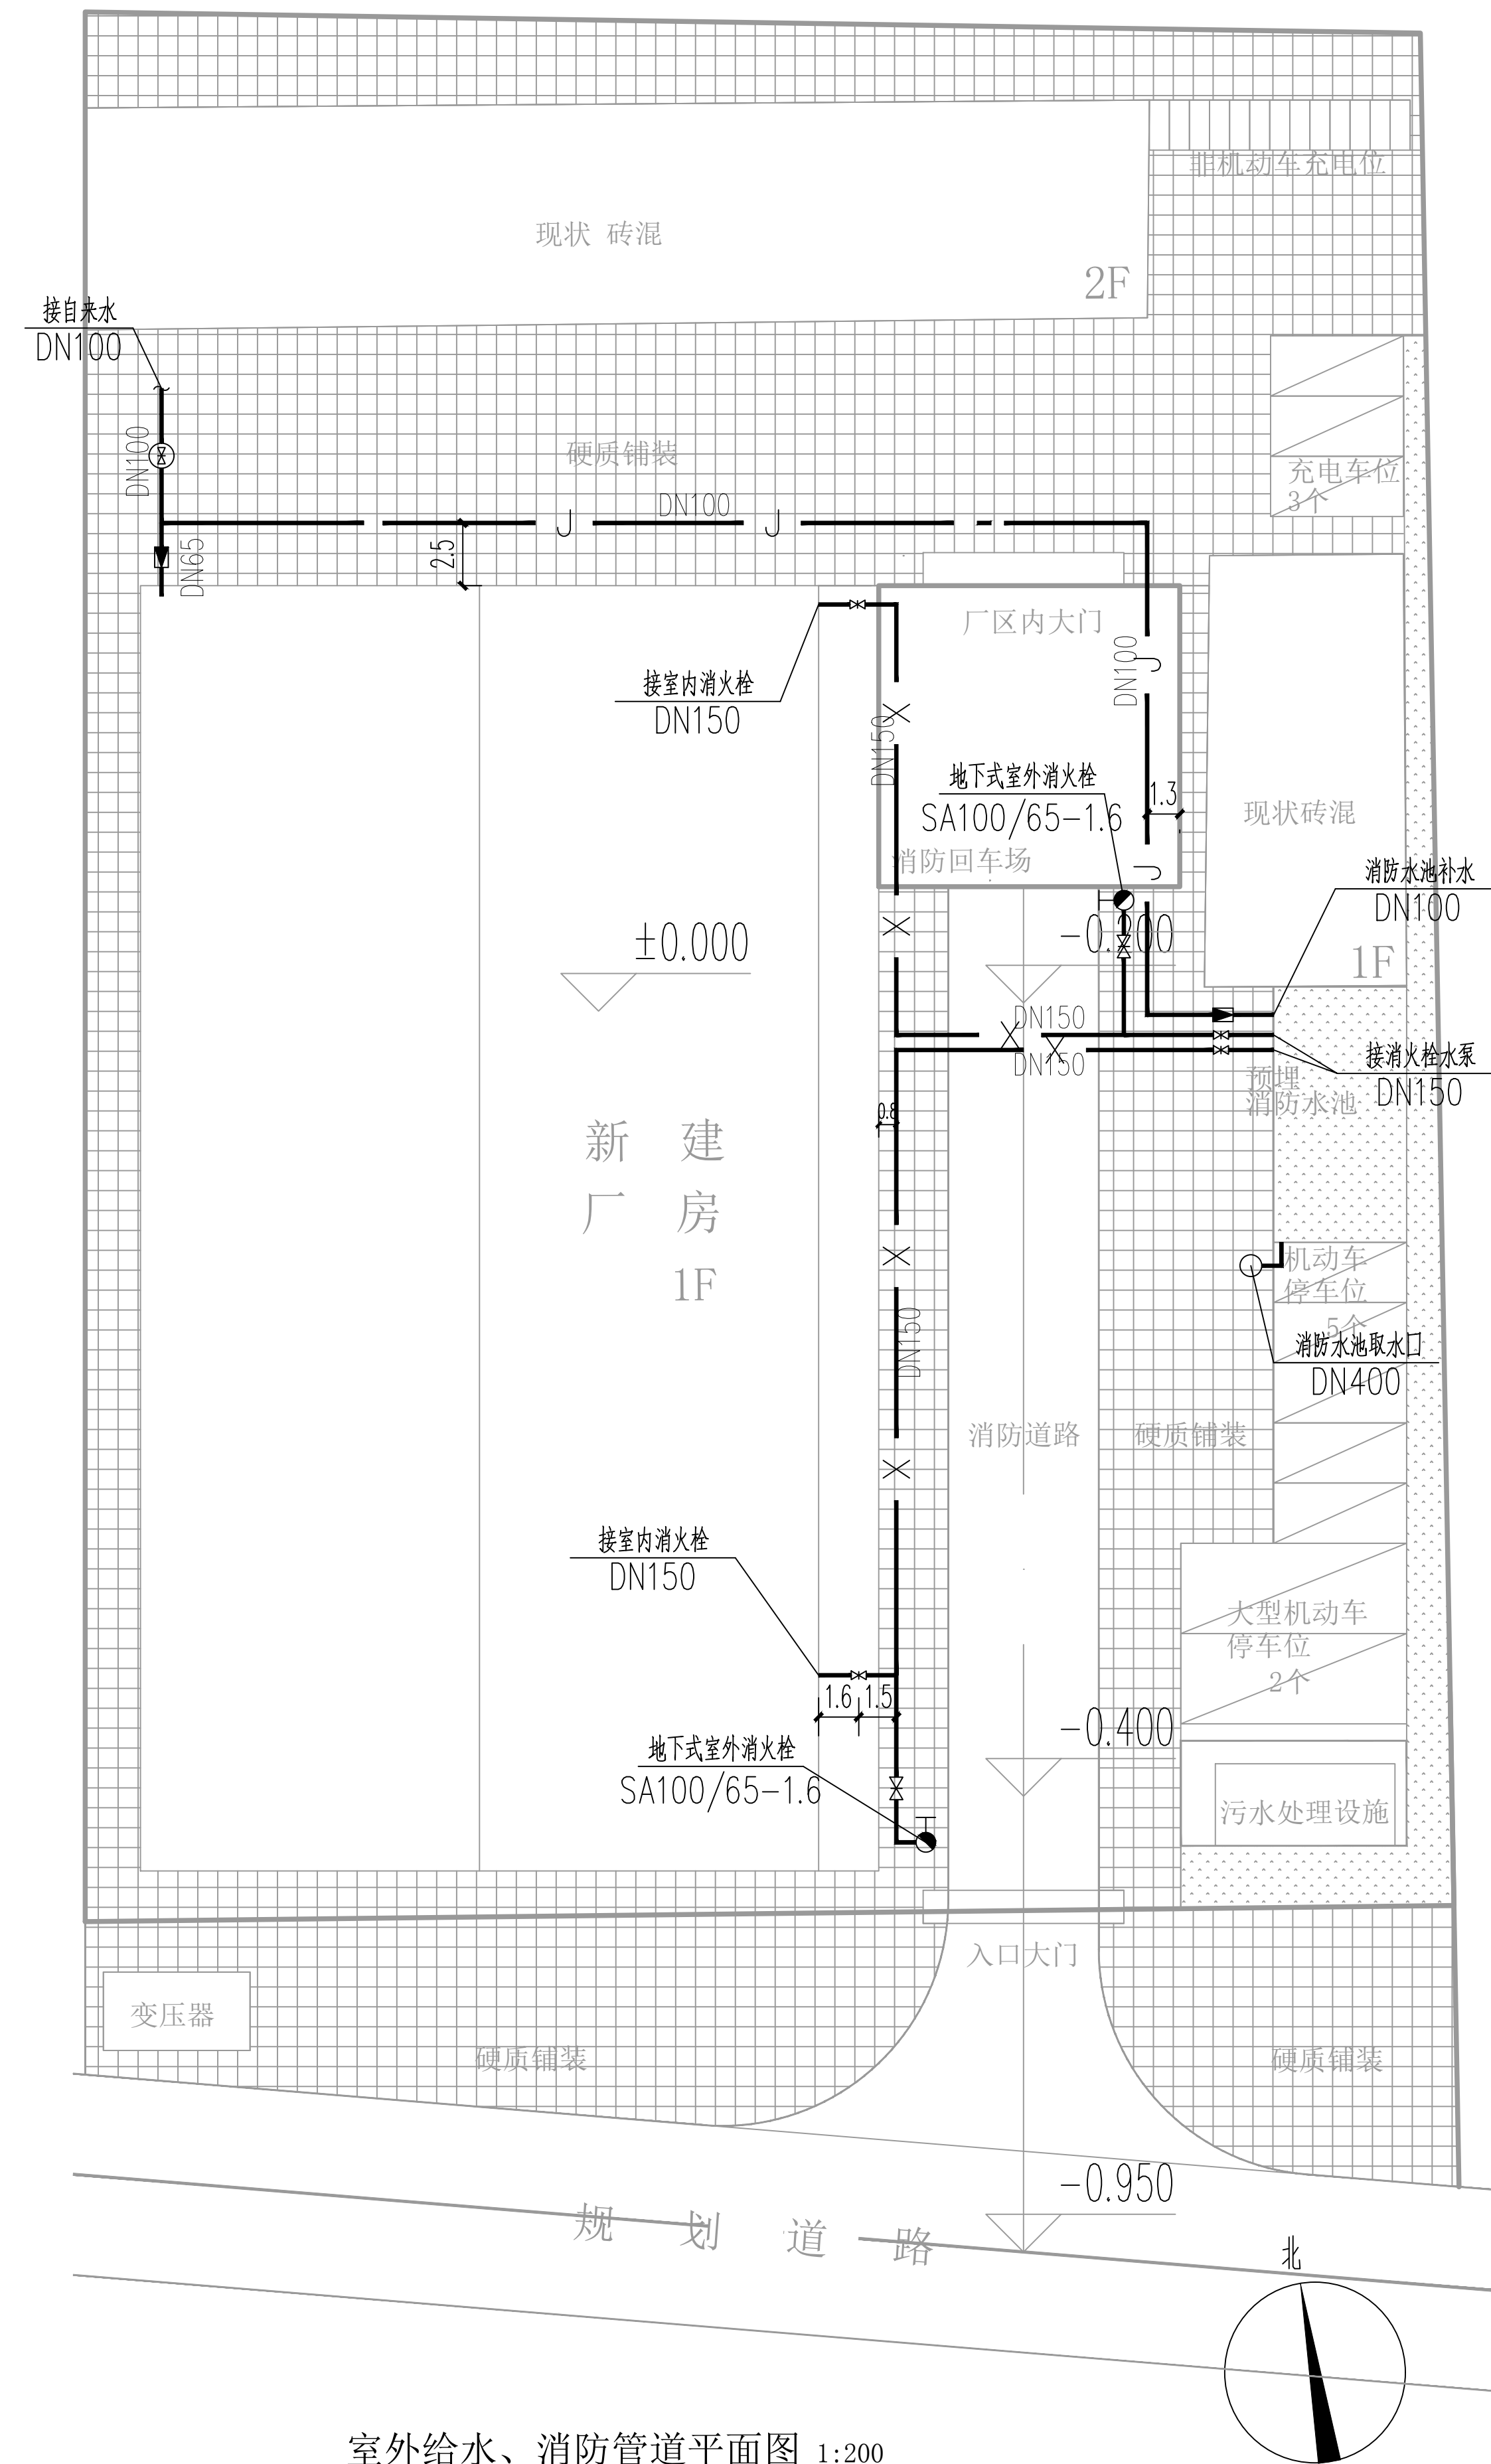

室外给水、消防管道平面图 1:200

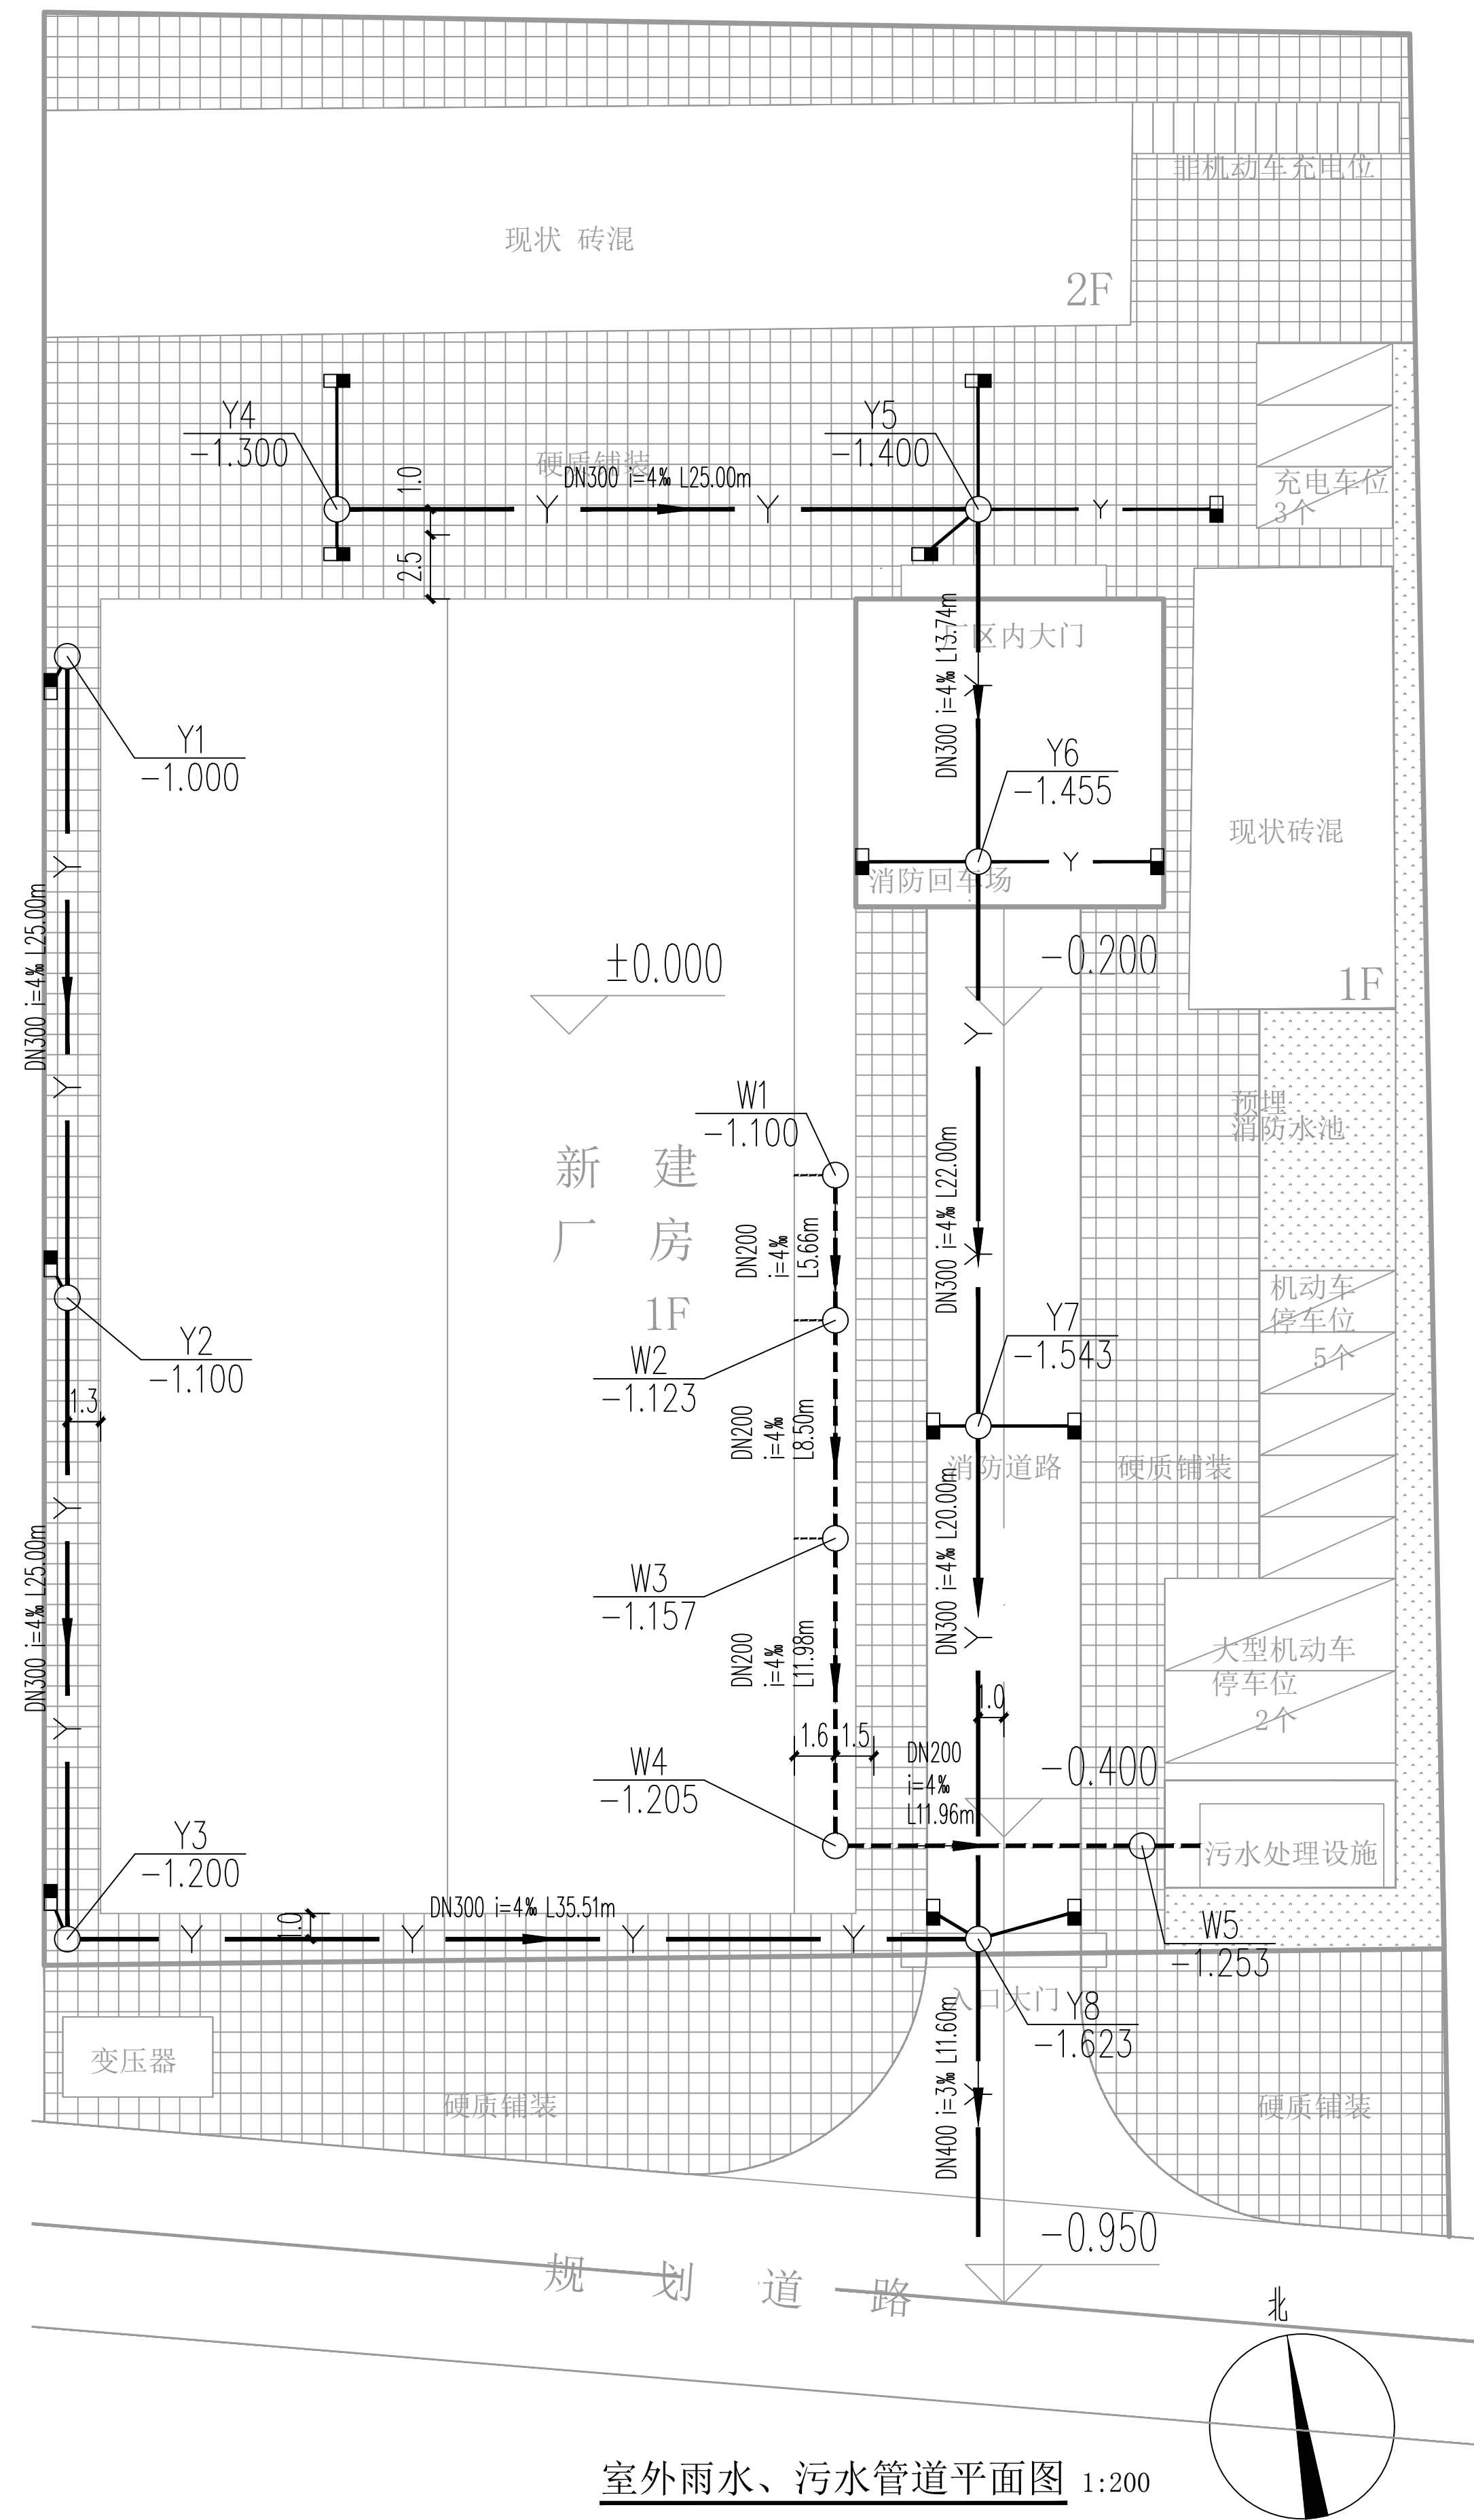

室外雨水、污水管道平面图 1:200

印章栏/SEAL

建设单位/CLIENT	淇县西岗镇人民政府
项目名称/PROJECT	2024年淇县西岗镇迁民村食品加工厂项目
项目编号/PROJECT NO.	CCPM/YZ-E13-JZ2024-0017
子项名称/ITEM	生产车间
审定 APPROVER	黄春晓
审核 VERIFIER	何国栋
项目负责人 PROJECT DIRECTOR	石占锋
专业负责人 DISCIPLINE HEAD	何国栋
校对 PROOFREADER	韦海朋
设计 DESIGNER	刘小艺
制图 DRAWING	刘小艺
图名/DRAWING TITLE	室外给水、消防管道平面图 室外雨水、污水管道平面图

设计阶段 STAGE	施工图	图号 SHEET NO.	09
专业 DISCIPLINE	给排水	比例 SCALE	1:200
日期 DATE	2024.05	版次 VERSION	A版