



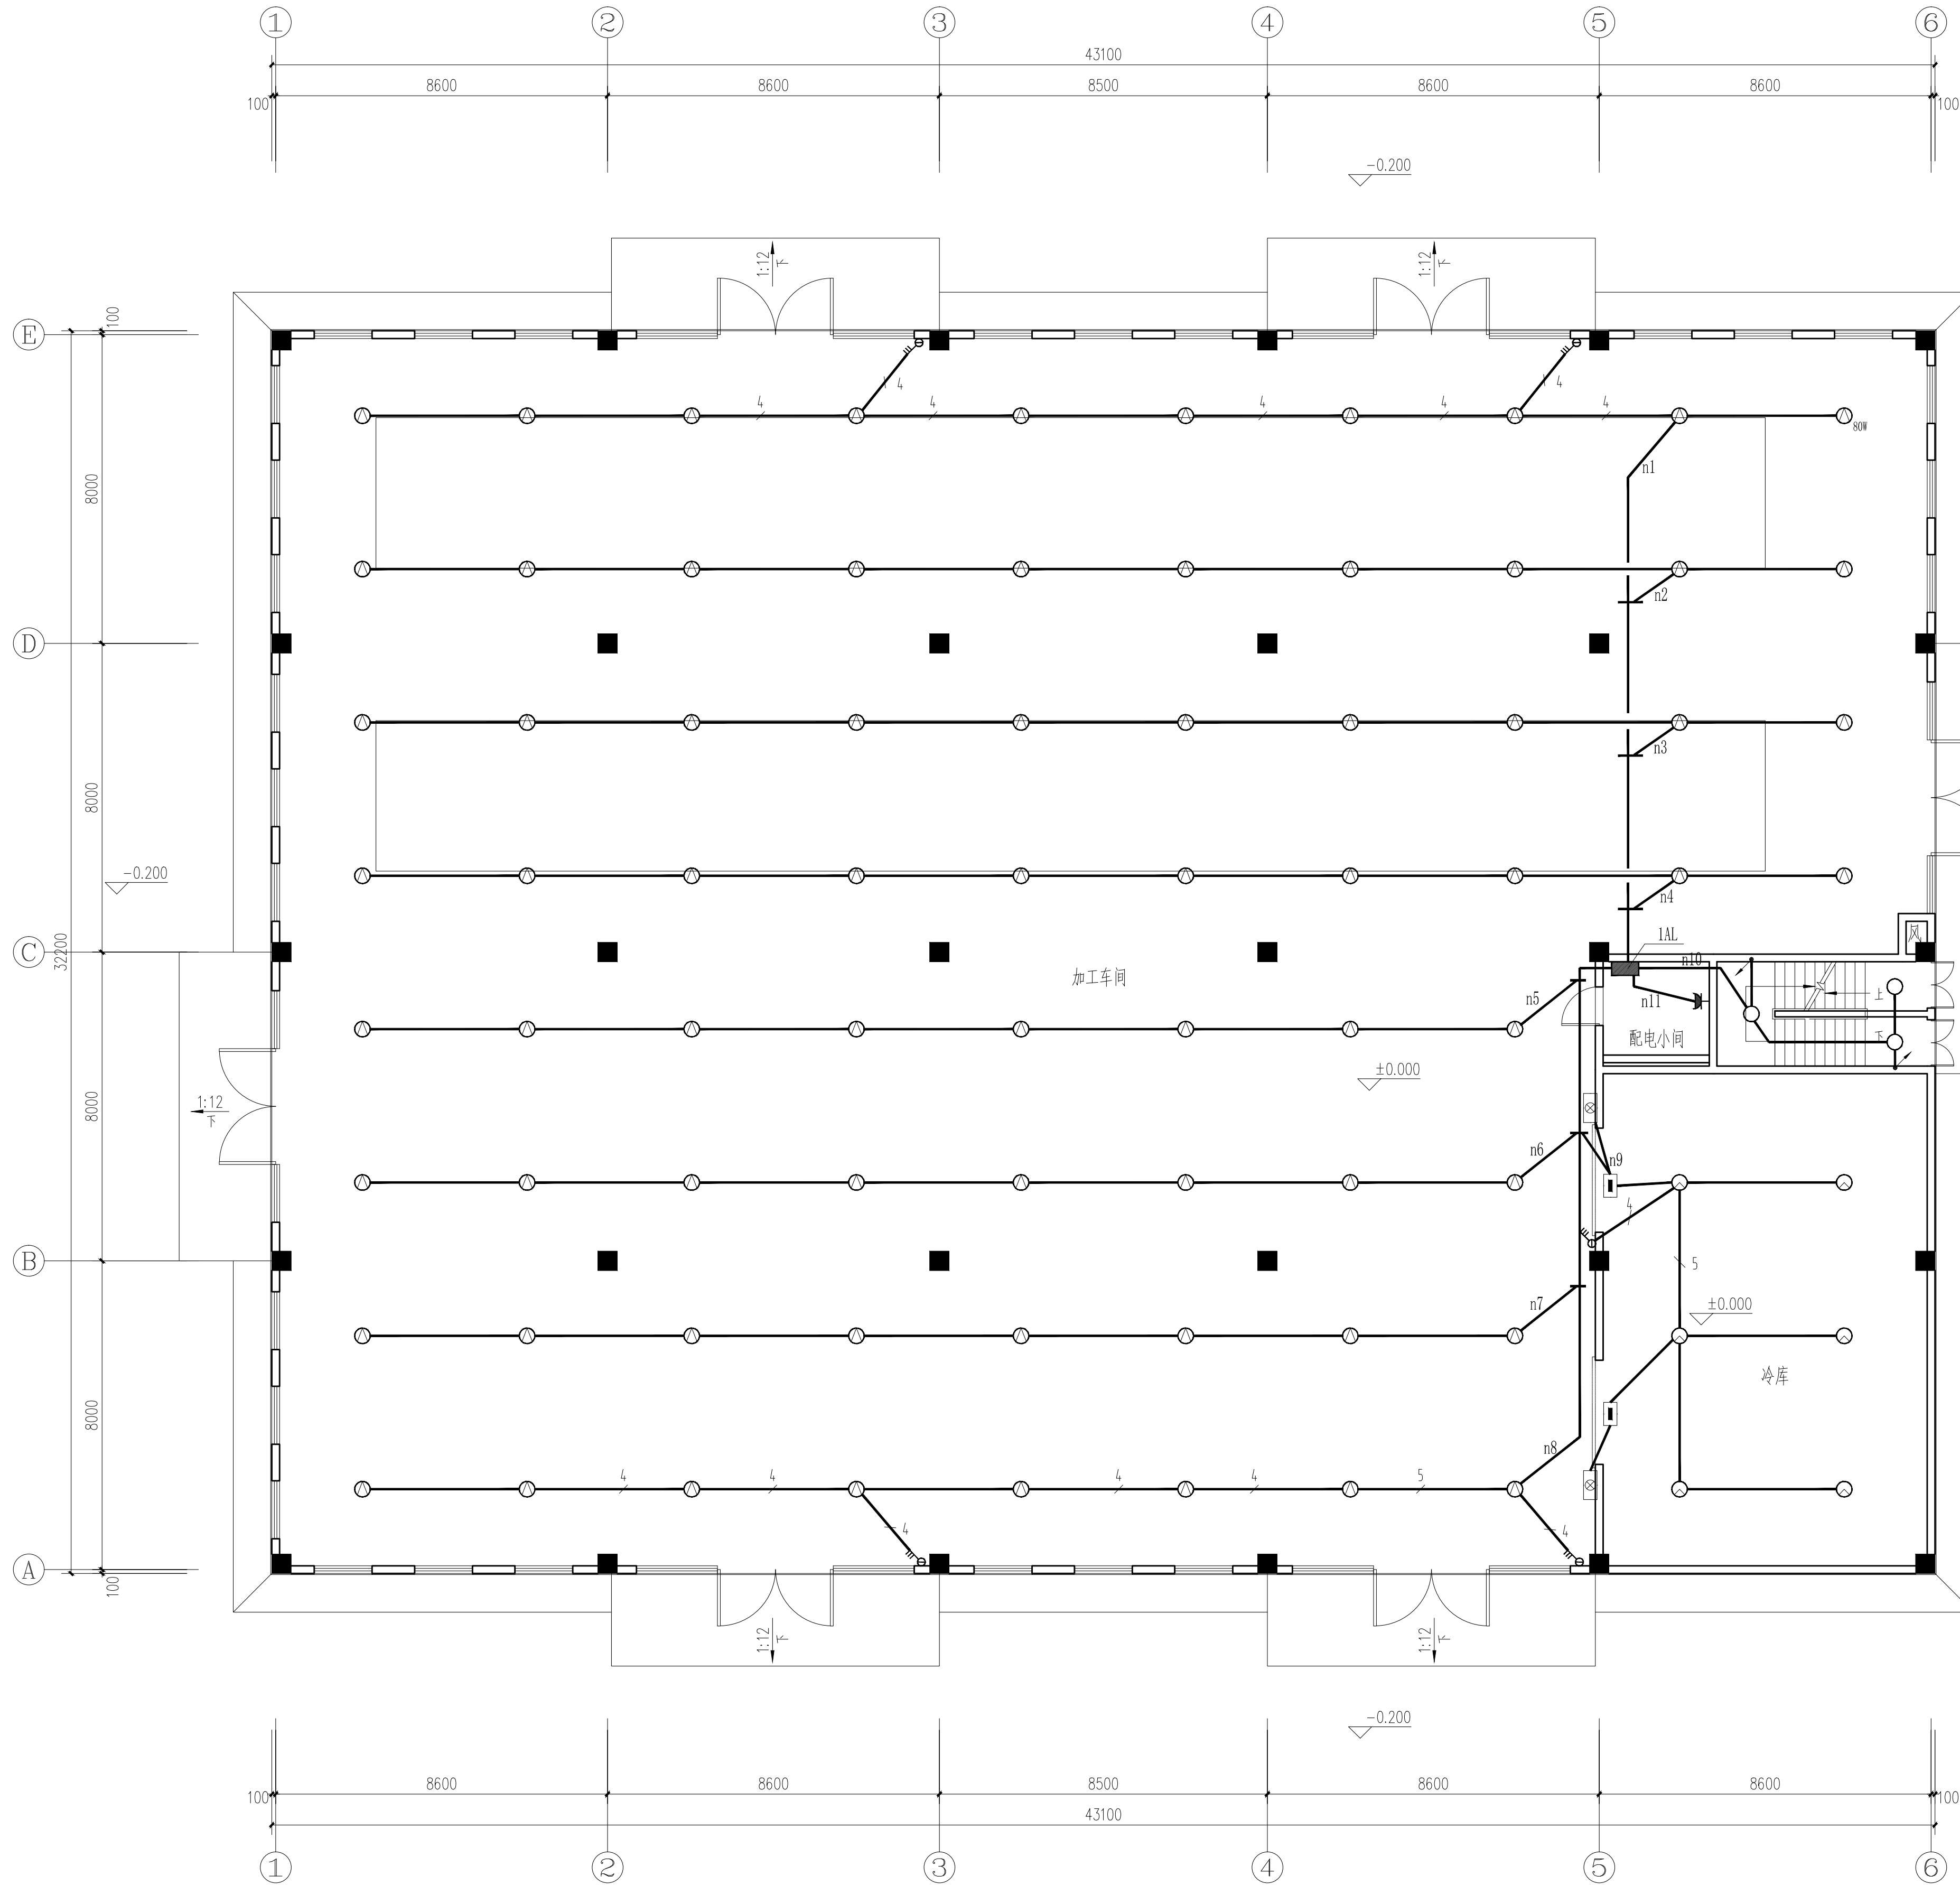

一层平时照明平面图 1:100

备注：1. 图中平时照明回路未标注的导线为3根；照明插座回路未标注的导线为3根，其中单联开关至其控制灯具未标注导线为2根。
2. 厂房作业区的插座、空调由二次装修最终确定。
3. 厂房作业区的平时照明在照明配电箱内集中控制，需要增设的局部照明由后期二次装修深化设计安装。

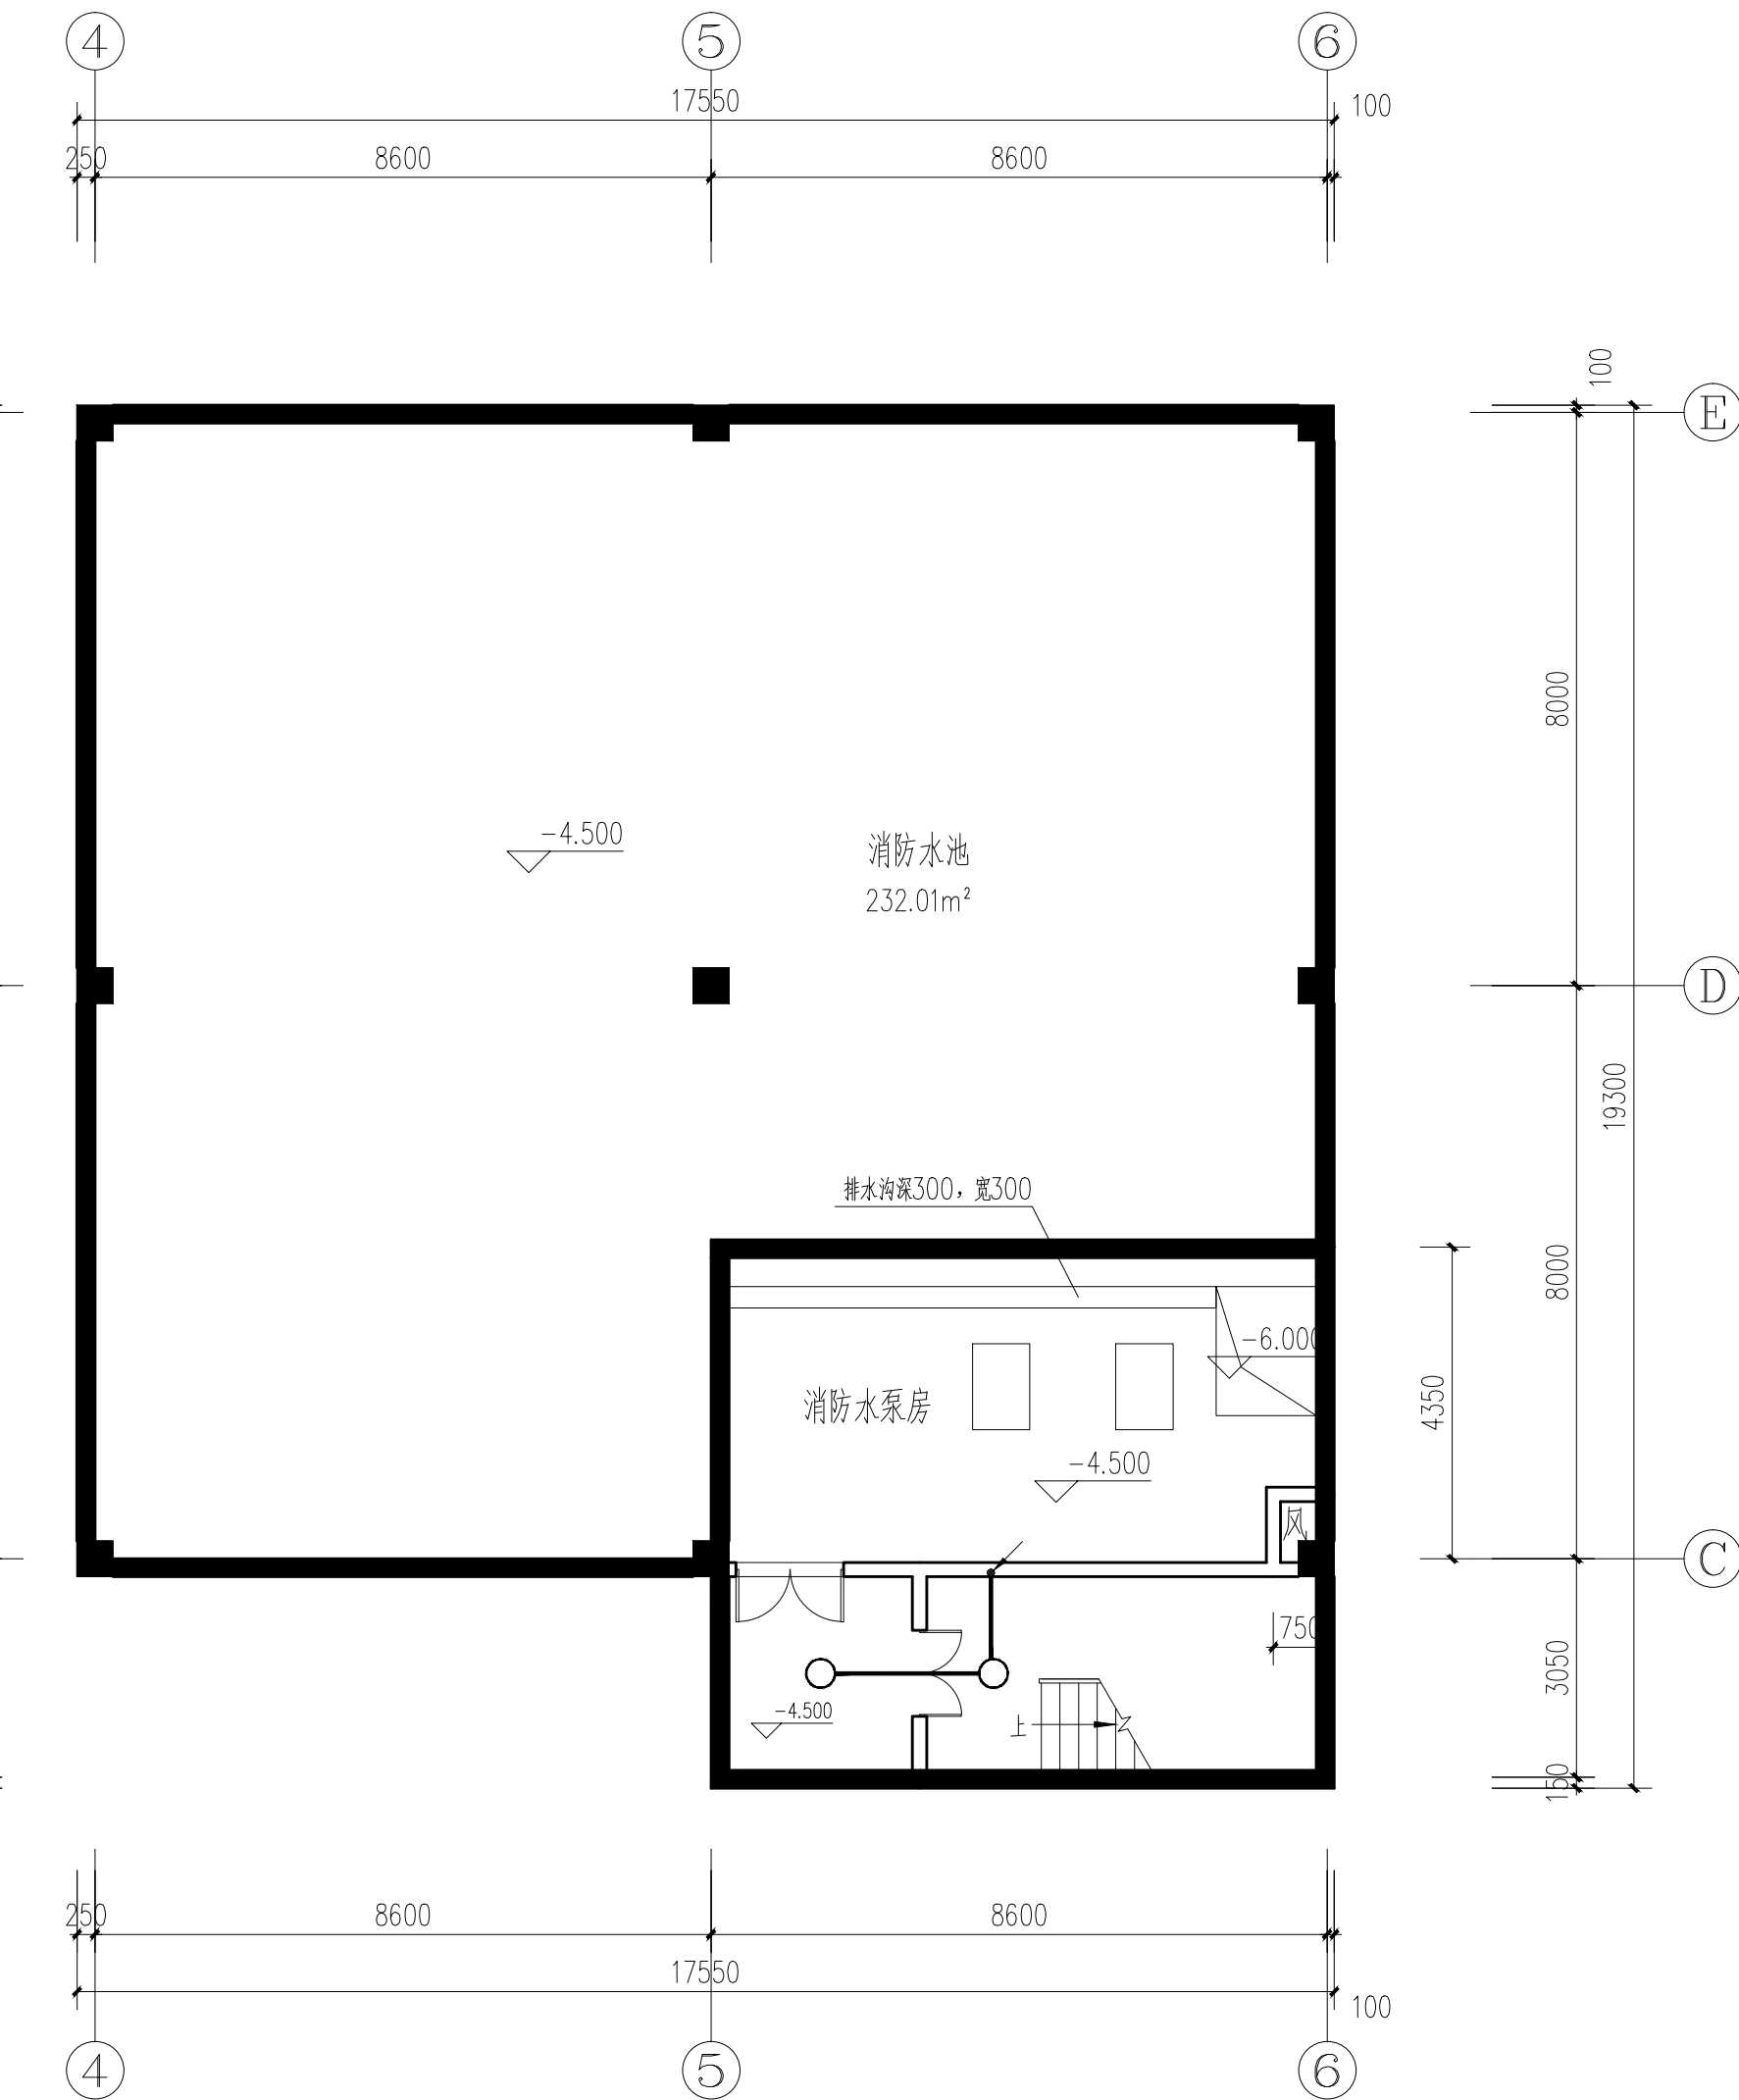

地下一层平时照明平面图 1:100

附注 DESCRIPTIONS		
图审公司章		
修改原因 REVISION REASON		
注册专用章：REGISTER SPECIAL SEAL		
出图专用章：MAP OUT SPECIAL SEAL		
审定 APPROVED BY		
审核 EXAMINED BY		
项目负责人 DESIGN DIRECTOR		
专业负责人 CHIEF ENGR		
校对 CHECKED BY		
设计 DESIGNED BY		
制图 DRAWN BY		
建设单位 CLIENT 汝南县宿鸭湖街道办事处		
项目名称 PROJECT 汝南县宿鸭湖街道陈坡社区新博园提升项目		
子项名称 SUB-PROJECT 粉条加工车间		
图名 TITLE 地下一层平时照明平面图 一层平时照明平面图		
工程编号 PROJECT NO. H2024-ENR-007		
设计阶段 DESIGN STAGE 施工图		
版本 EDITION NO. A		
专业 DRAWING TYPE 电气		
日期 DATE 2024.01		
图号 DRAWING NO. 05		
禾澤都林 HESOMS International Design Institute		
禾澤都林设计集团有限公司 HESOMS DESIGN GROUP COMPANY, LTD.		
国家甲级工程设计证书编号：A233012588 NATIONAL ARCHITECTURAL DESIGN LICENSE No. A233012588		