



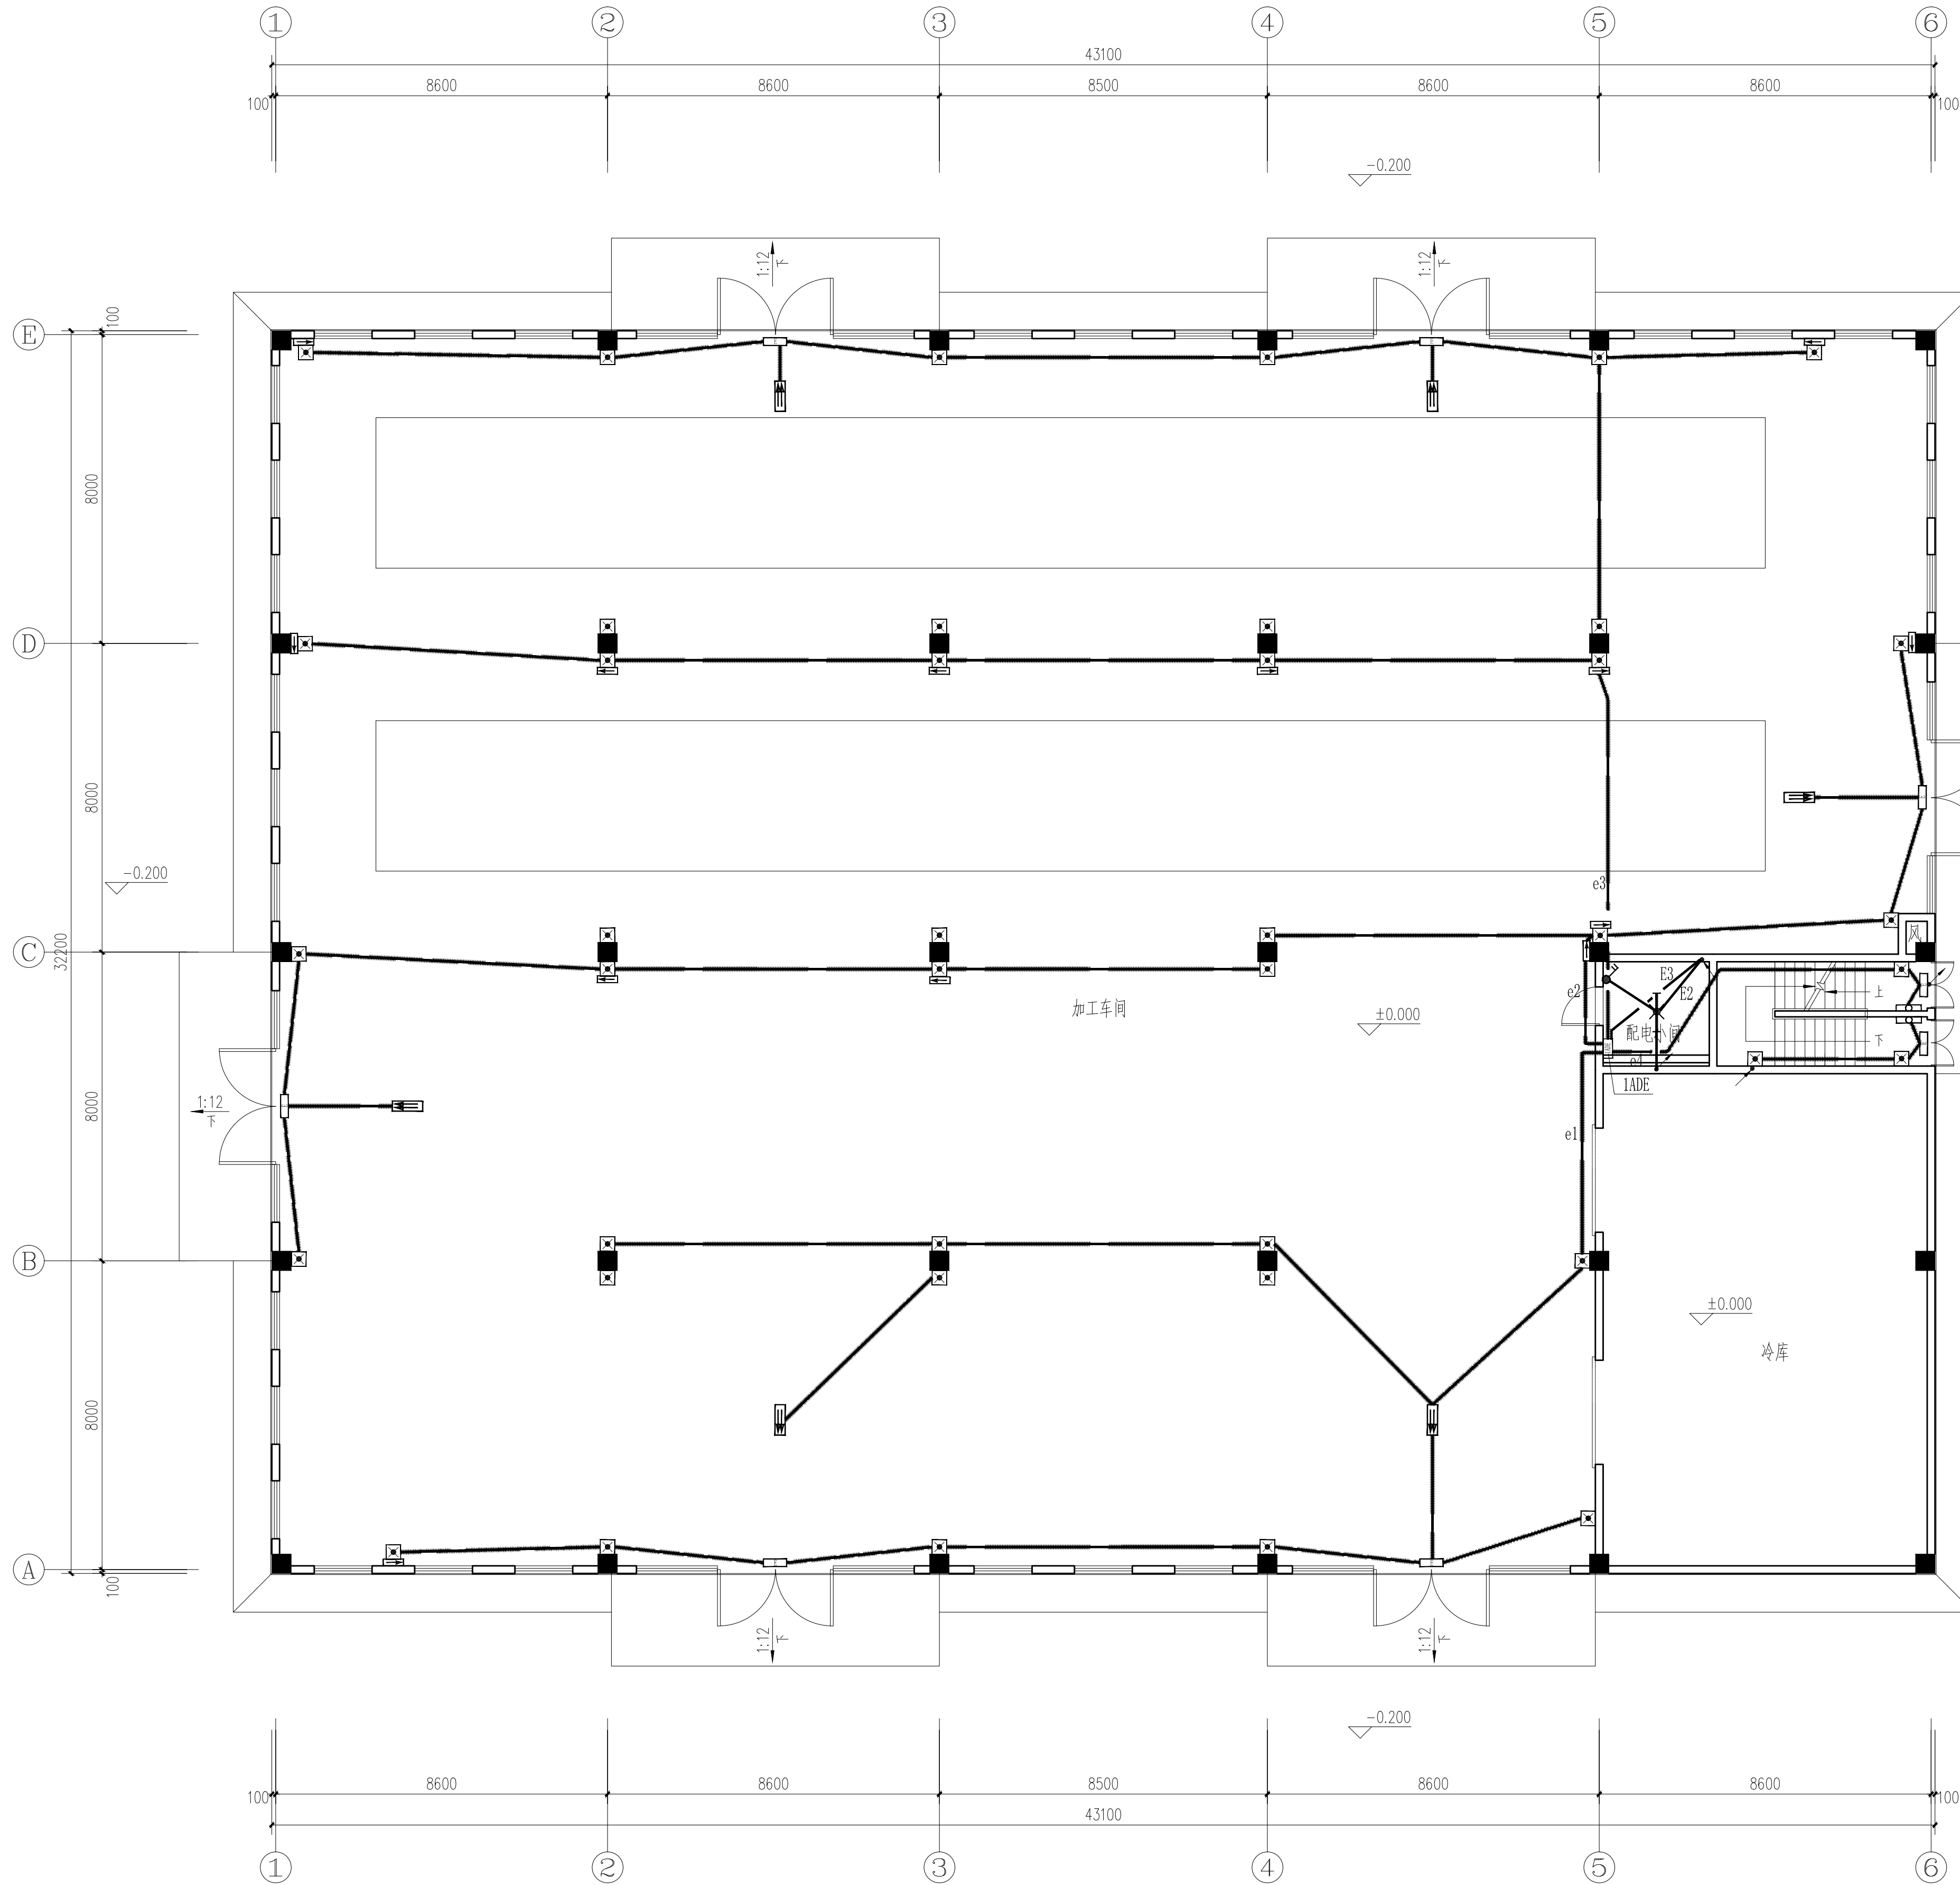

一层应急照明平面图 1:100

- 备注: 1. 图中应急照明回路未标注的导线为2根。
2. 厂房作业区, 可根据后期生产设备布置及走道设置情况适当调整疏散照明灯及疏散指示标志灯具布置, 要求其疏散照明的地面最低水平照度不低于3lx。
3. 疏散照明灯安装完成后需复核最不利点的疏散照度是否符合要求。

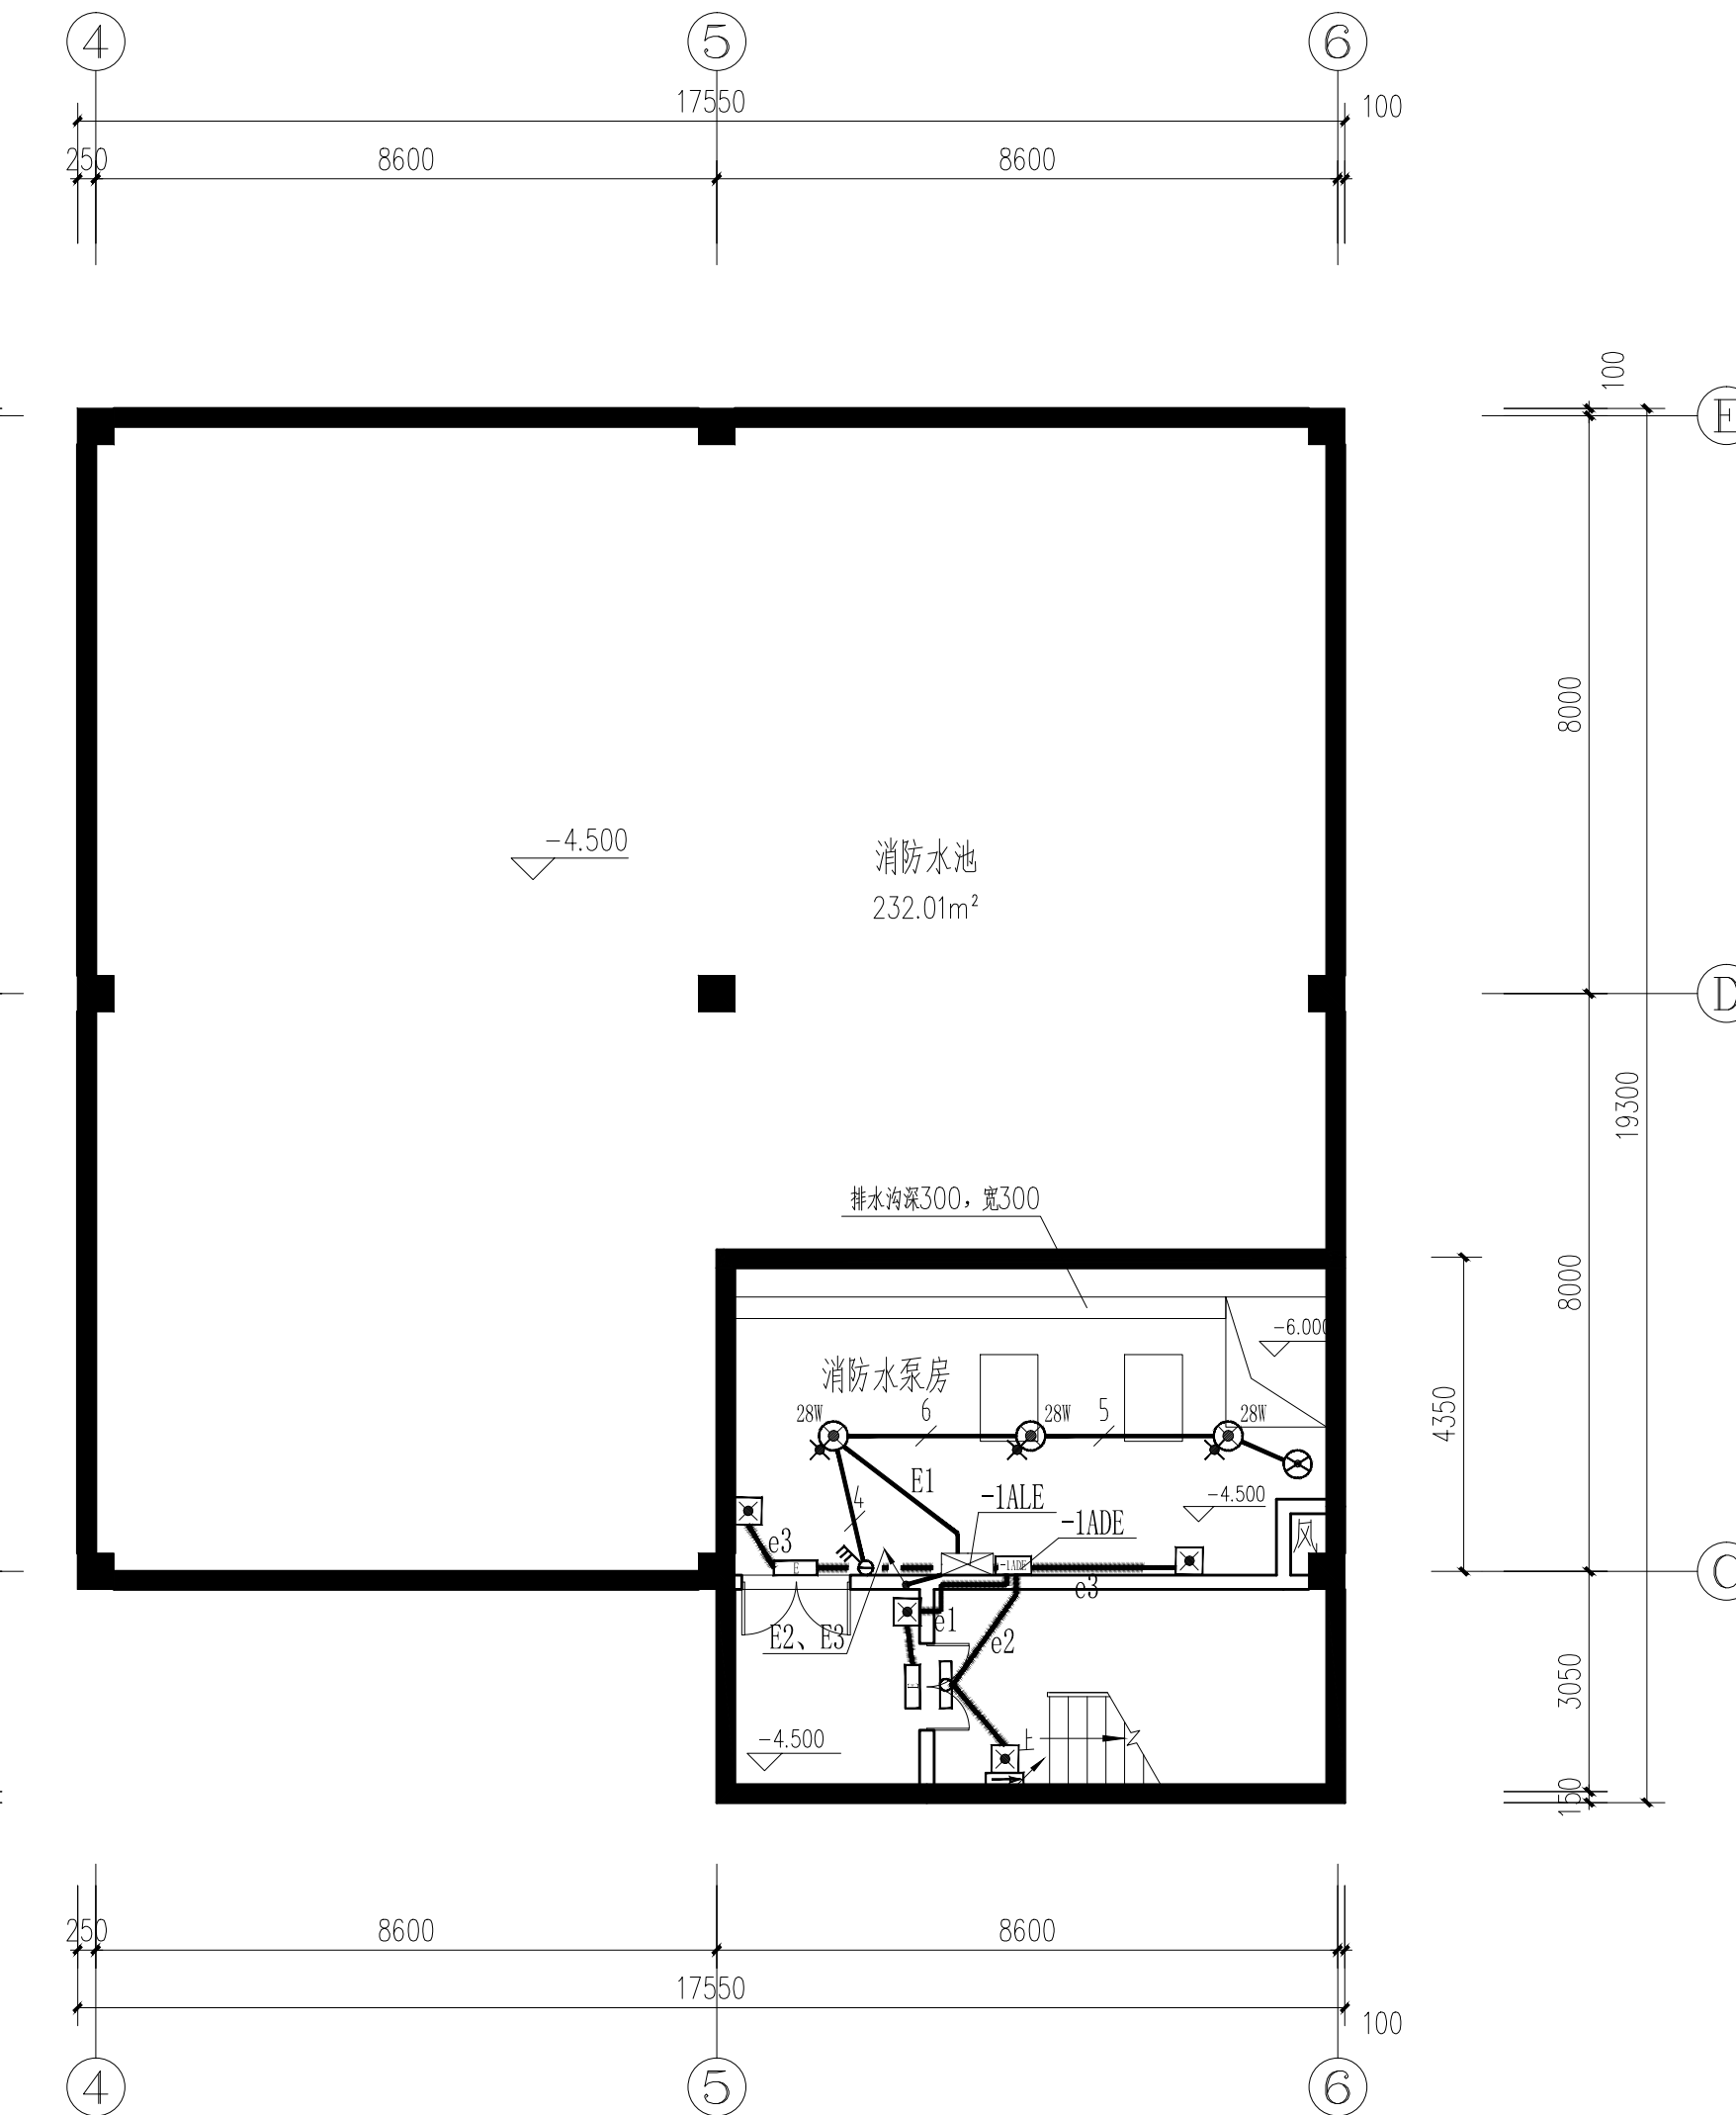

地下一层应急照明平面图 1:100

附注 DESCRIPTIONS		
图审公司章		
修改原因 REVISION REASON		
注册专用章: LOGIN SPECIAL SEAL		
出图专用章: MAP OUT SPECIAL SEAL		
审定 APPROVED BY		
审核 EXAMINED BY		
项目负责人 DESIGN DIRECTOR		
专业负责人 CHIEF ENGR		
校对 CHECKED BY		
设计 DESIGNED BY		
制图 DRAWN BY		
建设单位 CLIENT	汝南县宿鸭湖街道办事处	
项目名称 PROJECT	汝南县宿鸭湖街道 陈坡社区新博园提升项目	
子项目名称 SUB-PROJECT	粉条加工车间	
图名 TITLE	地下一层应急照明平面图 一层应急照明平面图	
工程编号 PROJECT NO.	HZ2024-ENR-007	设计阶段 DESIGN STAGE
版次 EDITION NO.	A	专业 DRAWING TYPE
日期 DATE	2024.01	电气 DRAWING No. 06
禾澤都林 HESOMS International Design Institute		
禾澤都林设计集团有限公司 HESOMS DESIGN GROUP COMPANY, LTD		
国家甲级工程设计证书编号: A233012588 NATIONAL ARCHITECTURAL DESIGN LICENSE No. A233012588		