



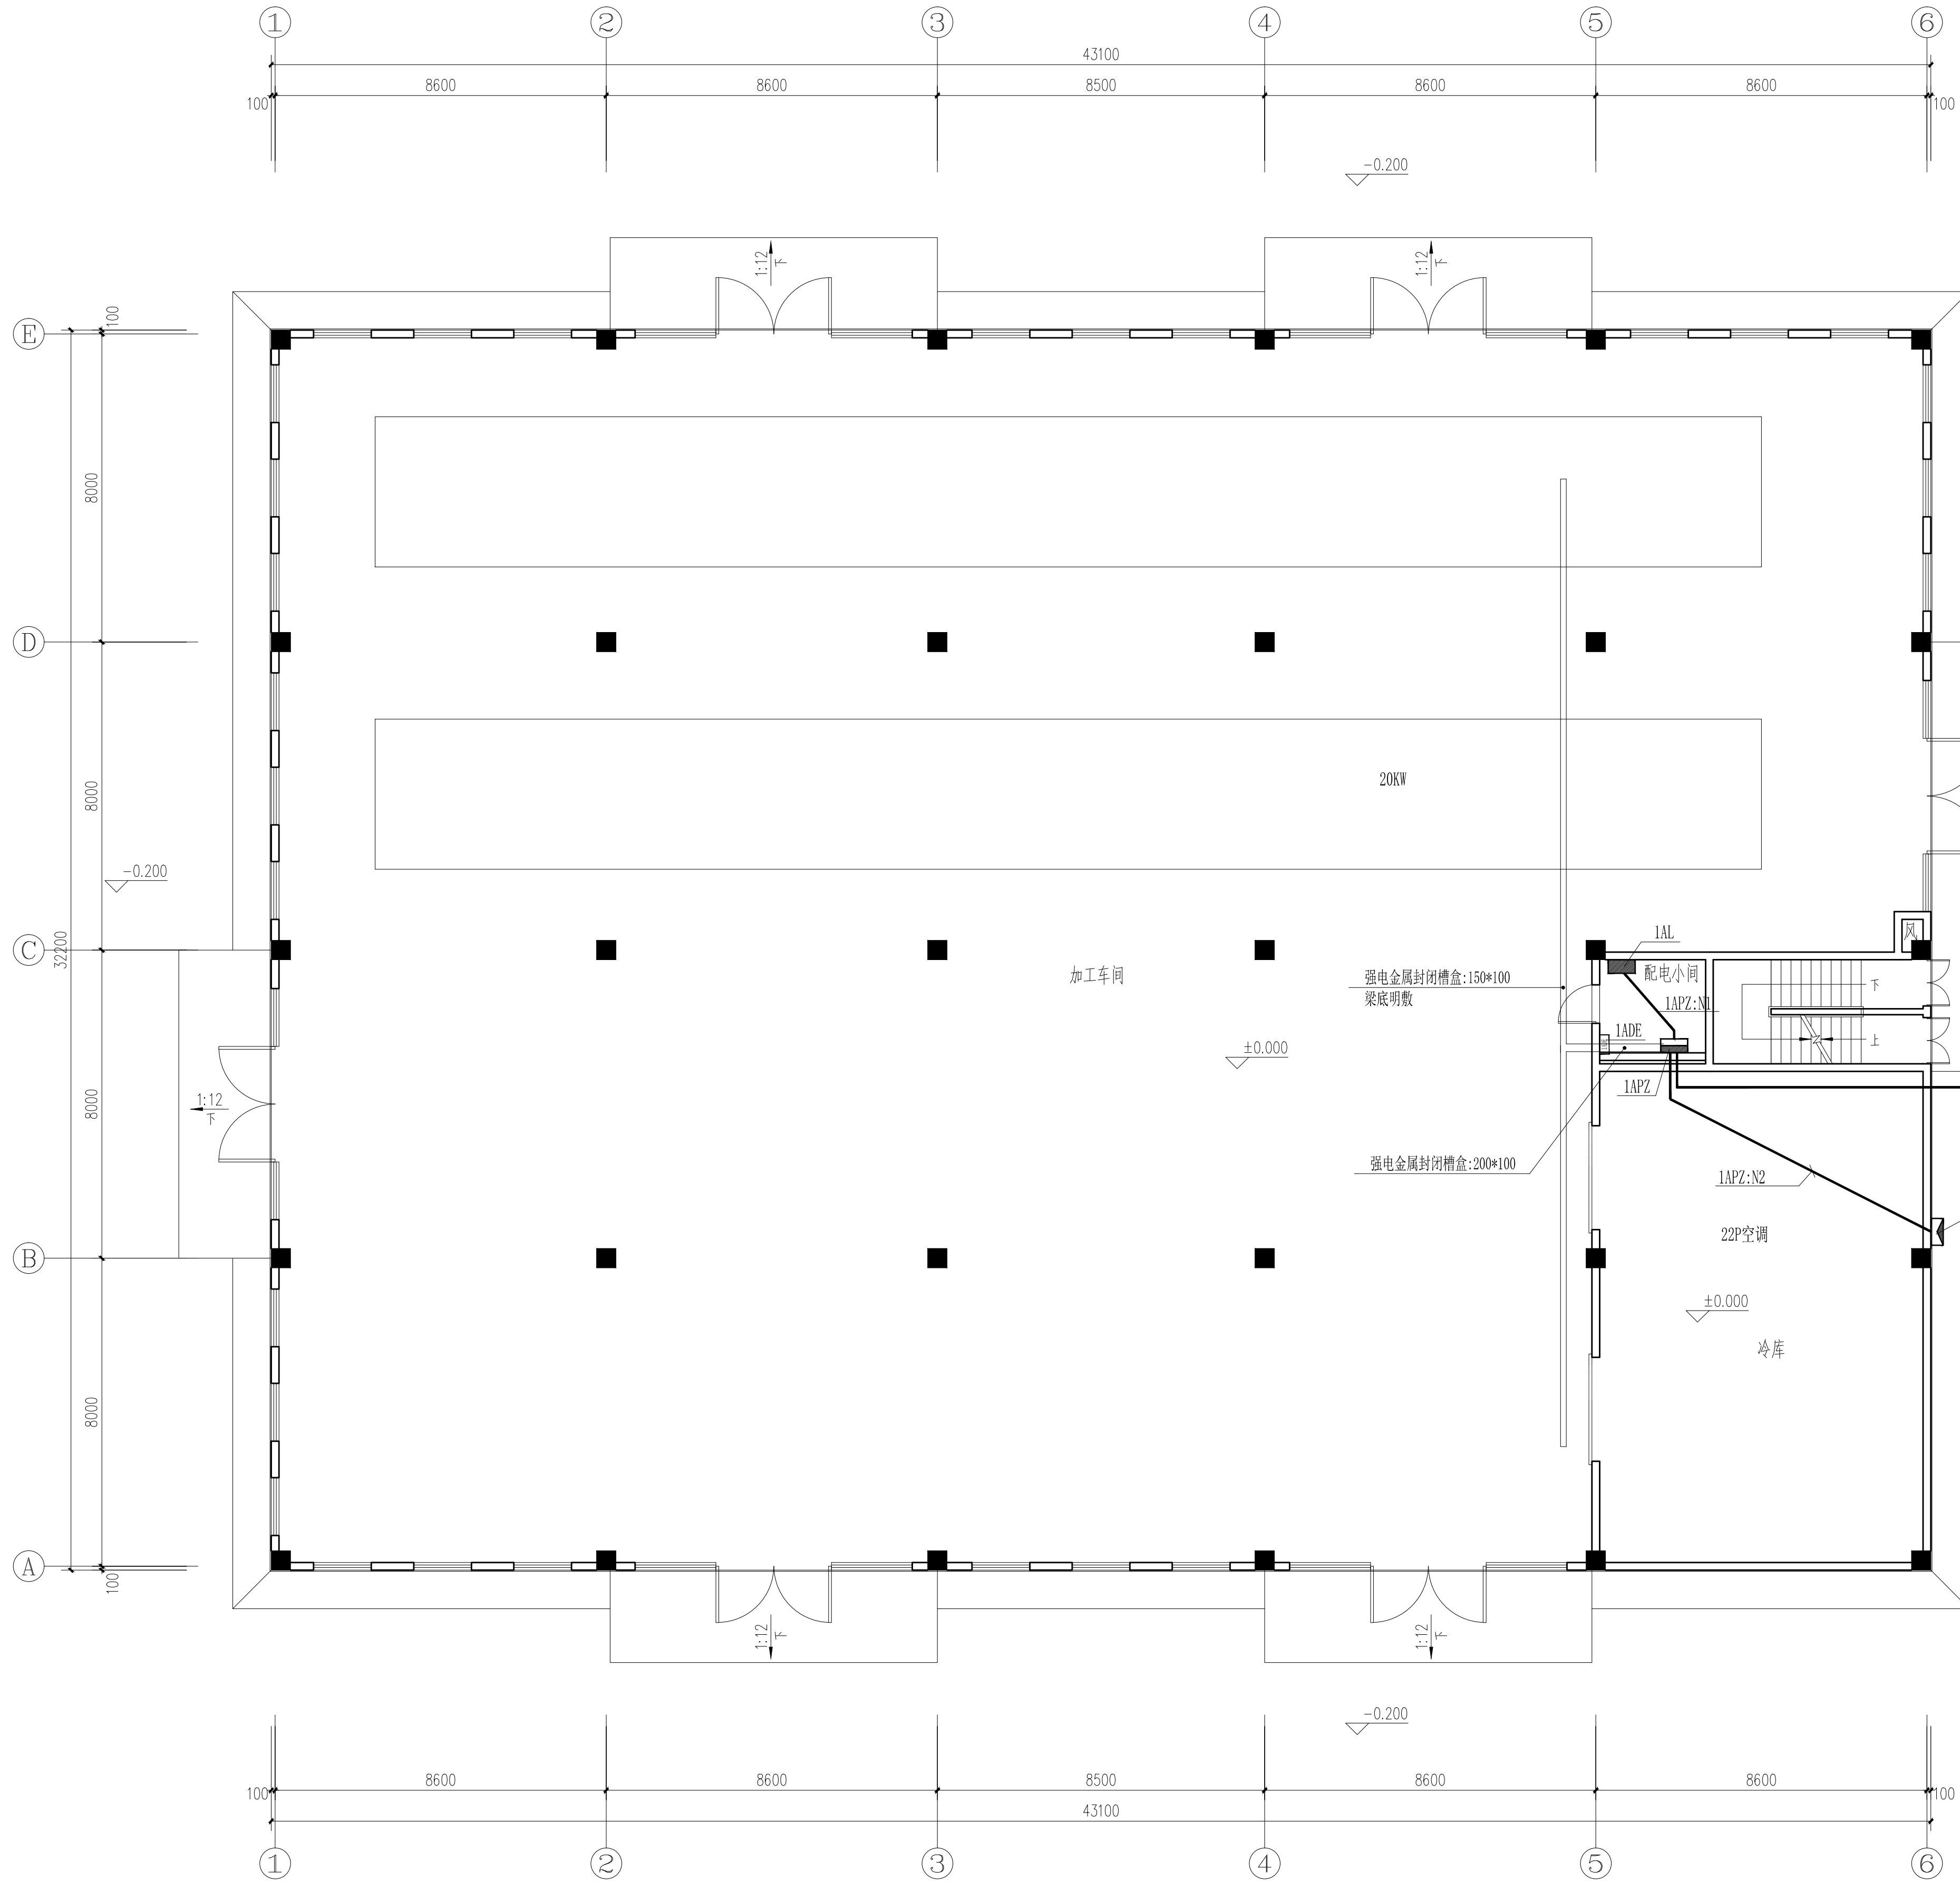

一层配电平面图 1:100

备注: 1. 厂房作业区的插座、空调设备安装布置, 电缆及桥架需根据实际需求作适当调整。
其中单联开关至其控制灯具未标注导线为2根。
2. 厂房作业区的平时照明在照明配电箱内集中控制, 需要增设的局部照明
由后期二次装修深化设计安装。

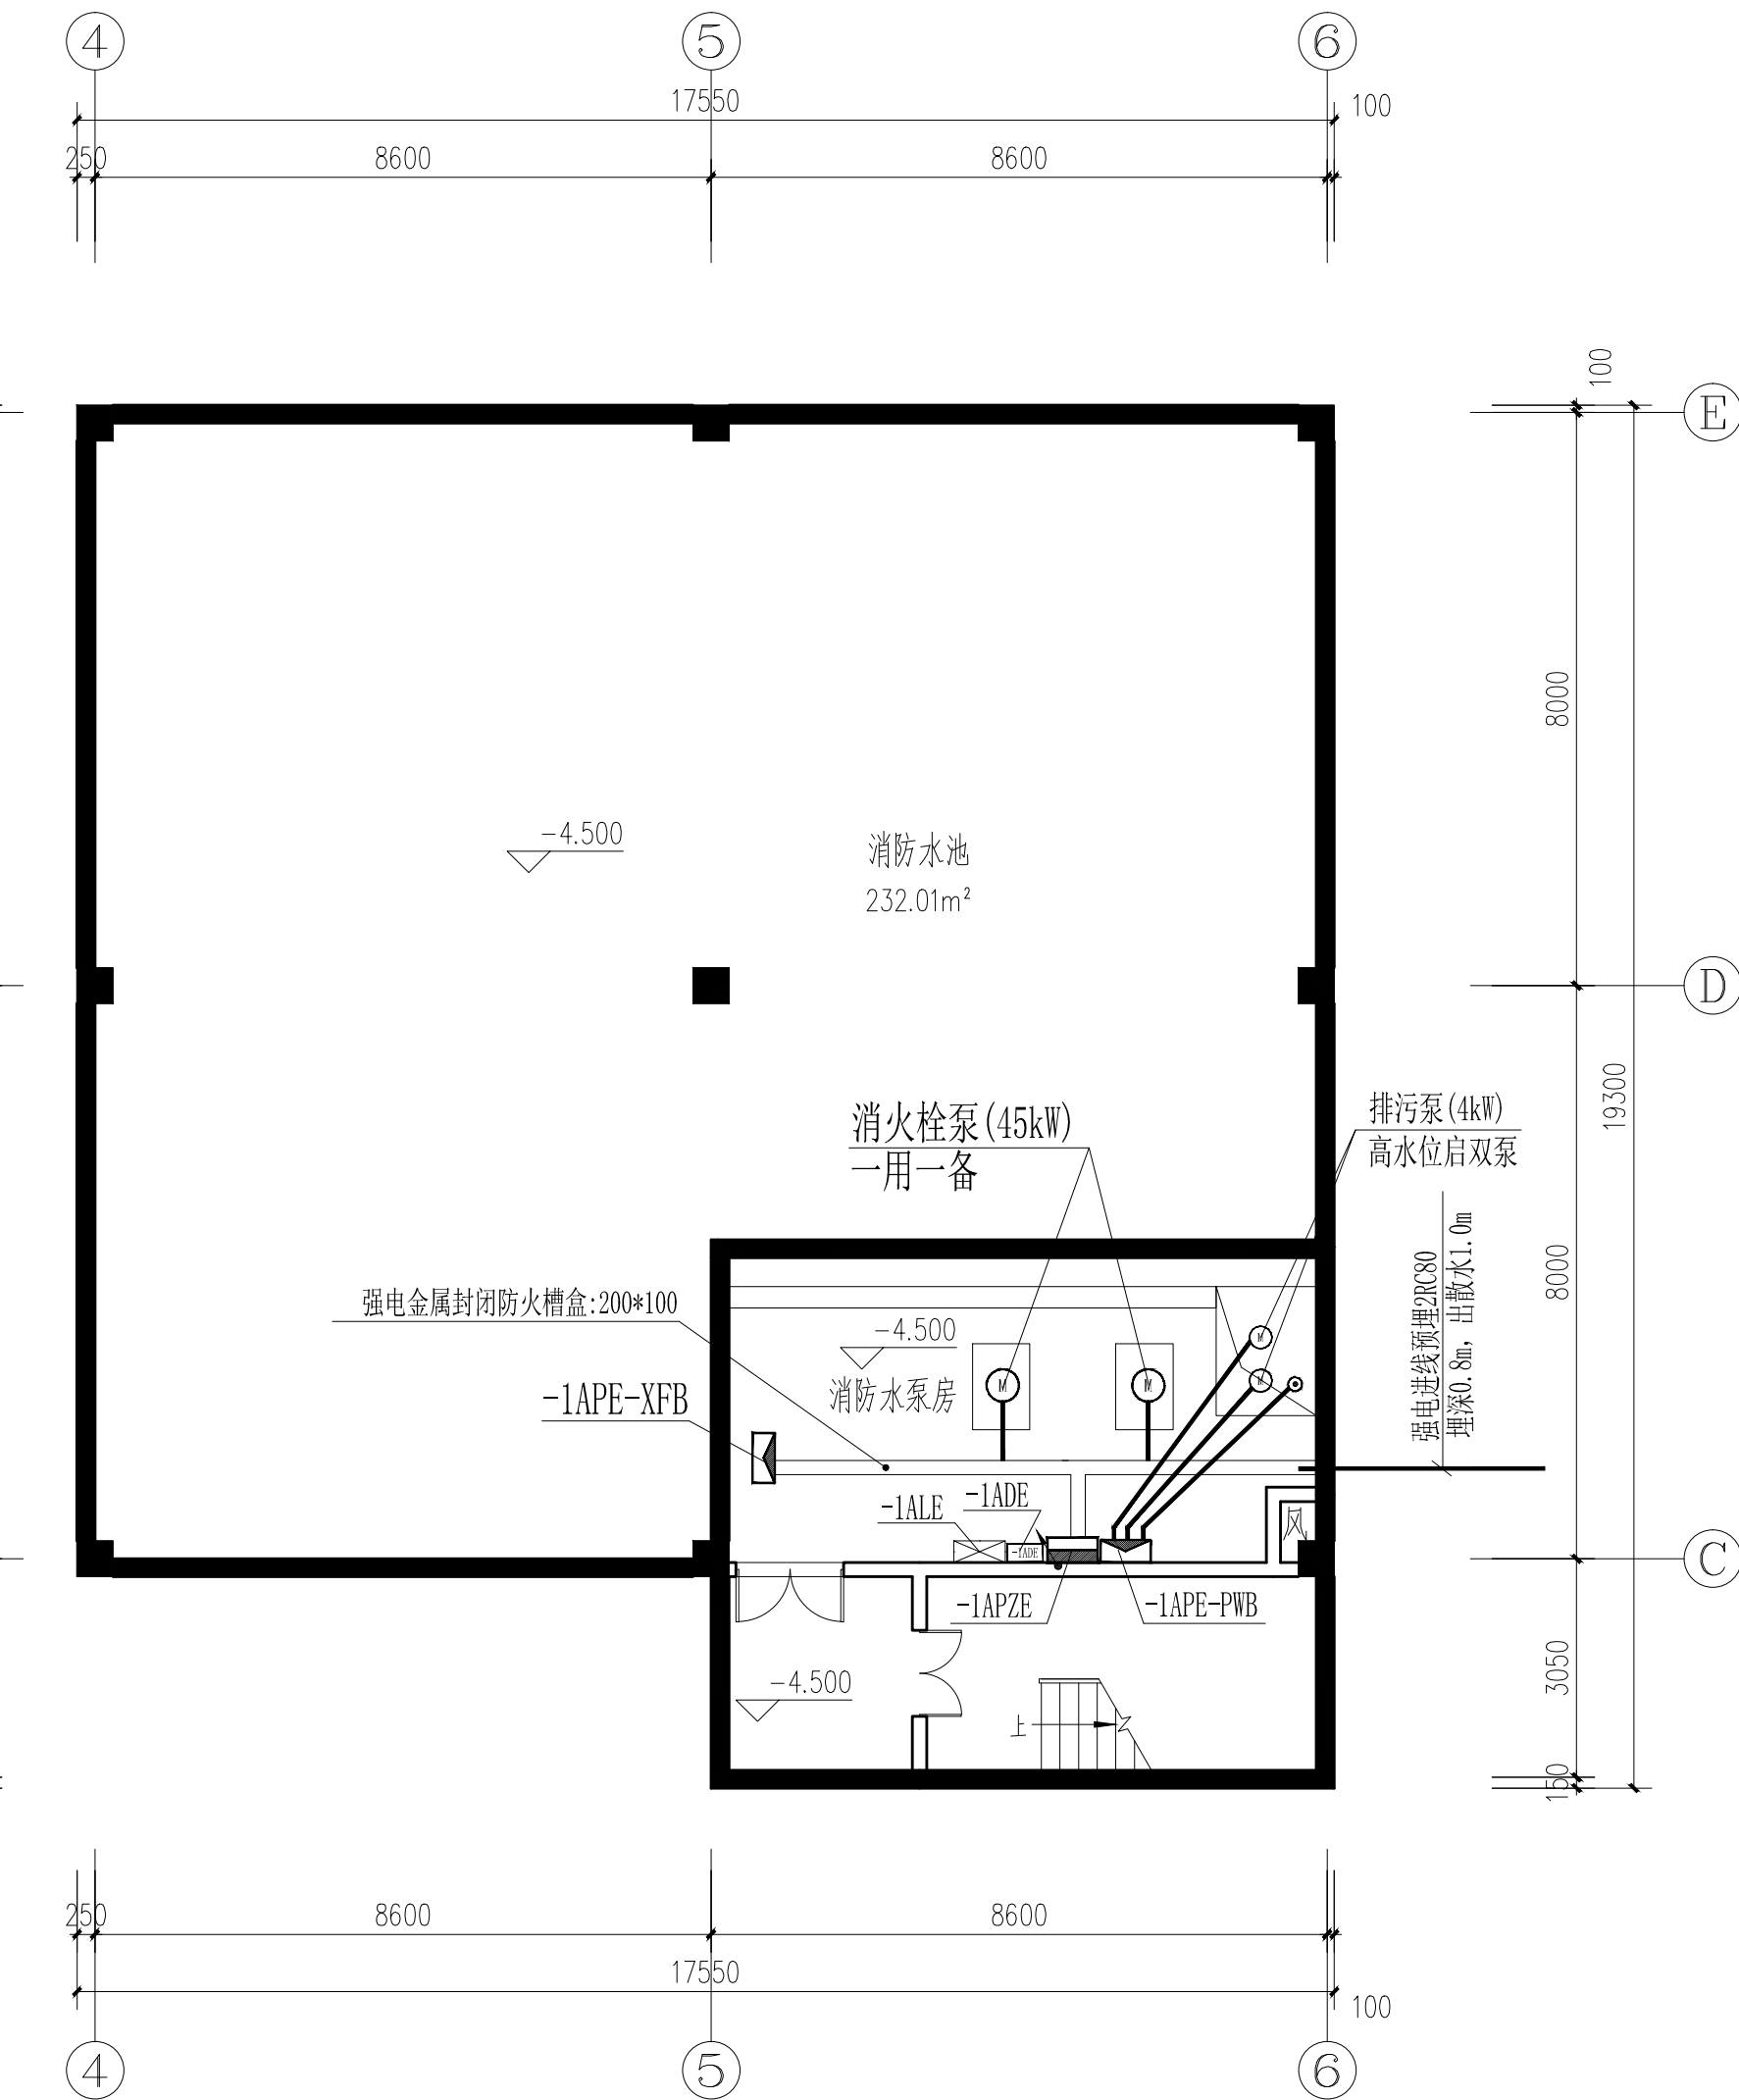

地下一层配电平面图 1:100

附注 DESCRIPTIONS		
图审公司章		
修改原因 REVISION REASON		
注册专用章: LOGIN SPECIAL SEAL		
出图专用章: MAP OUT SPECIAL SEAL		
审定 APPROVED BY		
审核 EXAMINED BY		
项目负责人 DESIGN DIRECTOR		
专业负责人 CHIEF ENGR		
校对 CHECKED BY		
设计 DESIGNED BY		
制图 DRAWN BY		
建设单位 CLIENT	汝南县宿鸭湖街道办事处	
项目名称 PROJECT	汝南县宿鸭湖街道 陈坡社区新博园提升项目	
子项名称 SUB-PROJECT	粉条加工车间	
图名 TITLE	地下一层配电平面图 一层配电平面图	
工程编号 PROJECT NO.	HZ2024-HNHN-007	设计阶段 DESIGN STAGE
版次 EDITION NO.	A	专业 DRAWING TYPE
日期 DATE	2024.01	图号 DRAWING No.
		07
禾澤都林 HESOMS International Design Institute		
禾泽都林设计集团有限公司 HESOMS DESIGN GROUP COMPANY, LTD.		
国家甲级工程设计证书编号: A233012588 NATIONAL ARCHITECTURAL DESIGN LICENSE No. A233012588		