


给排水	电气	暖通	建筑
PLUMBING	ELECTRICAL	HEATING	STRUCTURE
给排水	电气	暖通	建筑
PLUMBING	ELECTRICAL	HEATING	STRUCTURE

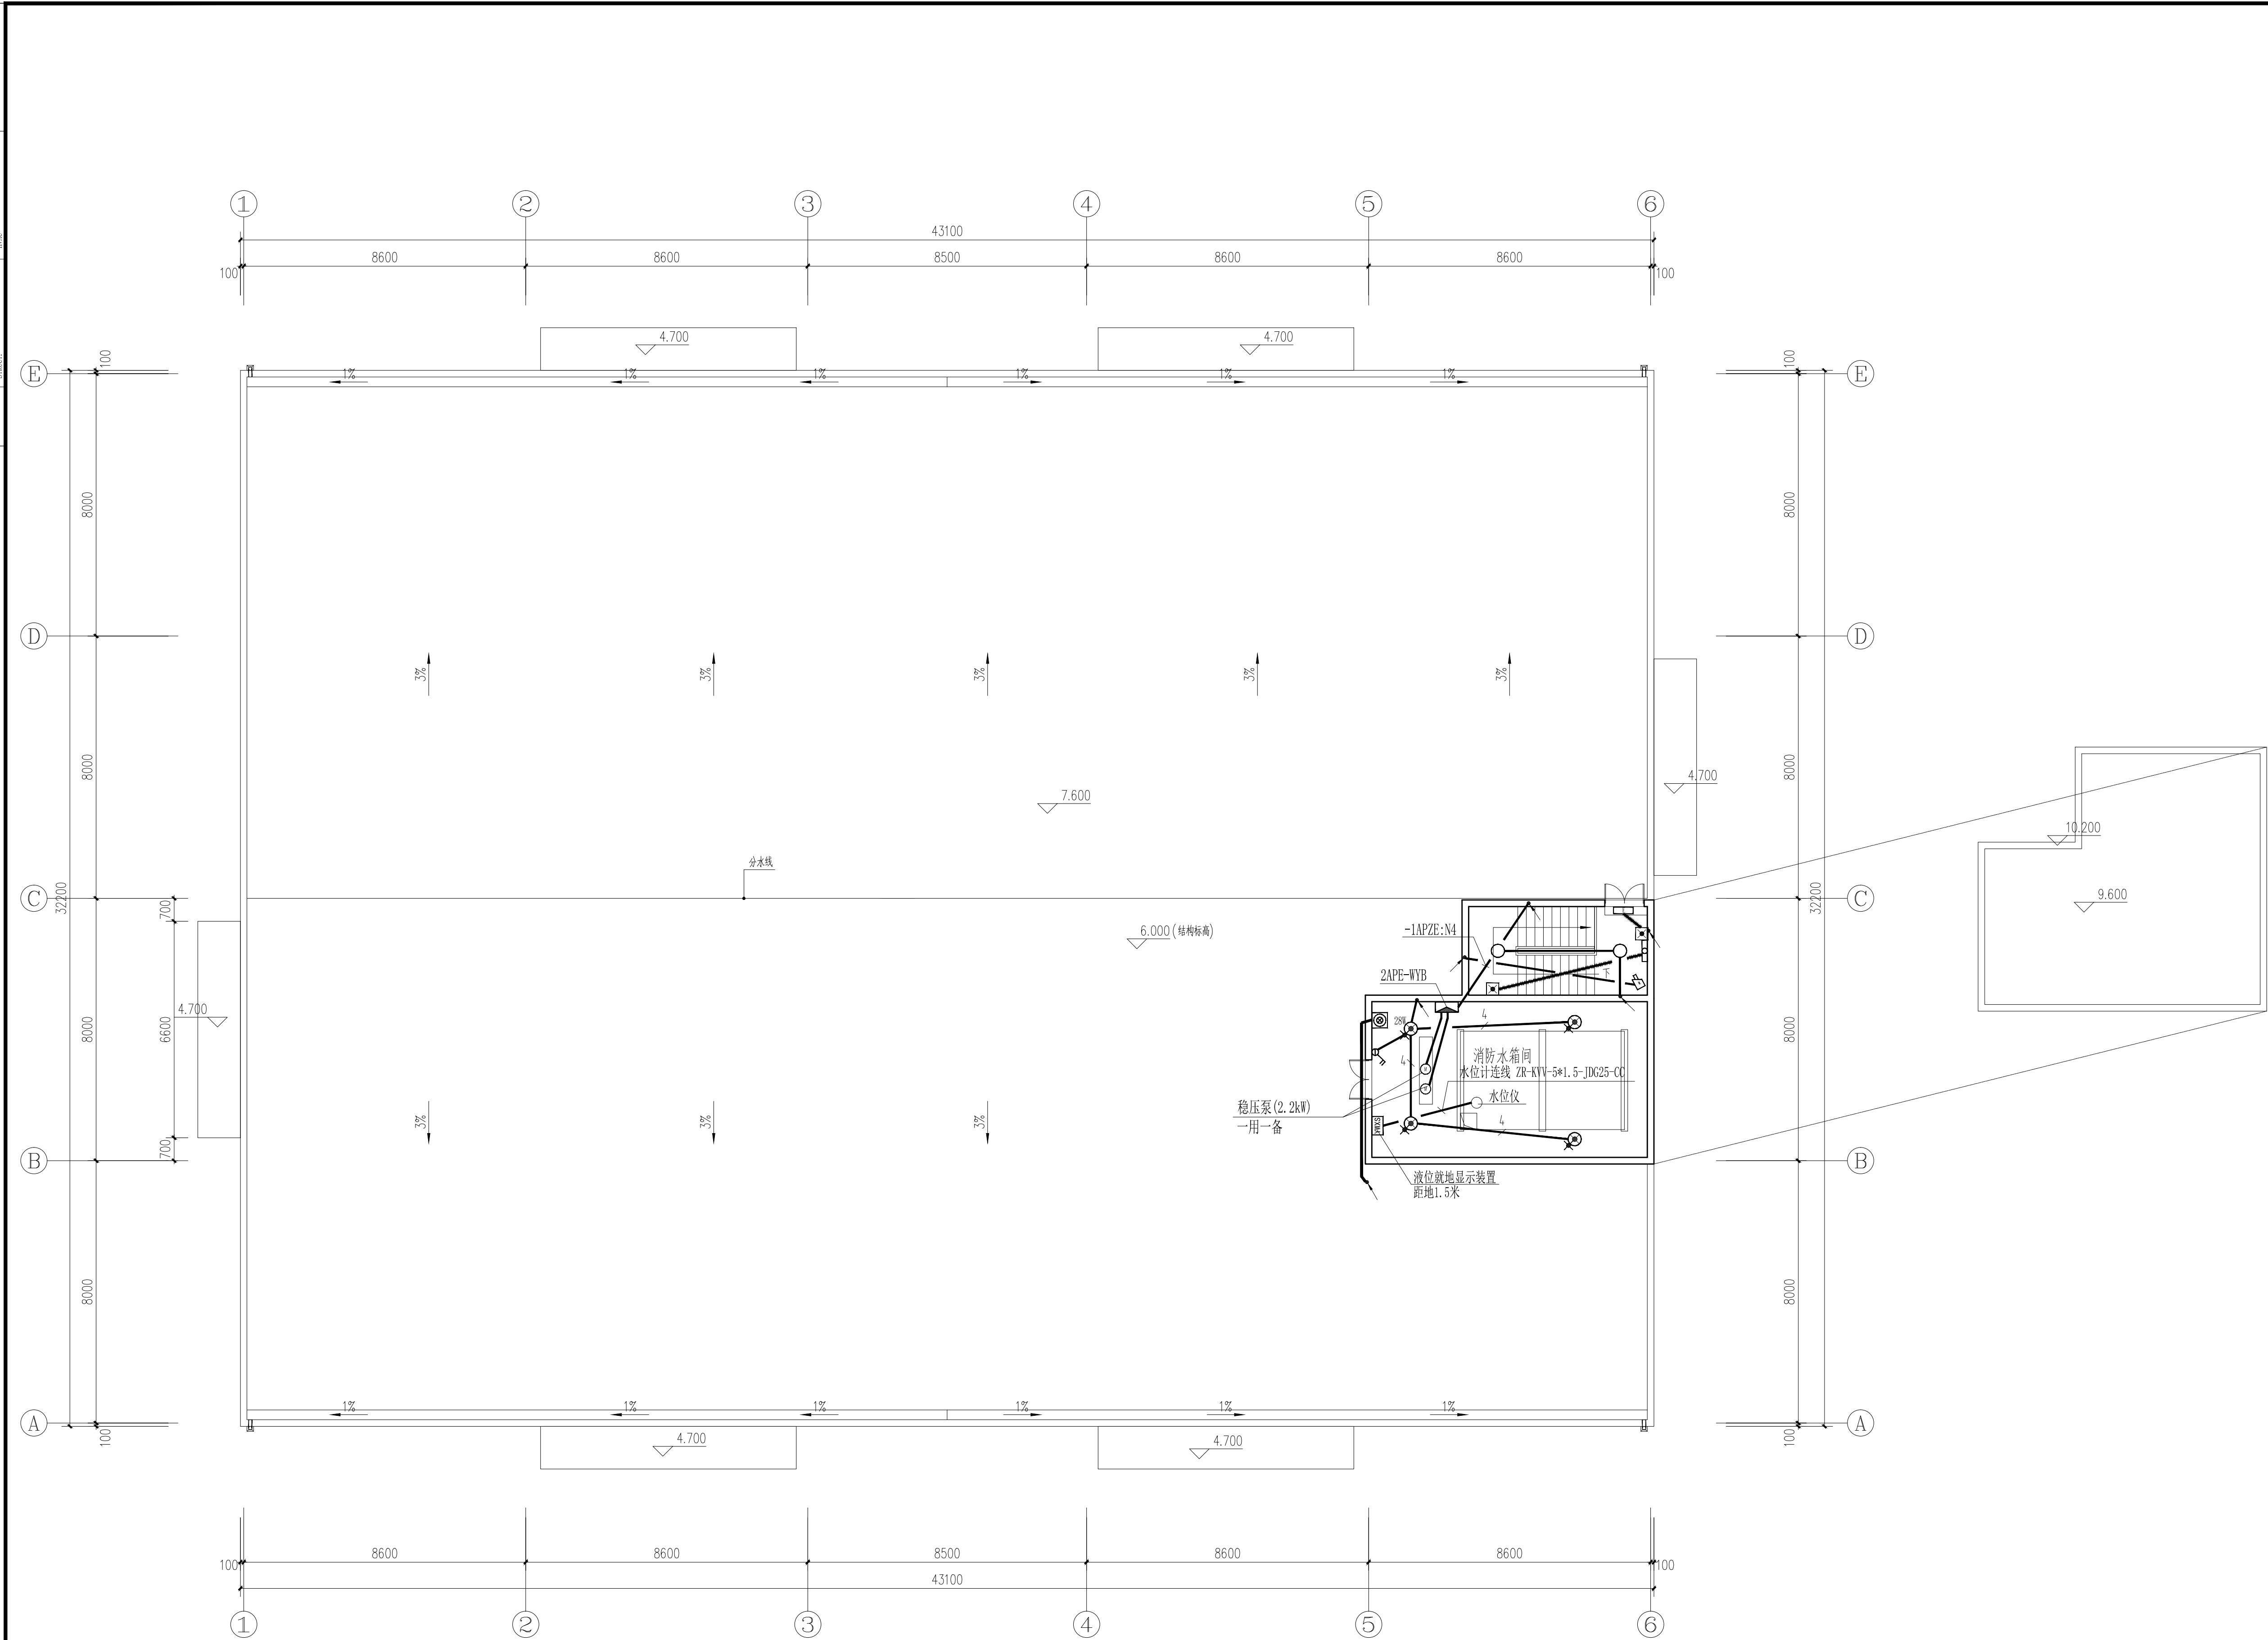

水箱间电气平面图 1:100

附注
DESCRIPTIONS

图审公司章

修改原因
REVISION REASON

注册专用章: LOGIN SPECIAL SEAL

出图专用章: MAP OUT SPECIAL SEAL

审定 APPROVED BY		
审核 EXAMINED BY		
项目负责人 DESIGN DIRECTOR		
专业负责人 CHIEF-ENG.		
校对 CHECKED BY		
设计 DESIGNED BY		
制图 DRAWN BY		

建设单位
CLIENT
汝南县宿鸭湖街道办事处

项目名称
PROJECT
汝南县宿鸭湖街道
陈坡社区薯博园提升项目

子项名称
SUB-PROJECT
粉条加工车间

图名
TITLE
水箱间电气平面图

工程编号 PROJECT NO.	HZ2024-HNNV-007	设计阶段 DESIGN STAGE	施工图
版次 EDITION No.	A	专业 DRAWING TYPE	电气
日期 DATE	2024.01	图号 DRAWING No.	09

禾澤都林
HESOMS
International Design Institute

禾澤都林设计集团有限公司
HESOMS DESIGN GROUP COMPANY.LTD

国家甲级工程设计证书编号: A233012588
NATIONAL ARCHITECTURAL DESIGN LICENSE No. A233012588

本图不盖出图专用章和注册专用章视为无效