




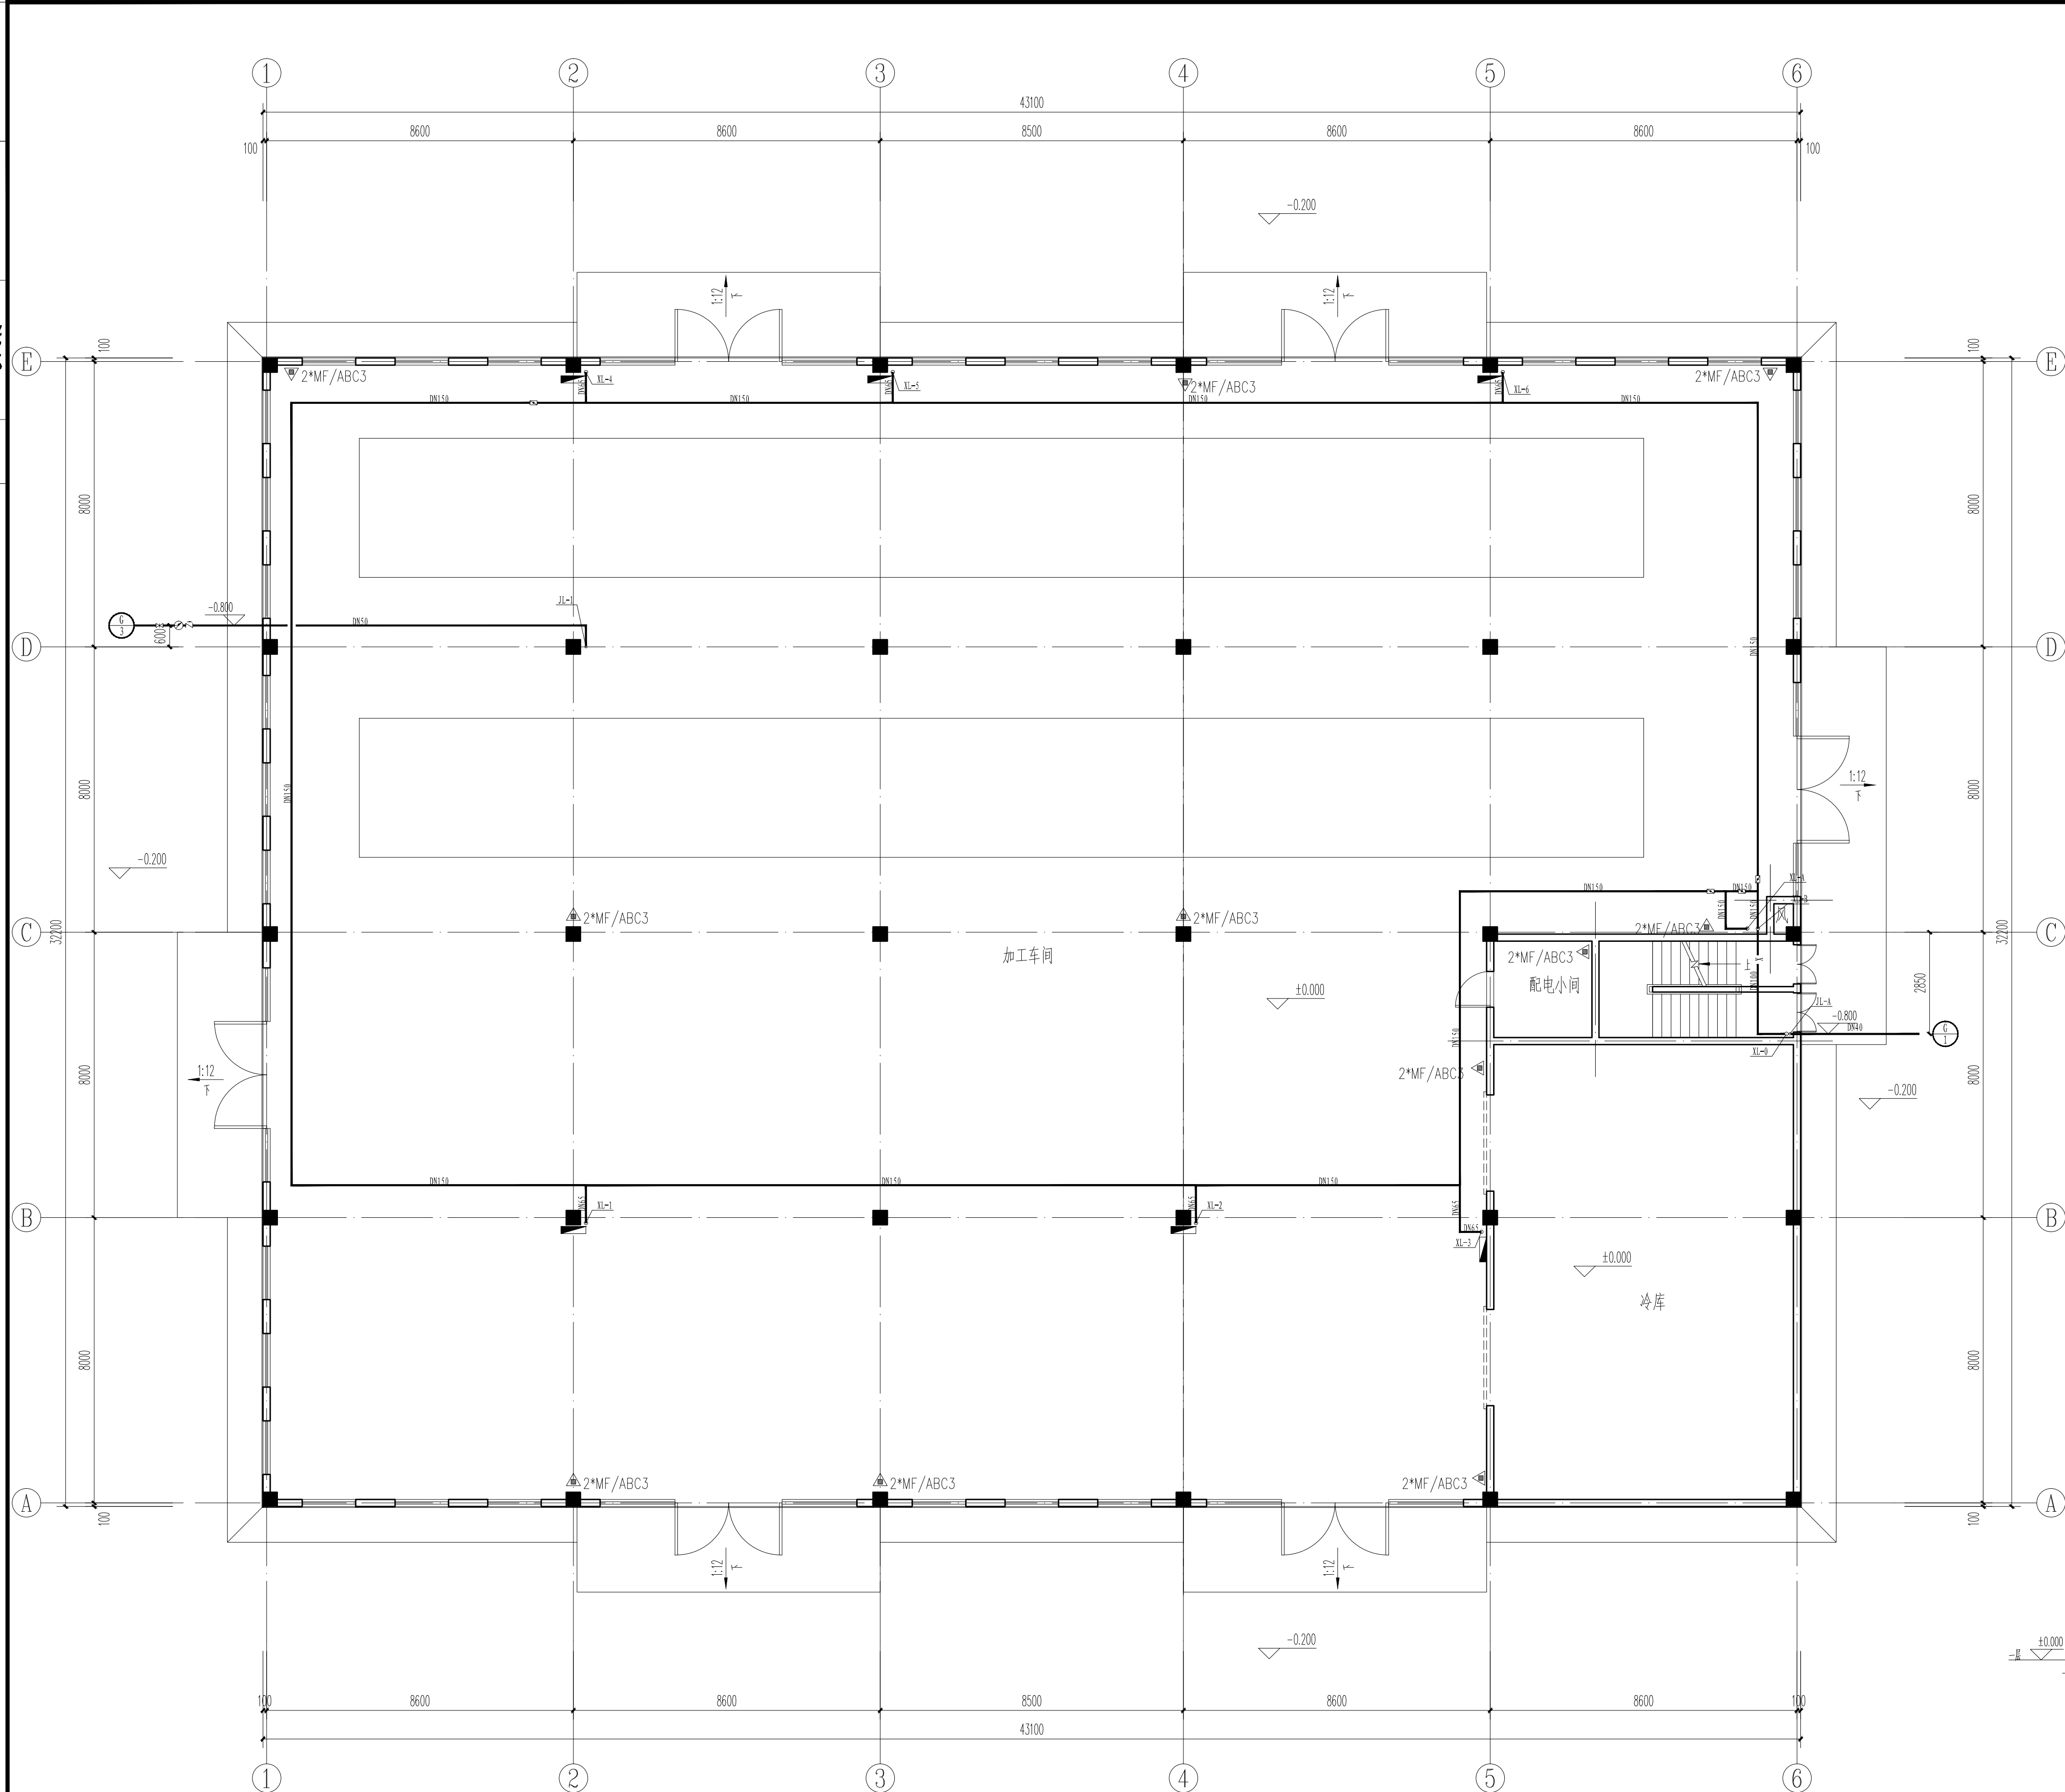


一层给排水平面图 1:100

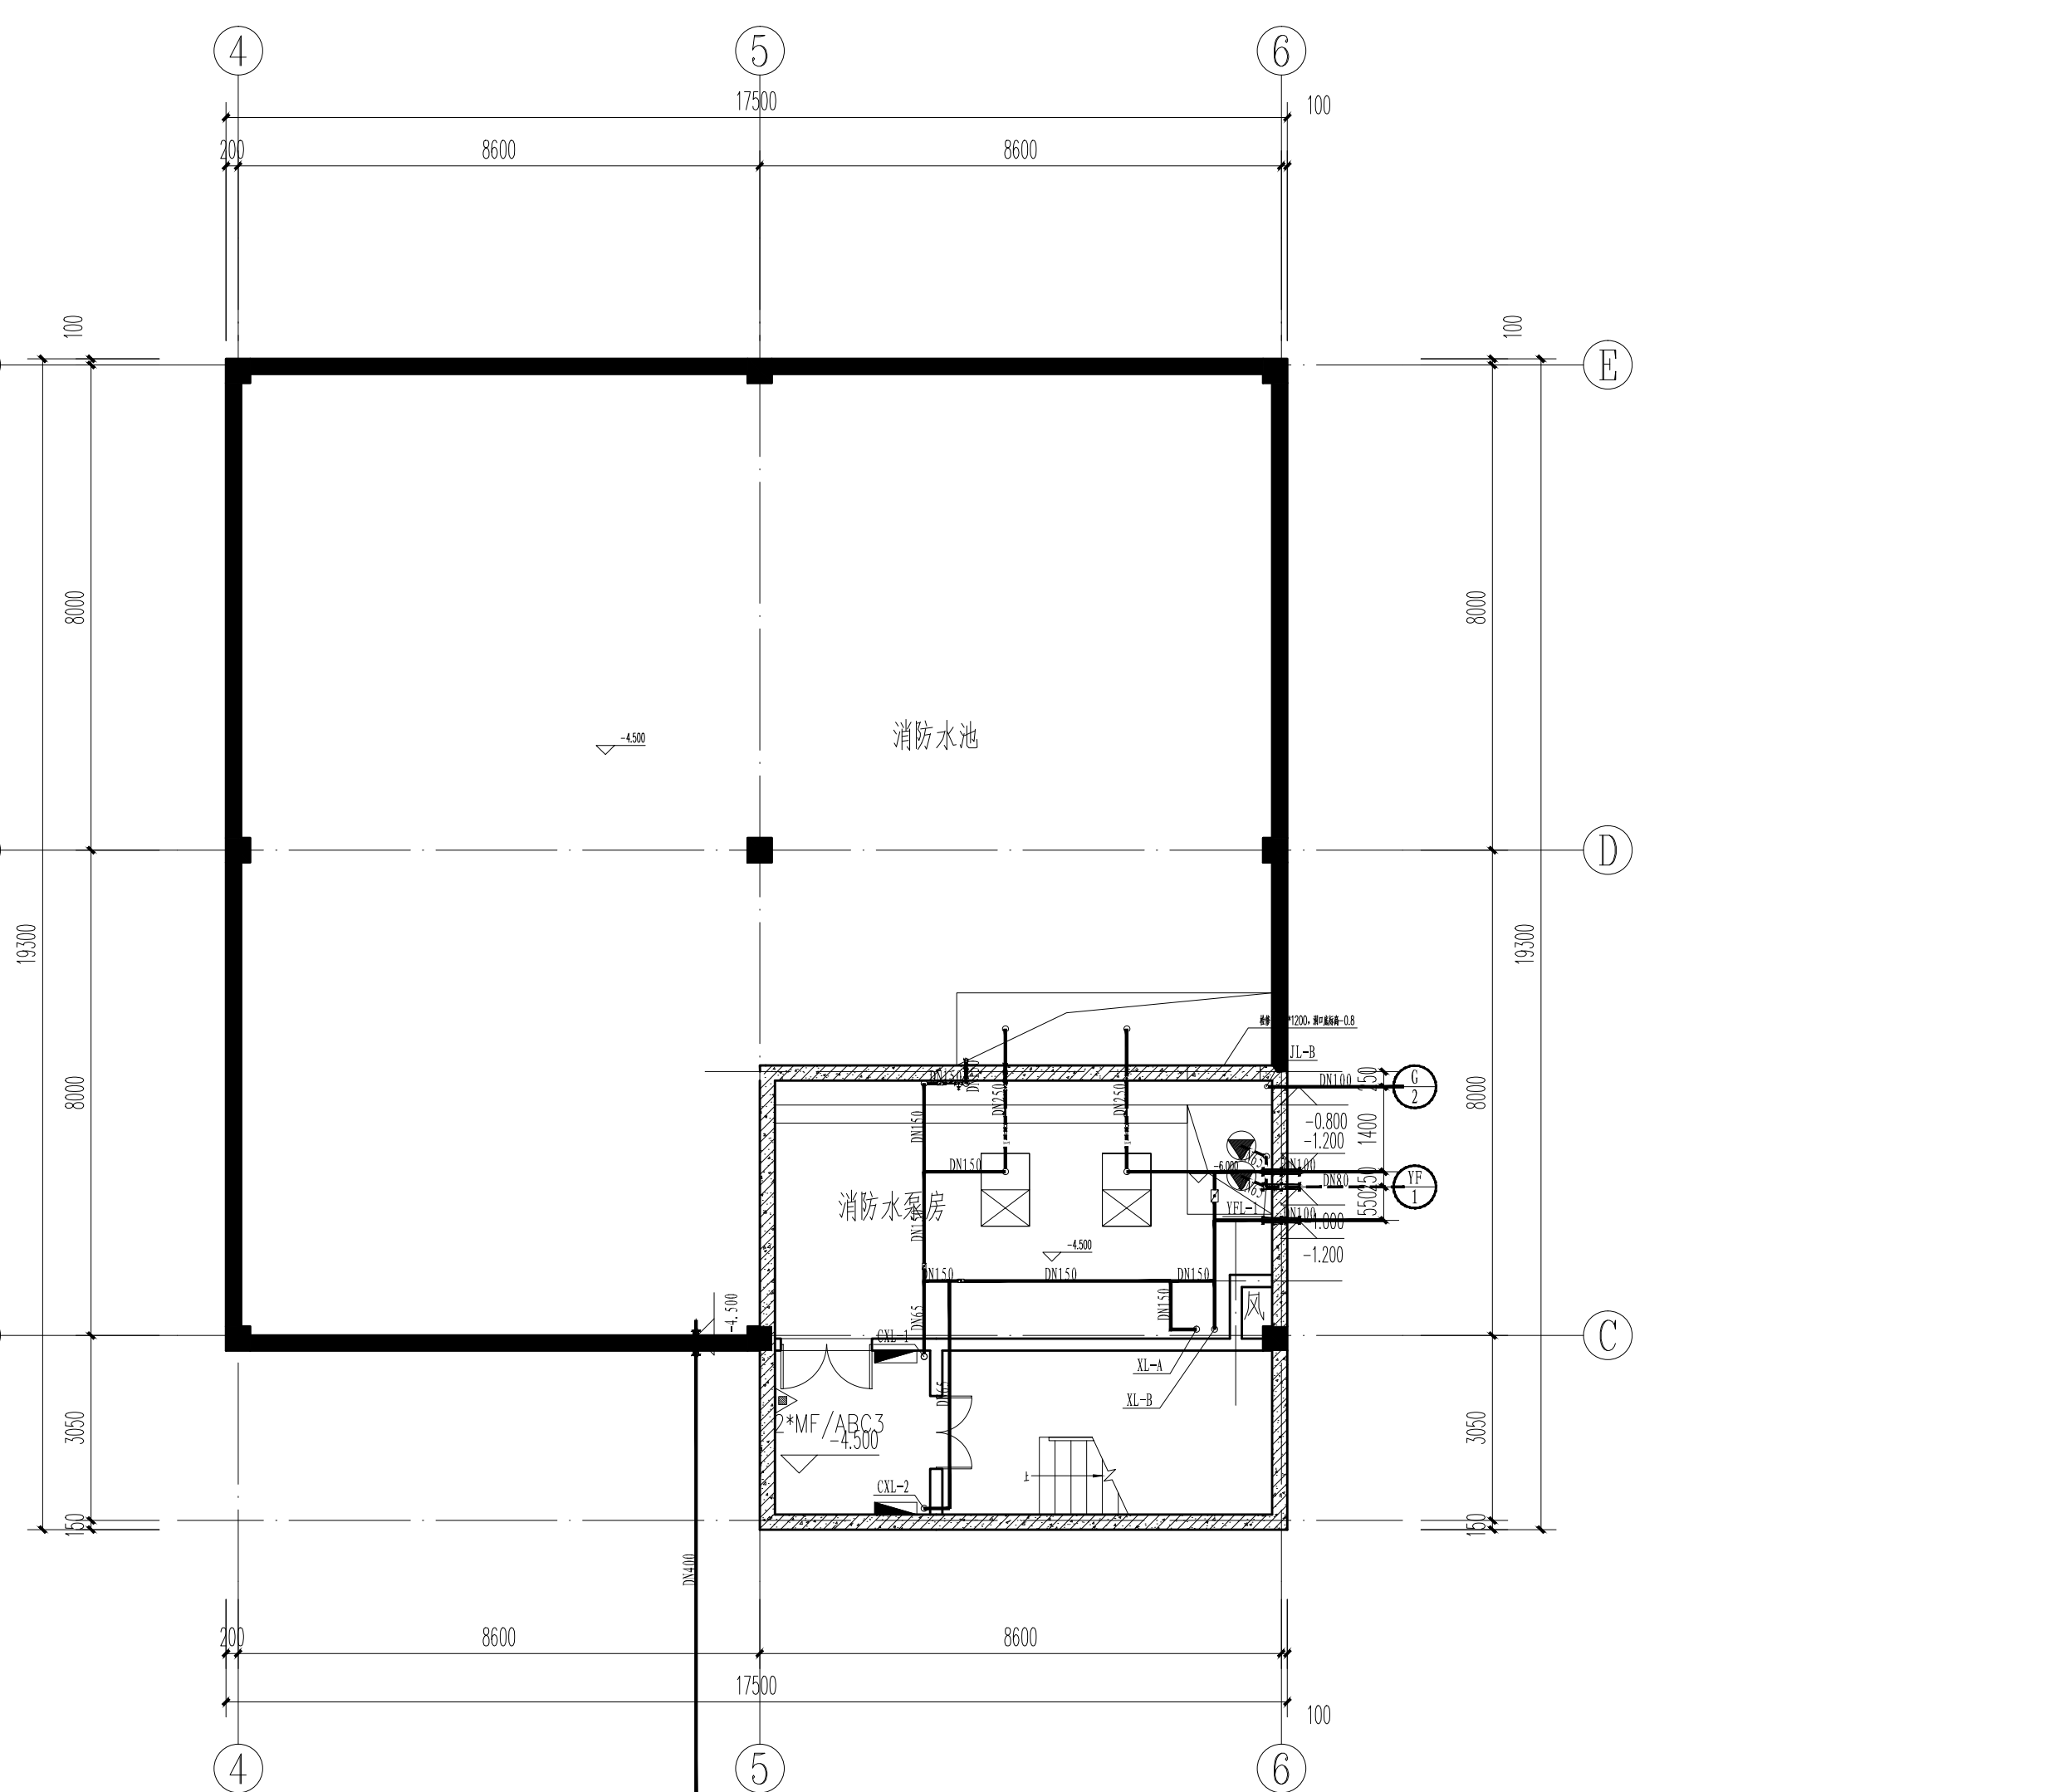

地下一层给排水平面图 1:100

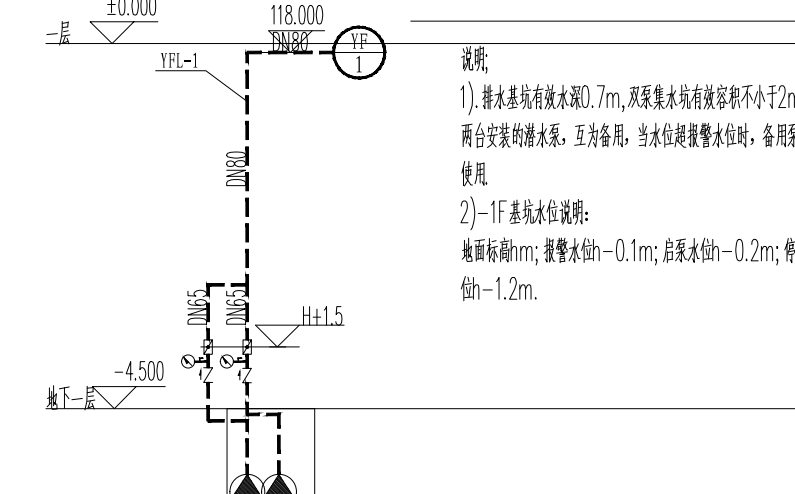

压力供水系统原理图

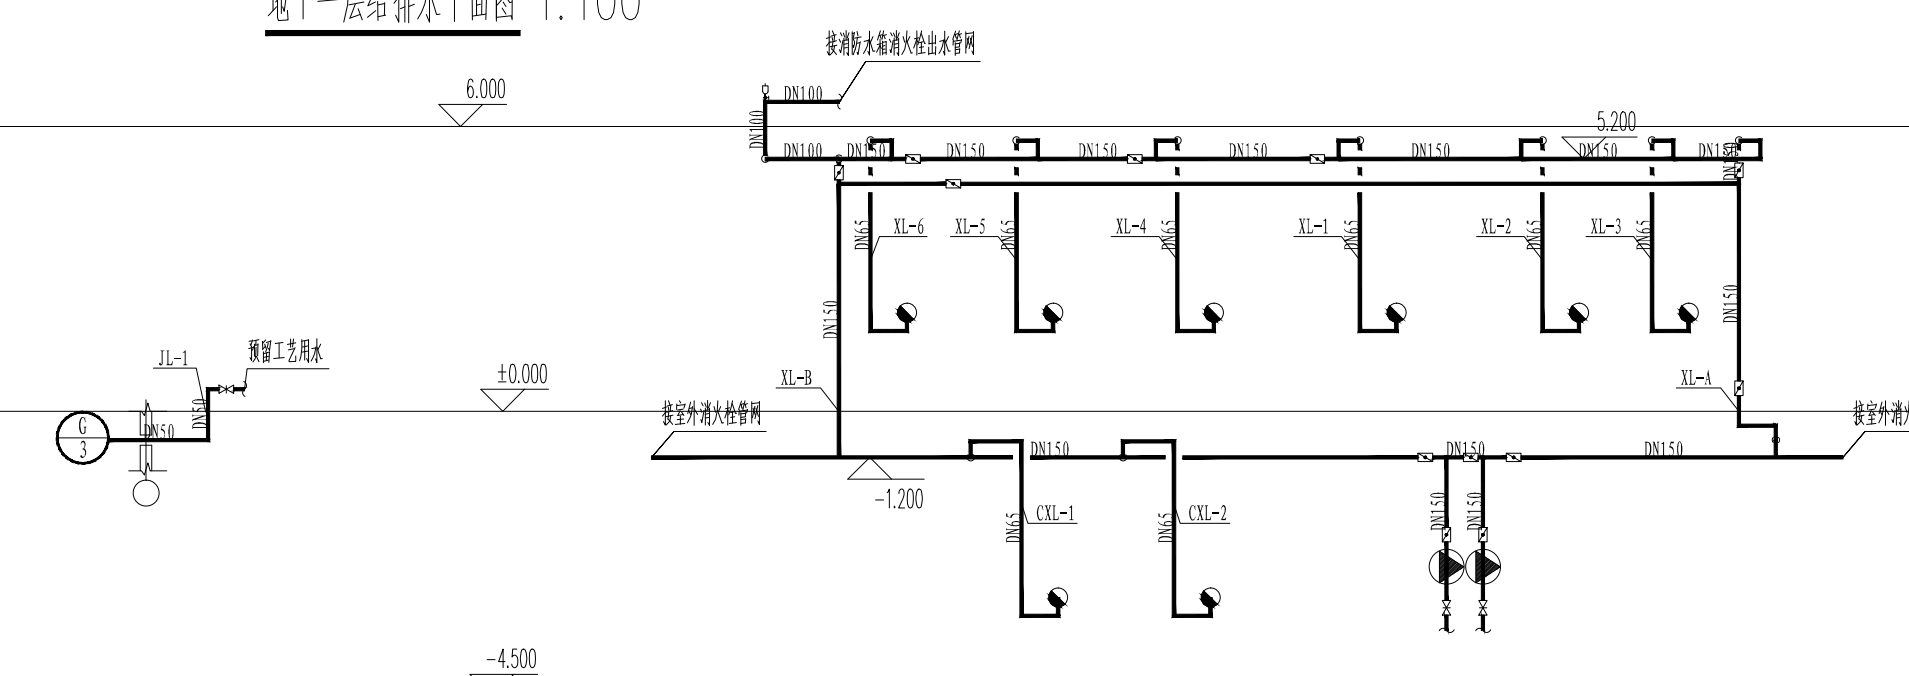

消防水系统原理图

附注 DESCRIPTIONS		
图审公司章		
修改原因 REVISION REASON		
注册专用章: LOGIN SPECIAL SEAL		
出图专用章: MAP OUT SPECIAL SEAL		
审定 APPROVED BY	李建成	李建成
审核 EXAMINED BY	姜友坚	姜友坚
项目负责人 DESIGN DIRECTOR	李建成	李建成
专业负责人 CHIEF ENGR.	孙丹阳	孙丹阳
设计 DESIGNED BY	孙丹阳	孙丹阳
制图 DRAWN BY	孙丹阳	孙丹阳
建设单位 CLIENT 汝南县宿鸭湖街道办事处		
项目名称 PROJECT 汝南县宿鸭湖街道办事处 陈坡社区新博园提升项目		
子项名称 SUB-PROJECT 粉条加工车间		
图名 TITLE 地下一层给排水平面图 一层给排水平面图		
工程编号 PROJECT NO.	HZ2024-HNHN-007	设计阶段 DESIGN STAGE 施工图
版次 EDITION No.	A	专业 DRAWING TYPE 给排水
日期 DATE	2024.01	图号 DRAWING No.
禾澤都林 HESOMS International Design Institute		
禾澤都林设计集团有限公司 HESOMS DESIGN GROUP COMPANY, LTD.		
国家甲级工程设计证书编号: A233012588 NATIONAL ARCHITECTURAL DESIGN LICENSE No. A233012588		