


会签栏 COORDINATION	建筑 ARCH.	电气 ELEC.	给排水 PLUMBING
	李国栋	程宏伟	

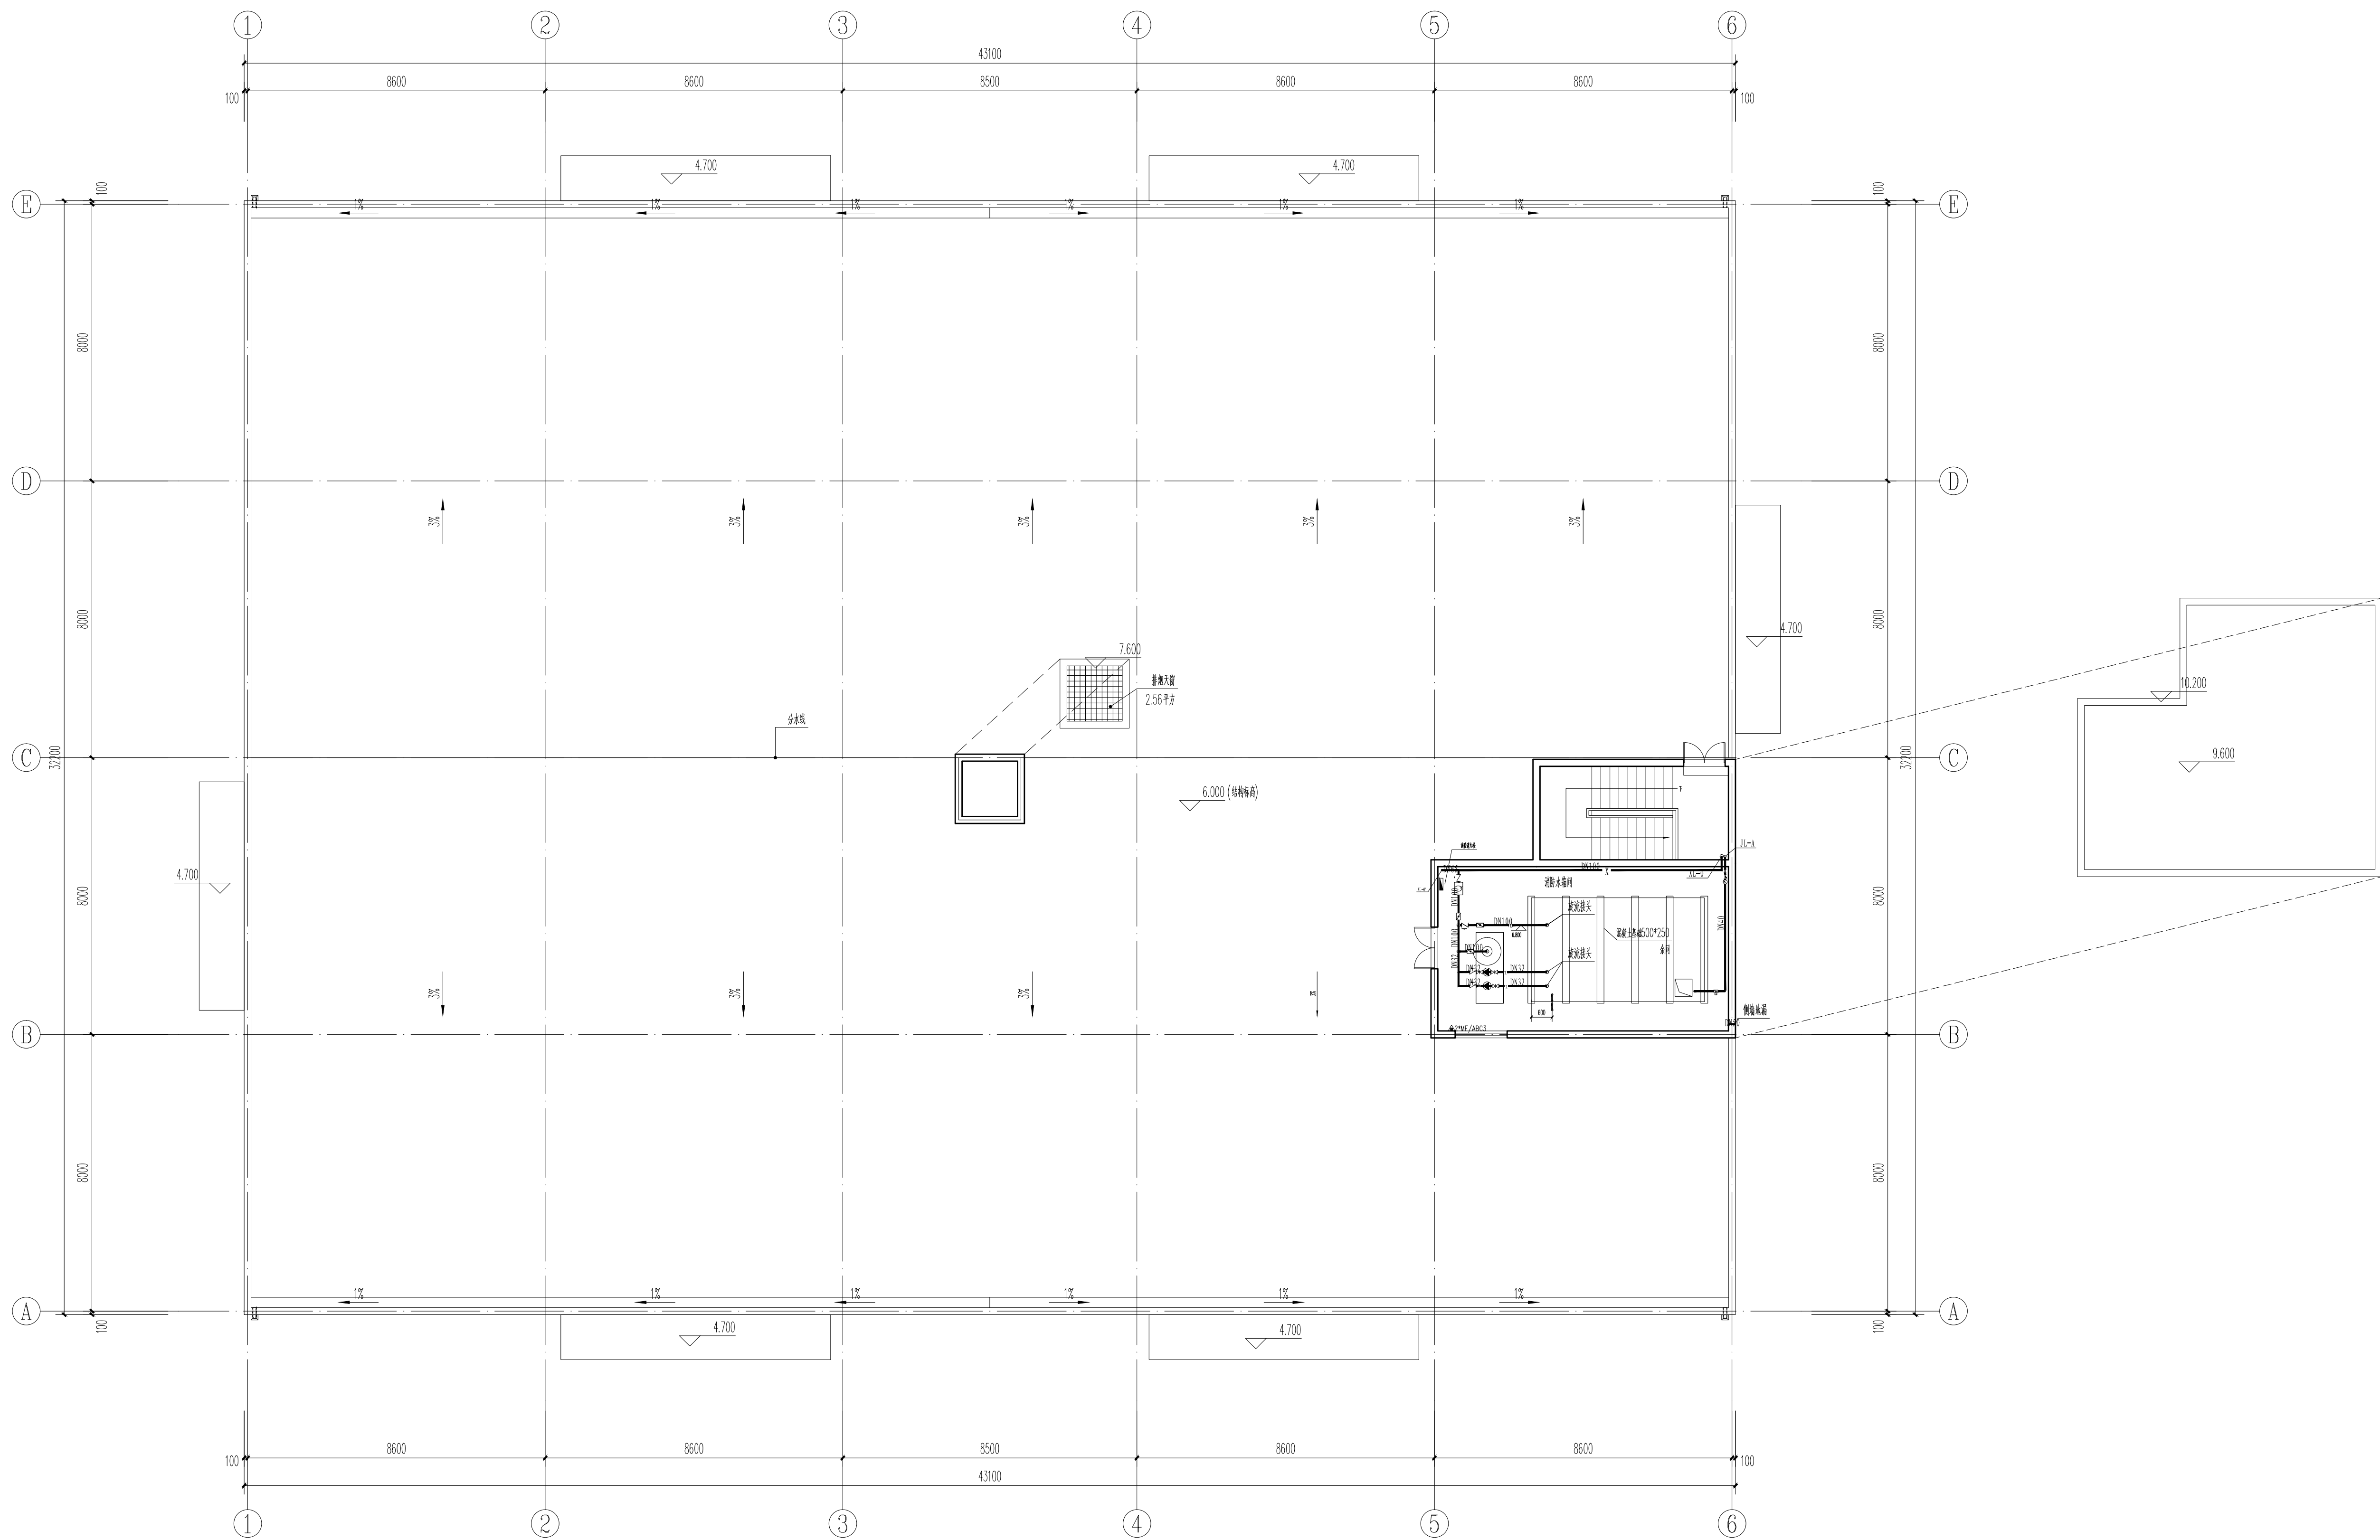

屋顶给排水平面图 1:100

附注

图审公司章

修改原因
REVISION REASON

注册专用章: LOGIN SPECIAL SEAL

出图专用章: MAP OUT SPECIAL SEAL

审 定 APPROVED BY		
审 核 EXAMINED BY	李建存	李建存
项目负责人 DESIGN DIRECTOR:	姜友坚	姜友坚
专业负责人 CHIEF ENGR.	李建存	李建存
校 对 CHECKED BY	郝延月	郝延月
设 计 DESIGNED BY	孙丹阳	孙丹阳
制 图 DRAWN BY	孙丹阳	孙丹阳

建设单位
CLIENT
汝南县宿鸭湖街道办事处

项目名称 PROJECT	汝南县宿鸭湖街道办事处 陈坡社区薯博园提升项目
-----------------	----------------------------

子项名称 SUB-PROJECT	粉条加工车间
---------------------	--------

图名 TITLE	屋顶层给水排水平面图
-------------	------------

工程编号 PROJECT NO.	HZ2024-HNHN-007	设计阶段 DESIGN STAGE	施工图
版次 EDITION No.	A	专业 DRAWING TYPE	给排水
日期 DATE	2024.01	图号 DRAWING No.	A-203

禾澤都林
HESOMS
International Design Institute

禾泽都林设计集团有限公司
HESOMS DESIGN GROUP COMPANY, LTD.

国家甲级工程设计证书编号: A233012588
NATIONAL ARCHITECTURAL DESIGN LICENSE No. A233012588

本图不盖出图专用章和注册专用章视为无效